



CONTAÇÃO DE ENERGIA SERÁ A PARTIR DE
DA CELPE

...A SUPLENÇÃO DE ENERGIA SERÁ A PARTIR DE
...DA CELPE

...A SUPLENÇÃO DE ENERGIA SERÁ A PARTIR DE
...DA CELPE

...A SUPLENÇÃO DE ENERGIA SERÁ A PARTIR DE
...DA CELPE

...A SUPLENÇÃO DE ENERGIA SERÁ A PARTIR DE
...DA CELPE

01/01

...A SUPLENÇÃO DE ENERGIA SERÁ A PARTIR DE
...DA CELPE


...A SUPLENÇÃO DE ENERGIA SERÁ A PARTIR DE
...DA CELPE



Legenda de flação

	10	11	12	13	14	15
2.52.52.52.52.52.5	16	17	18	19	20	21
2.52.52.52.52.52.5	22	23	24	7	8	9
2.52.52.52.52.52.5						

Legenda	
	Caixa de passagem
	Entrada de serviço
	Espera para rede lógica a 0,30m do piso
	Interruptor simples 1 tecla - 1,10m do piso
	Interruptor simples 2 teclas - 1,10m do piso
	Interruptor simples 3 teclas - 1,10m do piso
	Ponto genérico de luz 100W
	Quadro de distribuição
	Quadro de medição
	Tomada alta a 2,20m do piso
	Tomada baixa a 0,30m do piso

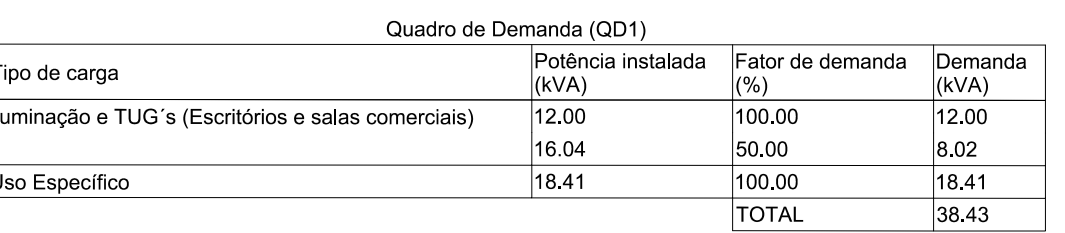[illegible]

Lista de materiais	
Elétrica	
Acessórios p/ eletrodutos	
Arreia de alumínio	
1,1/4"	2 pçs
Bucha de alumínio	
1,1/4"	2 pçs
Caixa PVC	
4x2"	179 pçs
Caixa PVC octogonal	
4"x 4"	1 pçs
Curva 180° PVC rosca	136 pçs
1,1/4"	
Curva 90° PVC longa rosca	
1,1/4"	1 pçs
Luva PVC rosca	
1,1/4"	2 pçs
Acessórios uso geral	
Arreia lisa galvan.	
14mm	1 pçs
Parafuso de máquina	
12x200mm	1 pçs
Parafuso para fixação de cantoneira	
12x150mm	2 pçs
Porca sextavada galvan.	
14mm	1 pçs
Cabo Unipolar (cobre)	
ISO/PVC - 450/750V (ref. Pirastec Ecoplus BWF Flexivel)	
10 mm² - Azul claro	230,24 m
10 mm² - Preto	230,24 m
10 mm² - Verde-amarelo	230,24 m
16 mm² - Azul claro	19,96 m
16 mm² - Branco	19,96 m
16 mm² - Preto	19,96 m
16 mm² - Verde-amarelo	20,36 m
16 mm² - Vermelho	19,96 m
2,5 mm² - Azul claro	487,89 m
2,5 mm² - Branco	315,77 m
2,5 mm² - Preto	79,66 m
2,5 mm² - Verde-amarelo	167,26 m
2,5 mm² - Vermelho	72,45 m
25 mm² - Azul claro	0,4 m
25 mm² - Branco	0,4 m
25 mm² - Preto	0,4 m
25 mm² - Vermelho	0,4 m
4 mm² - Amarelo	448,1 m
4 mm² - Azul claro	692,51 m
4 mm² - Preto	196,28 m
4 mm² - Verde-amarelo	408,55 m
4 mm² - Vermelho	348,82 m
Caixa de passagem - sobrepor	
PVC (ref. Cemarc)	
120x120x75 mm	5 pçs
Dispositivo Elétrico - embutido	
Placa 2x4"	
Interruptor simples - 1 tectada	14 pçs
Interruptor simples - 2 tectadas	13 pçs
Interruptor simples - 3 tectadas	3 pçs
Placa c/ furo	19 pçs
Placa p/ 1 função	130 pçs
S/ placa	130 pçs
Tomada hexagonal (NBR 14136) 2P+T 10A	130 pçs
Dispositivo de Proteção	
Disjuntor Tripolar Termomagnético - norma DIN (Curva C)	
63 A - 3 kA	1 pçs
70 A - 3 kA	1 pçs
Disjuntor Unipolar Termomagnético - norma DIN (Curva C)	
10 A - 3 kA	20 pçs
16 A - 3 kA	5 pçs
20 A - 3 kA	2 pçs
32 A - 3 kA	1 pçs
Eletroduto PVC Reelvel	
Eletroduto leve	
1"	7,89 m
3/4"	927,45 m
Eletroduto pesado	
1,1/4"	13,11 m
1"	19,96 m
Eletroduto PVC rosca	
Eletroduto, vara 3,0m	
1,1/4"	1 m
1/2"	1 m
Material p/ entrada serviço	
Armazém secundária aço laminado	
1 estribo	1 pçs
Cabo cobre nu	
Seção 10mm²	1 pçs
Caixa	1 pçs
Para DPS	
Para disjuntor	1 pçs
Cont. c/ lock, termoplastico 14V	1 pçs
Seção - 10mm²	1 pçs
Isolador rolante	
76x76mm	1 pçs
Quadro de medição - CELPE	
Caixa para medidor	
Caixa de Medição Polifásica 01	1 pçs
Quadro distrib. chips, pintura - emborr.	
Barra, int., diag geral, compacto - DIN (Ref. Morator)	
Cap. 30 diag. unip. - Inbarr, 100 A	1 pçs



PROJETO LÓGICA

PROJETO: PROJETO LÓGICA DA SEDE DA PREFEITURA MUNICIPAL, SITUADO AVENIDA SENADOR PAULO GUERRA SN, CENTRO, SALOÁ- PE

LOCAL: AVENIDA SENADOR PAULO GUERRA SN, CENTRO, SALOÁ- PE

PROPRIETÁRIO: PREFEITURA MUNICIPAL DE SALOÁ-PE.

CONTEÚDO: ESPERAS TÉRREO


PRANCHA:

01/01

REV. 00 - 04/2022

PROPRIETÁRIO: PREFEITURA MUNICIPAL DE SALOÁ

PROJETO: VITOR CORNÉLIO LIRA - ENG. CIVIL - CREA 155.295/D PR
CREA 15633180 PE

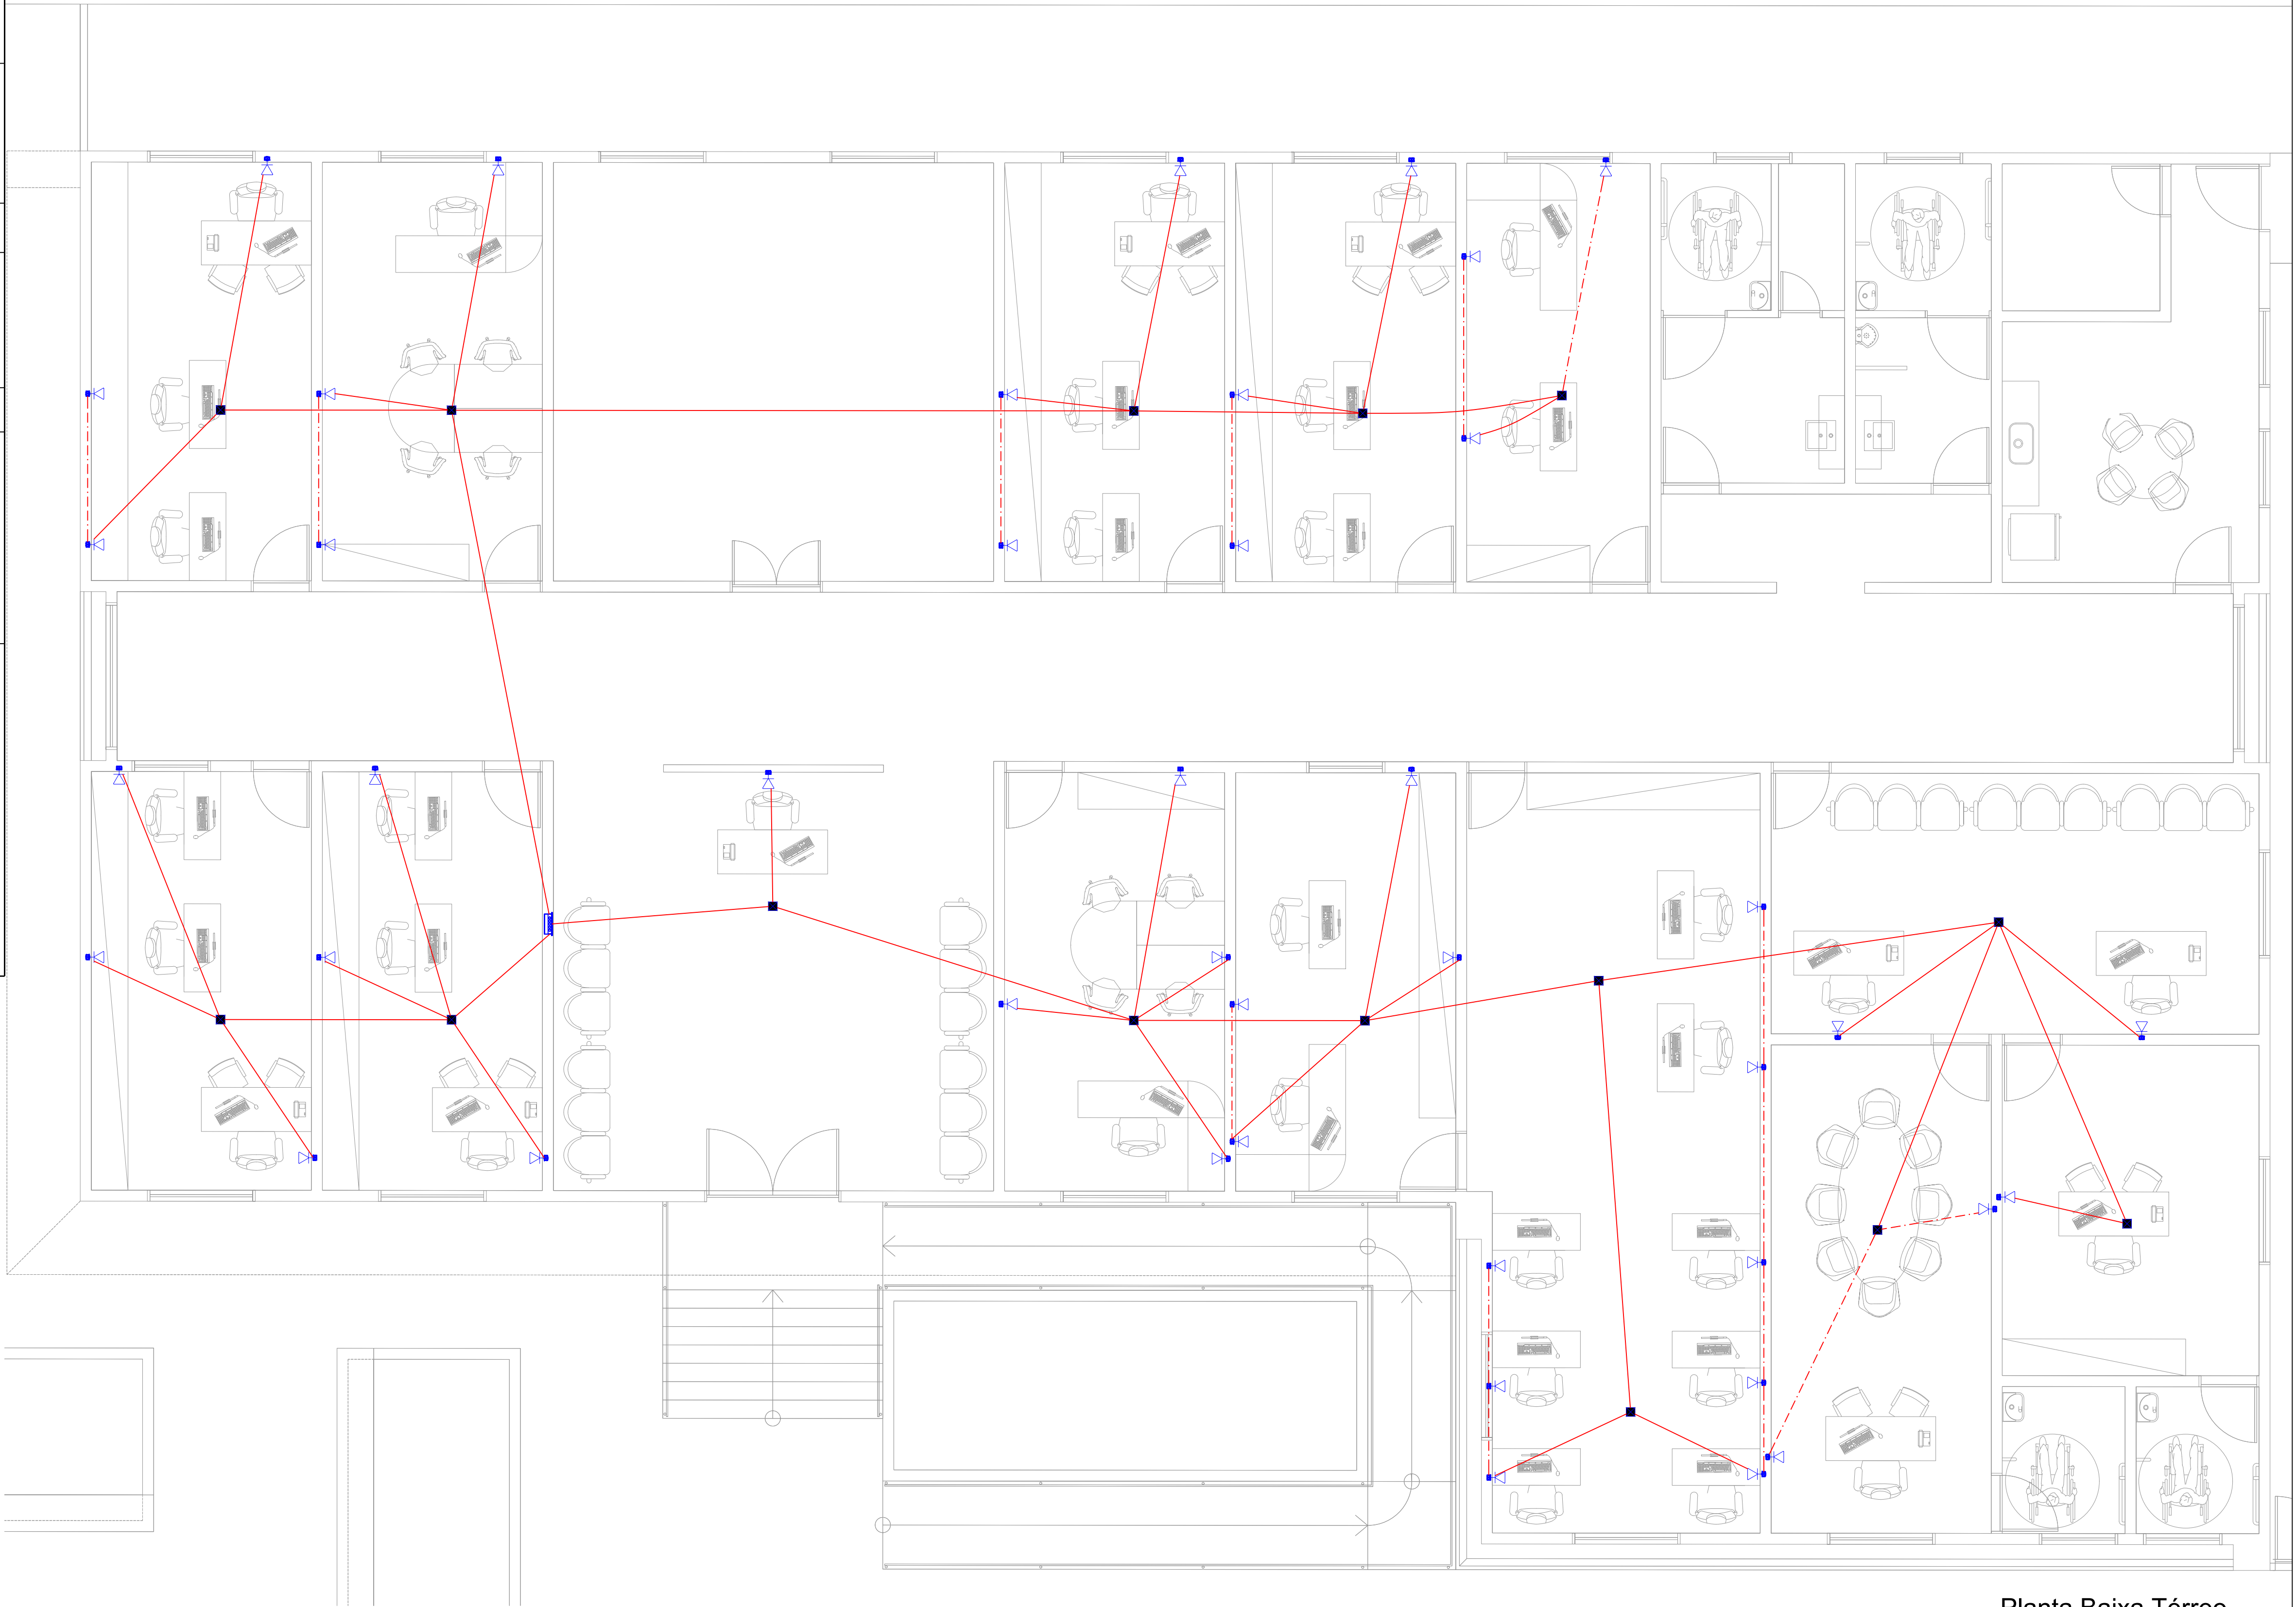

Planta Baixa Térreo
Escala 1:50

Lista de materiais		
Lógica		
Quadro distrib. plástico - embutir		
Barr. trif., - DIN (Ref. Hager)		
Cap. 8 disj. unip. - In Pente 100A	1	pc
Acessórios p/ eletrodutos		
Caixa PVC		
4x2"	43	pc
Caixa de passagem - sobrepor		
PVC (ref Cemar)		
120x120x75 mm	15	pc
Dispositivo Lógica - embutir		
Placa 2x4		
Tomada redonda RJ45	43	pc
Eletroduto PVC flexível		
Eletroduto leve		
3/4"	283,55	m

Legenda	
Caixa de passagem	
Espera para rede lógica a 0,30m do piso	
Quadro de distribuição	

Legenda de condutos	
Lógica	
Teto	
Baixa	

NOTAS

- UNIDADES EM CENTÍMETROS
- QUANDO NÃO INDICADO PONTOS DE LUZ TERÃO POTÊNCIA DE 100W
- QUANDO NÃO INDICADO ELETRODUTOS TERÃO DIÂMETRO DE 3/4"
- A ALIMENTAÇÃO DE ENERGIA SERÁ A PARTIR DE LIGAÇÃO DA CELPE