



PROJETO HIDRÁULICO	
PROJETO: PROJETO HIDRÁULICO DA SEDE DA PREFEITURA MUNICIPAL, SITUADO AVENIDA SENADOR PAULO GUERRA SN, CENTRO, SALOÁ- PE	
LOCAL: AVENIDA SENADOR PAULO GUERRA SN, CENTRO, SALOÁ- PE	
PROPRIETÁRIO: PREFEITURA MUNICIPAL DE SALOÁ- PE.	
CONTEÚDO: PLANTA TÉRREO	
REV. 00 - 04/2022	PRANCHA: 01/02
PROPRIETÁRIO: PREFEITURA MUNICIPAL DE SALOÁ	
PROJETO: VITOR CORNÉLIO LIRA - ENG. CIVIL - CREA 156.295/D PR CREA 15633180 PE	

	
PROJETO HIDRÁULICO	
PROJETO: PROJETO HIDRÁULICO DA SEDE DA PREFEITURA MUNICIPAL, SITUADO AVENIDA SENADOR PAULO GUERRA SN, CENTRO, SALOÁ- PE	
LOCAL: AVENIDA SENADOR PAULO GUERRA SN, CENTRO, SALOÁ- PE	
PROPRIETÁRIO: PREFEITURA MUNICIPAL DE SALOÁ- PE.	
CONTEÚDO: PLANTA TÉRREO	
REV. 00 - 04/2022	PRANCHA: 01/02
PROPRIETÁRIO: PREFEITURA MUNICIPAL DE SALOÁ	
PROJETO: VITOR CORNÉLIO LIRA - ENG. CIVIL - CREA 156.295/D PR CREA 15633180 PE	

	
PROJETO HIDRÁULICO	
PROJETO: PROJETO HIDRÁULICO DA SEDE DA PREFEITURA MUNICIPAL, SITUADO AVENIDA SENADOR PAULO GUERRA SN, CENTRO, SALOÁ- PE	
LOCAL: AVENIDA SENADOR PAULO GUERRA SN, CENTRO, SALOÁ- PE	
PROPRIETÁRIO: PREFEITURA MUNICIPAL DE SALOÁ- PE.	
CONTEÚDO: PLANTA TÉRREO	
REV. 00 - 04/2022	PRANCHA: 01/02
PROPRIETÁRIO: PREFEITURA MUNICIPAL DE SALOÁ	
PROJETO: VITOR CORNÉLIO LIRA - ENG. CIVIL - CREA 156.295/D PR CREA 15633180 PE	

	
PROJETO HIDRÁULICO	
PROJETO: PROJETO HIDRÁULICO DA SEDE DA PREFEITURA MUNICIPAL, SITUADO AVENIDA SENADOR PAULO GUERRA SN, CENTRO, SALOÁ- PE	
LOCAL: AVENIDA SENADOR PAULO GUERRA SN, CENTRO, SALOÁ- PE	
PROPRIETÁRIO: PREFEITURA MUNICIPAL DE SALOÁ- PE.	
CONTEÚDO: PLANTA TÉRREO	
REV. 00 - 04/2022	PRANCHA: 01/02
PROPRIETÁRIO: PREFEITURA MUNICIPAL DE SALOÁ	
PROJETO: VITOR CORNÉLIO LIRA - ENG. CIVIL - CREA 156.295/D PR CREA 15633180 PE	

	
PROJETO HIDRÁULICO	
PROJETO: PROJETO HIDRÁULICO DA SEDE DA PREFEITURA MUNICIPAL, SITUADO AVENIDA SENADOR PAULO GUERRA SN, CENTRO, SALOÁ- PE	
LOCAL: AVENIDA SENADOR PAULO GUERRA SN, CENTRO, SALOÁ- PE	
PROPRIETÁRIO: PREFEITURA MUNICIPAL DE SALOÁ- PE.	
CONTEÚDO: PLANTA TÉRREO	
REV. 00 - 04/2022	PRANCHA: 01/02
PROPRIETÁRIO: PREFEITURA MUNICIPAL DE SALOÁ	
PROJETO: VITOR CORNÉLIO LIRA - ENG. CIVIL - CREA 156.295/D PR CREA 15633180 PE	

	
PROJETO HIDRÁULICO	
PROJETO: PROJETO HIDRÁULICO DA SEDE DA PREFEITURA MUNICIPAL, SITUADO AVENIDA SENADOR PAULO GUERRA SN, CENTRO, SALOÁ- PE	
LOCAL: AVENIDA SENADOR PAULO GUERRA SN, CENTRO, SALOÁ- PE	
PROPRIETÁRIO: PREFEITURA MUNICIPAL DE SALOÁ- PE.	
CONTEÚDO: PLANTA TÉRREO	
REV. 00 - 04/2022	PRANCHA: 01/02
PROPRIETÁRIO: PREFEITURA MUNICIPAL DE SALOÁ	
PROJETO: VITOR CORNÉLIO LIRA - ENG. CIVIL - CREA 156.295/D PR CREA 15633180 PE	

	
PROJETO HIDRÁULICO	
PROJETO: PROJETO HIDRÁULICO DA SEDE DA PREFEITURA MUNICIPAL, SITUADO AVENIDA SENADOR PAULO GUERRA SN, CENTRO, SALOÁ- PE	
LOCAL: AVENIDA SENADOR PAULO GUERRA SN, CENTRO, SALOÁ- PE	
PROPRIETÁRIO: PREFEITURA MUNICIPAL DE SALOÁ- PE.	
CONTEÚDO: PLANTA TÉRREO	
REV. 00 - 04/2022	PRANCHA: 01/02
PROPRIETÁRIO: PREFEITURA MUNICIPAL DE SALOÁ	
PROJETO: VITOR CORNÉLIO LIRA - ENG. CIVIL - CREA 156.295/D PR CREA 15633180 PE	


	
PROJETO HIDRÁULICO	
PROJETO: PROJETO HIDRÁULICO DA SEDE DA PREFEITURA MUNICIPAL, SITUADO AVENIDA SENADOR PAULO GUERRA SN, CENTRO, SALOÁ- PE	
LOCAL: AVENIDA SENADOR PAULO GUERRA SN, CENTRO, SALOÁ- PE	
PROPRIETÁRIO: PREFEITURA MUNICIPAL DE SALOÁ- PE.	
CONTEÚDO: PLANTA TÉRREO	
REV. 00 - 04/2022	PRONTA: 01/02
PROPRIETÁRIO: PREFEITURA MUNICIPAL DE SALOÁ	
PROJETO: VITOR CORNÉLIO LIRA - ENG. CIVIL - CREA 156.295/D PR CREA 15633180 PE	

	
PROJETO HIDRÁULICO	
PROJETO: PROJETO HIDRÁULICO DA SEDE DA PREFEITURA MUNICIPAL, SITUADO AVENIDA SENADOR PAULO GUERRA SN, CENTRO, SALOÁ- PE	
LOCAL: AVENIDA SENADOR PAULO GUERRA SN, CENTRO, SALOÁ- PE	
PROPRIETÁRIO: PREFEITURA MUNICIPAL DE SALOÁ- PE.	
CONTEÚDO: PLANTA TÉRREO	
REV. 00 - 04/2022	PRANCHA: 01/02
PROPRIETÁRIO: PREFEITURA MUNICIPAL DE SALOÁ	
PROJETO: VITOR CORNÉLIO LIRA - ENG. CIVIL - CREA 156.295/D PR CREA 15633180 PE	

	
PROJETO HIDRÁULICO	
PROJETO: PROJETO HIDRÁULICO DA SEDE DA PREFEITURA MUNICIPAL, SITUADO AVENIDA SENADOR PAULO GUERRA SN, CENTRO, SALOÁ- PE	
LOCAL: AVENIDA SENADOR PAULO GUERRA SN, CENTRO, SALOÁ- PE	
PROPRIETÁRIO: PREFEITURA MUNICIPAL DE SALOÁ- PE.	
CONTEÚDO: PLANTA TÉRREO	
REV. 00 - 04/2022	PRONTA: 01/02
PROPRIETÁRIO: PREFEITURA MUNICIPAL DE SALOÁ	
PROJETO: VITOR CORNÉLIO LIRA - ENG. CIVIL - CREA 156.295/D PR CREA 15633180 PE	

	
PROJETO HIDRÁULICO	
PROJETO: PROJETO HIDRÁULICO DA SEDE DA PREFEITURA MUNICIPAL, SITUADO AVENIDA SENADOR PAULO GUERRA SN, CENTRO, SALOÁ- PE	
LOCAL: AVENIDA SENADOR PAULO GUERRA SN, CENTRO, SALOÁ- PE	
PROPRIETÁRIO: PREFEITURA MUNICIPAL DE SALOÁ- PE.	
CONTEÚDO: PLANTA TÉRREO	
REV. 00 - 04/2022	PRONCHA: 01/02
PROPRIETÁRIO: PREFEITURA MUNICIPAL DE SALOÁ	
PROJETO: VITOR CORNÉLIO LIRA - ENG. CIVIL - CREA 156.295/D PR CREA 15633180 PE	

- | | |
|---|---|
|  |  |
| <h2 style="margin: 0;">PROJETO HIDRÁULICO</h2> | |
| <p>PROJETO: PROJETO HIDRÁULICO DA SEDE DA PREFEITURA MUNICIPAL, SITUADO AVENIDA SENADOR PAULO GUERRA SN, CENTRO, SALOÁ- PE</p> | |
| <p>LOCAL: AVENIDA SENADOR PAULO GUERRA SN, CENTRO, SALOÁ- PE</p> | |
| <p>PROPRIETÁRIO: PREFEITURA MUNICIPAL DE SALOÁ- PE.</p> | |
| <p>CONTEÚDO: PLANTA TÉRREO</p> | |
| <p>REV. 00 - 04/2022</p> | <p>PRONTA:</p> <p style="font-size: 2em; font-weight: bold;">01/02</p> |
| <div style="border: 1px solid black; width: 100%; height: 100%;"></div> | |
| <p>PROPRIETÁRIO: PREFEITURA MUNICIPAL DE SALOÁ</p> | |
| <div style="border: 1px solid black; width: 100%; height: 100%;"></div> | |
| <p>PROJETO: VITOR CORNÉLIO LIRA - ENG. CIVIL - CREA 156.295/D PR
 CREA 15633180 PE</p> | |

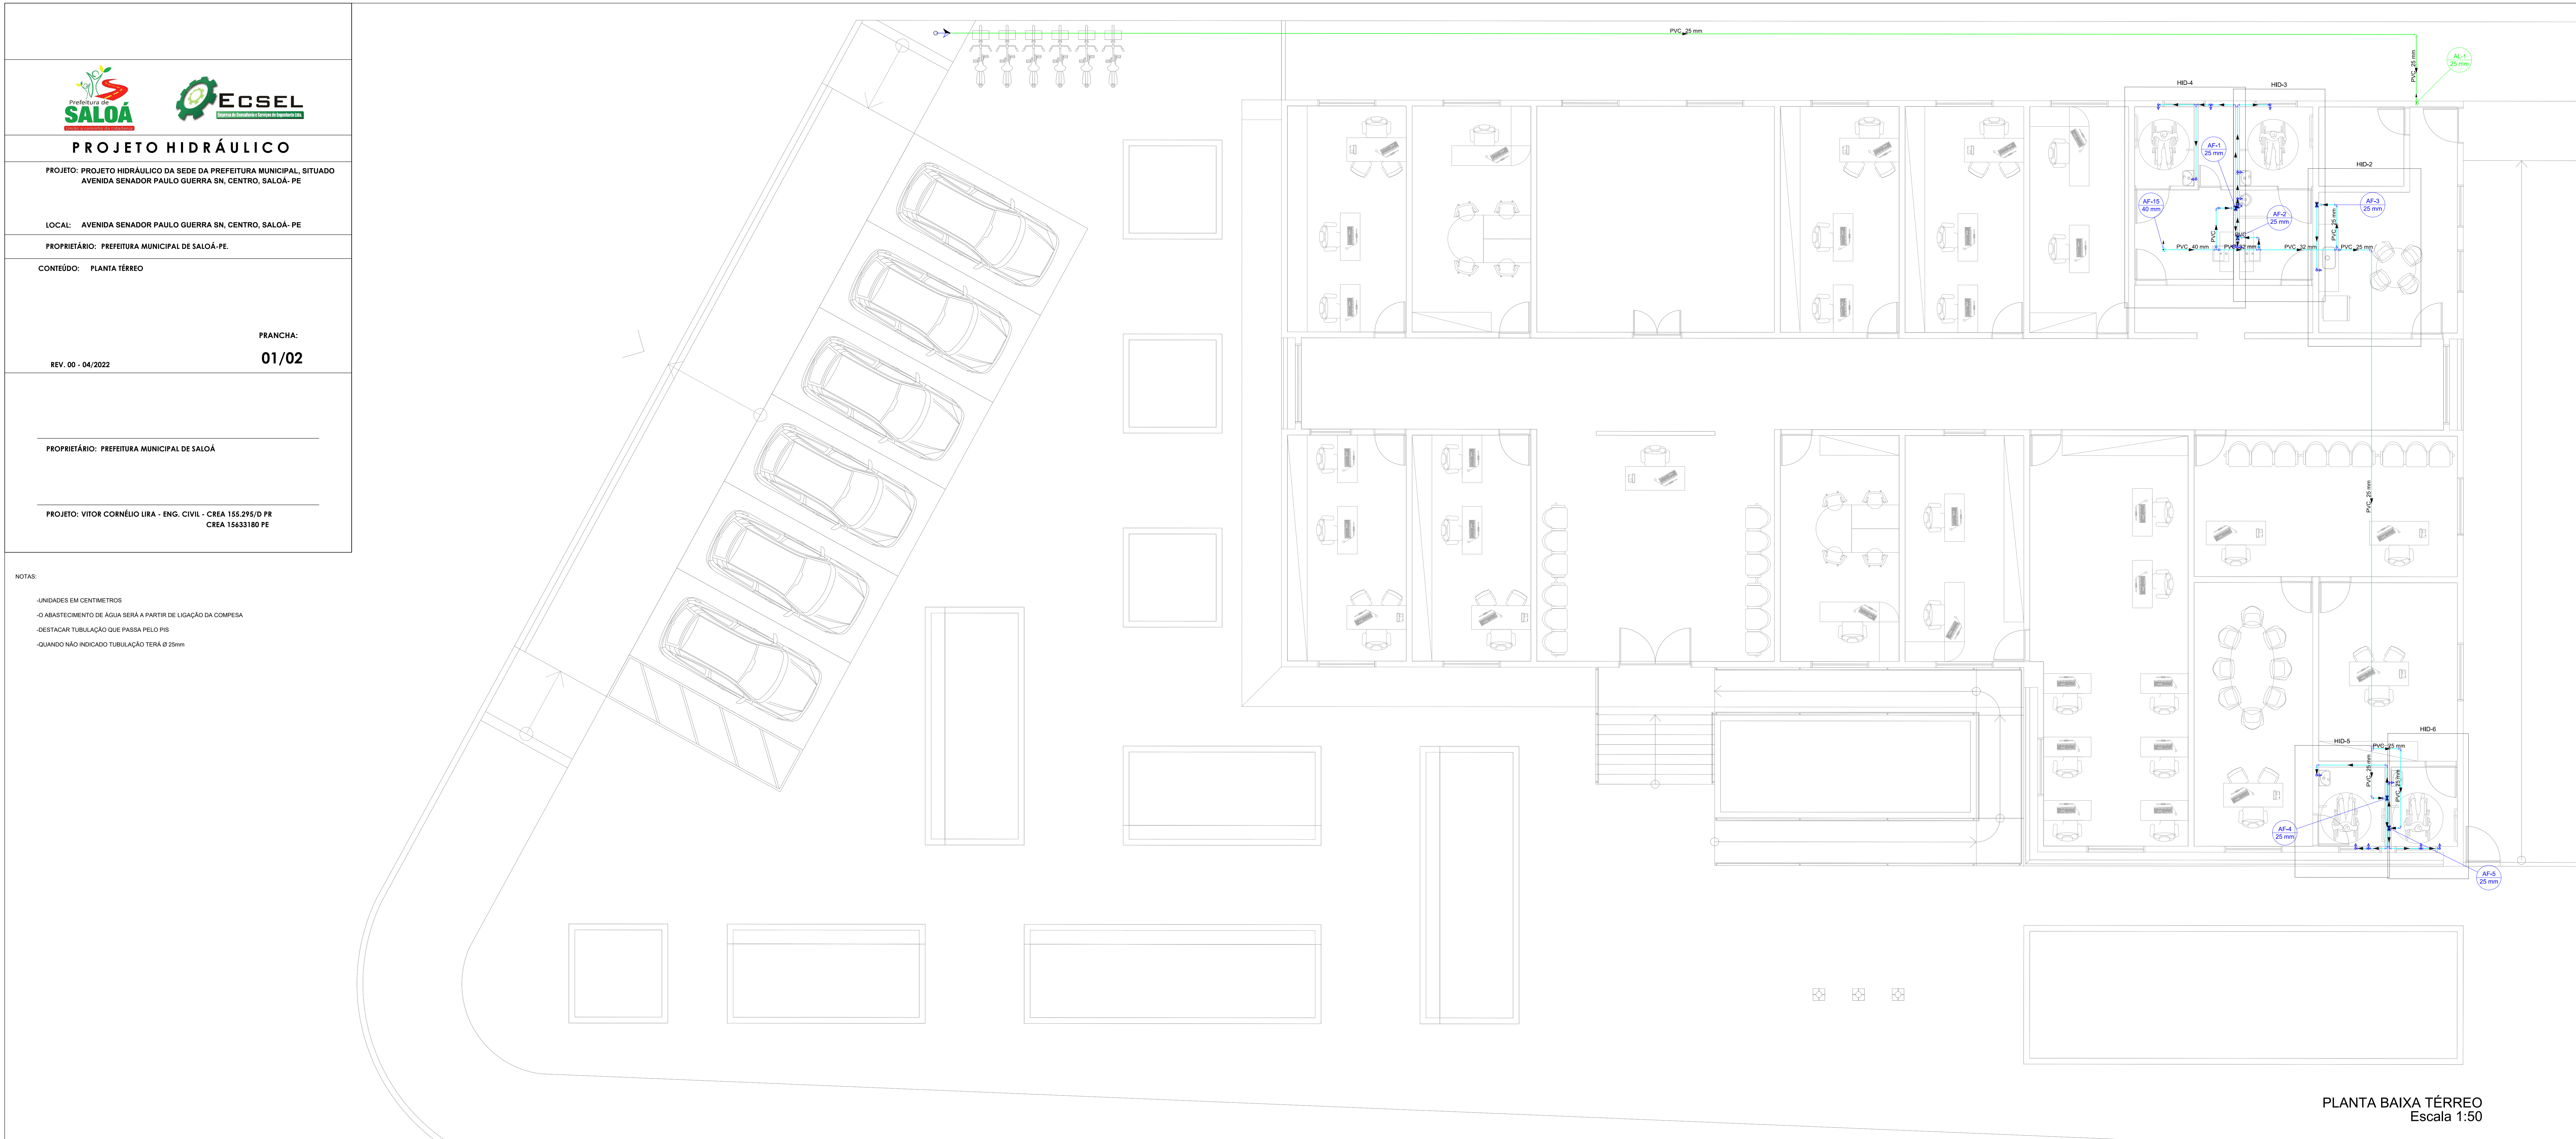

Prefeitura de SALOÁ
Secretaria de Desenvolvimento e Serviços de Infraestrutura

ECSEL
Empresa de Consultoria e Serviços de Engenharia Ltda.

PROJETO HIDRÁULICO

PROJETO: PROJETO HIDRÁULICO DA SEDE DA PREFEITURA MUNICIPAL, SITUADO AVENIDA SENADOR PAULO GUERRA SN, CENTRO, SALOÁ- PE

LOCAL: AVENIDA SENADOR PAULO GUERRA SN, CENTRO, SALOÁ- PE

PROPRIETÁRIO: PREFEITURA MUNICIPAL DE SALOÁ-PE.

CONTEÚDO: PLANTA TÉRREO

PRINCHA: 01/02

REV. 00 - 04/2022

PROPRIETÁRIO: PREFEITURA MUNICIPAL DE SALOÁ

PROJETO: VITOR CORNÉLIO LIRA - ENG. CIVIL - CREA 155.295/D PR
CREA 15633180 PE

NOTAS:

- UNIDADES EM CENTIMETROS
- O ABASTECIMENTO DE ÁGUA SERÁ A PARTIR DE LIGAÇÃO DA COMPESA
- DESTACAR TUBULAÇÃO QUE PASSA PELO PIS
- QUANDO NÃO INDICADO TUBULAÇÃO TERÁ Ø 25mm

PLANTA BAIXA TÉRREO
Escala 1:50

Lista de materiais	
Alimentação	
Metais	
Registro de esfera	2 pc
3/4"	
PVC misto soldável	
Adaptador phubo de polietileno	
3/4"	1 pc
Cor de tomada em PVC	
3/4"	1 pc
PVC rígido soldável	
Adapt sold.curtor c/bucha-rosc a registro	
25 mm - 3/4"	3 pc
Joelho 90° soldável	
25 mm	2 pc
Tubos	
40 mm	38,44 m
Água fria	
Aparelho	
Ducha higiênica	
Módulo x 1/2"	2 pc
Mistura de Descarga Descontinua	
1/2"	
Tomreira de Pia de Cozinha	
25mm - 3/4"	
Tomreira de lavatório	
25 mm - 1/2"	
Vaso Sanitário c/ cv. acoplada	
1/2"	
Metais	
Registro de gaveta c/ canopla cromada	
3/4"	5 pc
Registro de pressão c/ canopla cromada	
3/4"	1 pc
PVC Acessórios	
Engate flexível cobre cromado com canopla	
1/2" - 30cm	5 pc
Engate flexível plástico	
1/2" - 30cm	6 pc
PVC misto soldável	
Joelho de redução soldável c/ rosca	
25 mm - 1/2"	5 pc
Luva soldável c/ rosca	
25 mm - 3/4"	1 pc
PVC rígido soldável	
Adapt sold.curtor c/bucha-rosc a registro	
25 mm - 3/4"	11 pc
Bucha - redução sold. curta	
32 mm - 25 mm	1 pc
40 mm - 32 mm	1 pc
Joelho 90° soldável	
25 mm	30 pc
40 mm	1 pc
Joelho de redução 90 soldável	
32 mm - 25 mm	1 pc
Tubos	
40 mm	57,99 m
32 mm	3,93 m
40 mm	1,28 m
76 mm	
90 soldável	
25 mm	11 pc
Tê de redução 90 soldável	
32 mm - 25 mm	2 pc
40 mm - 32 mm	1 pc
PVC soldável sold c/ bucha latão	
Joelho 90° soldável com bucha de latão	
25 mm - 3/4"	1 pc
Joelho 90° soldável com bucha de latão	
25 mm - 1/2"	5 pc

Legenda de condutos
Água fria
Alimentação

Legenda	
	Alimentador Predial
	Registro de Pressão com PVC soldável
	Registro de gaveta c/canopla cromada c/PVC soldável

