



NOTAS

- OS PROJETOS DEVEM SER AVALIADOS TENDENDO CONFORME AS NECESSIDADES EMISSAS PARA:
- PARA CATEGORIA DOS DISTÍCTOS CATEGORIAS EMISSAS PARA:
- CASO REQUISITO A ELABORAÇÃO DE PROJETO DE FASE E ELABORAÇÃO. ESTE FLUXO, A PARTIR DO DIA DE
- REQUISITO
- O BOM FIM, DE FORMA A REALIZAR AS ALTERAÇÕES NECESSÁRIAS À APLICAÇÃO E, APÓS ESTA, INCLUIR NO
- SISTEMA, COM O PROJETO E AVALIAÇÃO DE ALTERNATIVAS RESPECTIVAMENTE PARA ADOÇÃO DO
- PROJETO. ESTE PROJETO, ANTES DE SER O PROJETO DEFINITIVO,
- ANTES DA CONCREÇÃO DE PROVER PARA QUE, PARA TUDO, DENTRO DOS LIMITES ESTABELECIDOS PARA ABRIR
- E SEJA

RECOMENDACIONES

- REVISÃO DE CATEGORIA E ESPECIFICAÇÕES TÉCNICAS
- PLANILHAS DE QUANTIFICAÇÃO

02	JANEIRO/2017	Reordenamento e HGR 2016/2017. Alteração quadro de insumos, especifico insumo 1 e 2, altura de plantações, mudas e equipamentos, altura de varreduras de sapim, cor das pentas das colinas e altura da mata de 1º, 2º e 3º estratos. Avaliação das durabilidades e exatidão no preçamento. Preenchimento da planilha de esp. por m da plantação.
01	AUGUSTO/2016	Alteração parâmetros - altura para mudas, hortalica e desbaste, alteração da altura de plantações.
10	DATA	DECEMBER/2016

CONTROLE DE RE. 12/16

		Ministério da Educação	
PROJETO PADRÃO - FNDE			
PROPRIETÁRIO: _____			
ENDEREÇO: _____			
MUNICÍPIO - UF: _____			
PROPRIETÁRIO _____			
RESP. TÉCNICO _____		DESA _____	
AUTOR DO PROJETO _____		DATA _____	
DIFUSÃO _____		ÁREA _____	
		RA _____	
OBSERVAÇÕES: _____			
PROGRAMA PROINFÂNCIA - PROJETO TIPO 2			
PROJETO DE INSTALAÇÕES			
IDENTIFICAÇÃO CGEST - Criação Geral de Infraestrutura Educacional		PLANTA DE ESGOTO SANITÁRIO LANÇAMENTO DA REDE PLANTA BAIXA	
HEG		HEG	
PUBLICADO 04/10/02	FE-ESBO R.O. 1 R.O. 2	ESCALA 1:75 DATA DE ELABORAÇÃO 04/10/02	REVISÃO 01/05



NOTAS

- PARA COLETA DOS DADOS ORÇAMENTÁRIOS, CONFORME AS NECESSIDADES MUNICIPAIS
- CASO HÁ NECESSIDADE, ELABORAÇÃO DE PROJETO DE LEI E SÍNTESE, ESTE PLANO A CARVO DO ENTE FEDERATIVO
- O ENTE FEDERATIVO DEVERÁ REALIZAR AS ALTERAÇÕES NECESSÁRIAS À IMPLANTAÇÃO DA AÇÃO, INCLUSIVE NO CASO DE PROPOSTA DE PROJETO DE LEI, PARA APROVAÇÃO DA AÇÃO
- RECURSOS ESTÃO PROJETADOS ANTES DO PROJETO DE LEI
- ANTES DA COLETA DEVERÁ FORNECER PARÂMETROS PARA PUBLICAÇÕES DENTRO DOS LIMITES ESTABELECIDOS PARA R\$ 10,00

REFERÊNCIAS

- MEMORIAL DESCRITIVO E ESPECIFICAÇÕES TÉCNICAS
- PLANILHA DE QUANTITATIVOS

IP	DATA	DESCRIÇÃO
02	JANEIRO 2017	Manutenção a THER 2016.
01	AGOSTO 2016	Atividades de limpeza, manutenção e pintura de 1.2. obras da plantarão, substituição de equipamento, obra de requalificação sanitária, cor da pintura das valvulas e do piso P44.
01	AGOSTO 2016	Atividades das duchas higiênicas e acanamentos preventivos, Extração de água da do plantarão.
01	AGOSTO 2016	Atividades de manutenção para instalação hidráulica e desentupimento, alteração da altura do piso.

**Ministério da
Educação**

PROJETO PADRÃO - FNDE

PROPRIETARIO: _____

ENDEREÇO:

MUNICIPIO - UF:

PROPRIETÁRIO

RESP. TÉCNICO

CHCA

AUTOR DO PROJETO

CHU

DLFO

CREA

10

RA

OBSERVAÇÕES:

PROGRAMA PROINFÂNCIA - PROJETO TIPO 2

PROJETO DE INSTALAÇÕES

CGEST - Coordenação
Geral de Infraestrutura
Educativa

PLAINTA DE ESGOTO SANITÁRIO
INDICAÇÃO DOS DETALHES
PLANTA BAIXA

HEG

FORMATO
(54" x 830)

DATA RECEIVED
JANUARY 2017

02/05

[illegible]

85,86 m²

Netto \$10
Escala 1:25


[illegible]

1 DETALHES
ESCALA 1/20




PORTAL DA TRANSPARENCIA
http://clicloud.it-solucoes.inf.br/transparenciaMunicipal/download/21-20250630161525.pdf
assinado por: idUser 433


LEGENDA	PROJETO	PROJETO	PROJETO
1	PROJETO DE INSTALAÇÕES	2	PROJETO DE INSTALAÇÕES
3	PROJETO DE INSTALAÇÕES	4	PROJETO DE INSTALAÇÕES
5	PROJETO DE INSTALAÇÕES	6	PROJETO DE INSTALAÇÕES
7	PROJETO DE INSTALAÇÕES	8	PROJETO DE INSTALAÇÕES
9	PROJETO DE INSTALAÇÕES	10	PROJETO DE INSTALAÇÕES
11	PROJETO DE INSTALAÇÕES	12	PROJETO DE INSTALAÇÕES
13	PROJETO DE INSTALAÇÕES	14	PROJETO DE INSTALAÇÕES
15	PROJETO DE INSTALAÇÕES	16	PROJETO DE INSTALAÇÕES
17	PROJETO DE INSTALAÇÕES	18	PROJETO DE INSTALAÇÕES
19	PROJETO DE INSTALAÇÕES	20	PROJETO DE INSTALAÇÕES
21	PROJETO DE INSTALAÇÕES	22	PROJETO DE INSTALAÇÕES
23	PROJETO DE INSTALAÇÕES	24	PROJETO DE INSTALAÇÕES
25	PROJETO DE INSTALAÇÕES	26	PROJETO DE INSTALAÇÕES
27	PROJETO DE INSTALAÇÕES	28	PROJETO DE INSTALAÇÕES
29	PROJETO DE INSTALAÇÕES	30	PROJETO DE INSTALAÇÕES
31	PROJETO DE INSTALAÇÕES	32	PROJETO DE INSTALAÇÕES
33	PROJETO DE INSTALAÇÕES	34	PROJETO DE INSTALAÇÕES
35	PROJETO DE INSTALAÇÕES	36	PROJETO DE INSTALAÇÕES
37	PROJETO DE INSTALAÇÕES	38	PROJETO DE INSTALAÇÕES
39	PROJETO DE INSTALAÇÕES	40	PROJETO DE INSTALAÇÕES
41	PROJETO DE INSTALAÇÕES	42	PROJETO DE INSTALAÇÕES
43	PROJETO DE INSTALAÇÕES	44	PROJETO DE INSTALAÇÕES
45	PROJETO DE INSTALAÇÕES	46	PROJETO DE INSTALAÇÕES
47	PROJETO DE INSTALAÇÕES	48	PROJETO DE INSTALAÇÕES
49	PROJETO DE INSTALAÇÕES	50	PROJETO DE INSTALAÇÕES
51	PROJETO DE INSTALAÇÕES	52	PROJETO DE INSTALAÇÕES
53	PROJETO DE INSTALAÇÕES	54	PROJETO DE INSTALAÇÕES
55	PROJETO DE INSTALAÇÕES	56	PROJETO DE INSTALAÇÕES
57	PROJETO DE INSTALAÇÕES	58	PROJETO DE INSTALAÇÕES
59	PROJETO DE INSTALAÇÕES	60	PROJETO DE INSTALAÇÕES
61	PROJETO DE INSTALAÇÕES	62	PROJETO DE INSTALAÇÕES
63	PROJETO DE INSTALAÇÕES	64	PROJETO DE INSTALAÇÕES
65	PROJETO DE INSTALAÇÕES	66	PROJETO DE INSTALAÇÕES
67	PROJETO DE INSTALAÇÕES	68	PROJETO DE INSTALAÇÕES
69	PROJETO DE INSTALAÇÕES	70	PROJETO DE INSTALAÇÕES
71	PROJETO DE INSTALAÇÕES	72	PROJETO DE INSTALAÇÕES
73	PROJETO DE INSTALAÇÕES	74	PROJETO DE INSTALAÇÕES
75	PROJETO DE INSTALAÇÕES	76	PROJETO DE INSTALAÇÕES
77	PROJETO DE INSTALAÇÕES	78	PROJETO DE INSTALAÇÕES
79	PROJETO DE INSTALAÇÕES	80	PROJETO DE INSTALAÇÕES
81	PROJETO DE INSTALAÇÕES	82	PROJETO DE INSTALAÇÕES
83	PROJETO DE INSTALAÇÕES	84	PROJETO DE INSTALAÇÕES
85	PROJETO DE INSTALAÇÕES	86	PROJETO DE INSTALAÇÕES
87	PROJETO DE INSTALAÇÕES	88	PROJETO DE INSTALAÇÕES
89	PROJETO DE INSTALAÇÕES	90	PROJETO DE INSTALAÇÕES
91	PROJETO DE INSTALAÇÕES	92	PROJETO DE INSTALAÇÕES
93	PROJETO DE INSTALAÇÕES	94	PROJETO DE INSTALAÇÕES
95	PROJETO DE INSTALAÇÕES	96	PROJETO DE INSTALAÇÕES
97	PROJETO DE INSTALAÇÕES	98	PROJETO DE INSTALAÇÕES
99	PROJETO DE INSTALAÇÕES	100	PROJETO DE INSTALAÇÕES

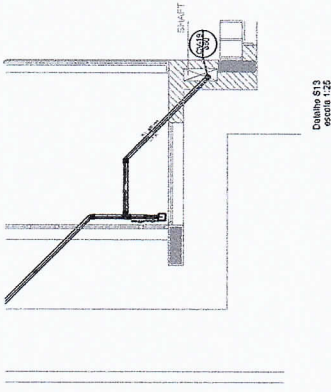


Detalhe S13
escada 1/25

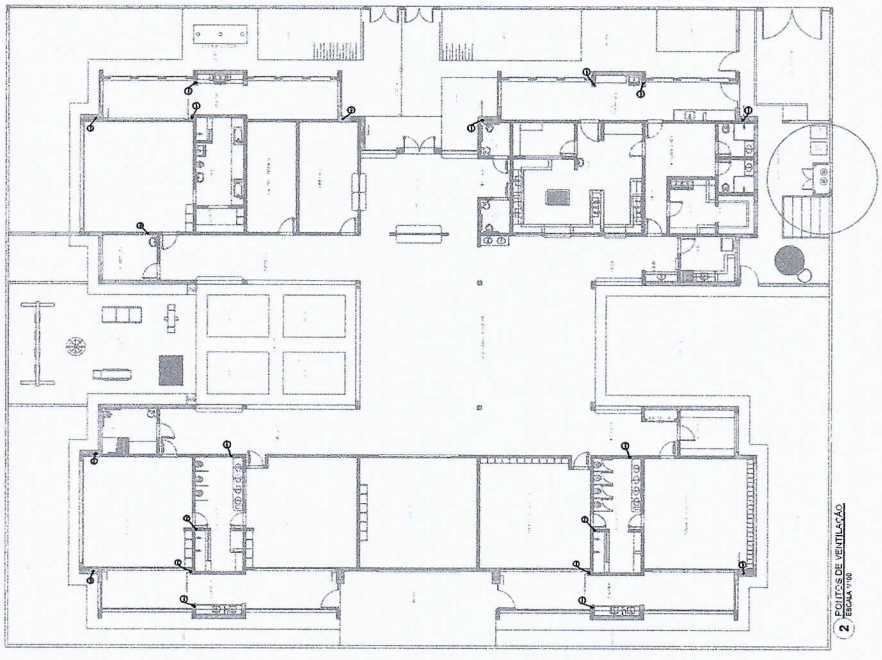


Detalhe S12
escada 1/25

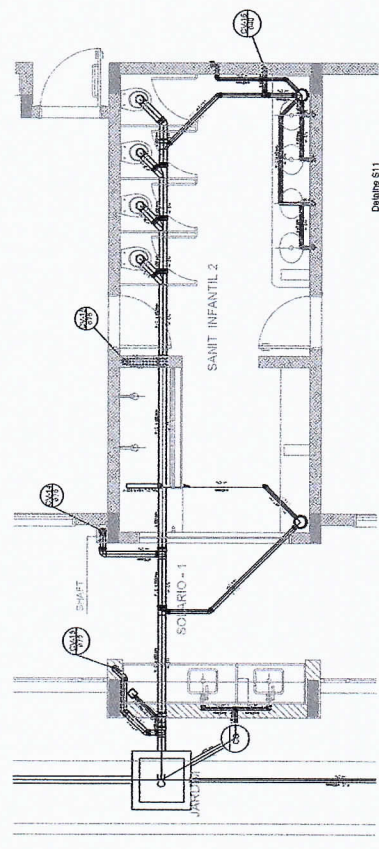


Detalhe S11
escada 1/25

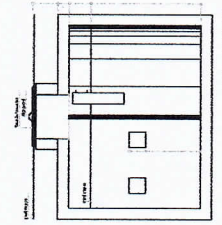

Detalhe S10
escada 1/25

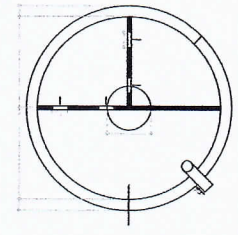

Detalhe S9
escada 1/25

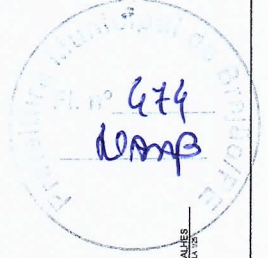


1
DETALHES
Escada 1/25

2
DETALHES DE VENTILAÇÃO
Escada 1/25



PORTAL DA TRANSPARÊNCIA
<http://cloud.it-solucões.inf.br/transparenciaMunicipal/download/d/21-20250630161525.pdf>
 assinado por: idUser 433

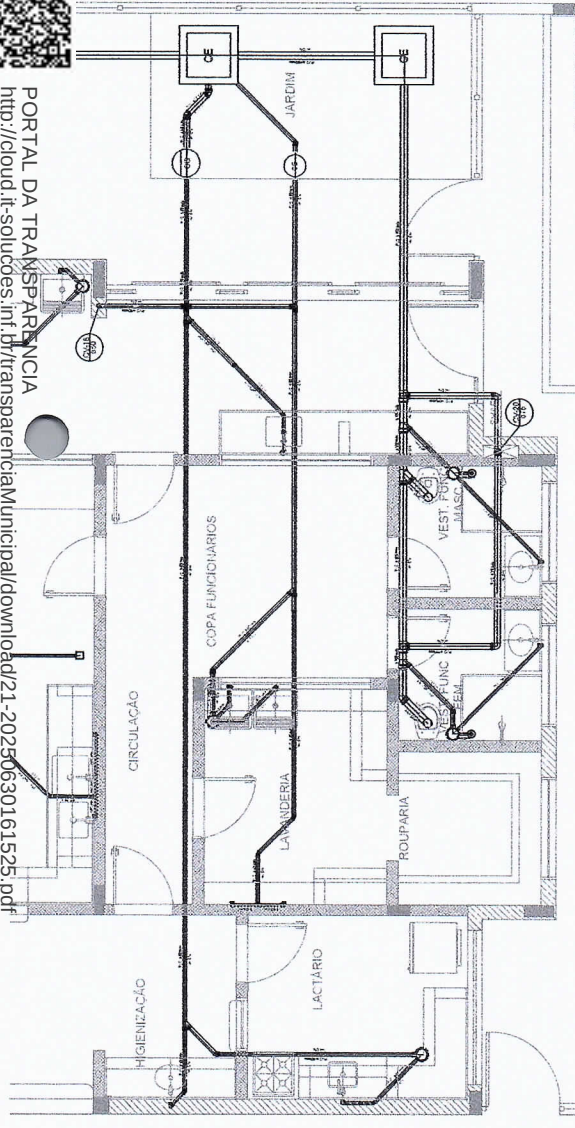

PROJETO DE INSTALAÇÕES DEFINIÇÃO E PROJETO DE INSTALAÇÃO DE SANITÁRIOS E PONTOS DE ABASTECIMENTO DE ÁGUA E SANEAMENTO BÁSICO	
PROGRAMA PROINFÂNCIA - PROJETO TIPO 2 PROJETO DE INSTALAÇÕES DEFINIÇÃO E PROJETO DE INSTALAÇÃO DE SANITÁRIOS E PONTOS DE ABASTECIMENTO DE ÁGUA E SANEAMENTO BÁSICO	HEG 05/05
FIDE FUNDO MUNICIPAL DE INFÂNCIA E JUVENTUDE SECRETARIA DE EDUCAÇÃO SECRETARIA DE SAÚDE	Ministério da Educação Ministério da Saúde
PROJETO PADRÃO - FINE	
PROPOSTA 1 PROPOSTA 2 PROPOSTA 3 PROPOSTA 4 PROPOSTA 5 PROPOSTA 6 PROPOSTA 7 PROPOSTA 8 PROPOSTA 9 PROPOSTA 10 PROPOSTA 11 PROPOSTA 12 PROPOSTA 13 PROPOSTA 14 PROPOSTA 15 PROPOSTA 16 PROPOSTA 17 PROPOSTA 18 PROPOSTA 19 PROPOSTA 20 PROPOSTA 21 PROPOSTA 22 PROPOSTA 23 PROPOSTA 24 PROPOSTA 25 PROPOSTA 26 PROPOSTA 27 PROPOSTA 28 PROPOSTA 29 PROPOSTA 30 PROPOSTA 31 PROPOSTA 32 PROPOSTA 33 PROPOSTA 34 PROPOSTA 35 PROPOSTA 36 PROPOSTA 37 PROPOSTA 38 PROPOSTA 39 PROPOSTA 40 PROPOSTA 41 PROPOSTA 42 PROPOSTA 43 PROPOSTA 44 PROPOSTA 45 PROPOSTA 46 PROPOSTA 47 PROPOSTA 48 PROPOSTA 49 PROPOSTA 50 PROPOSTA 51 PROPOSTA 52 PROPOSTA 53 PROPOSTA 54 PROPOSTA 55 PROPOSTA 56 PROPOSTA 57 PROPOSTA 58 PROPOSTA 59 PROPOSTA 60 PROPOSTA 61 PROPOSTA 62 PROPOSTA 63 PROPOSTA 64 PROPOSTA 65 PROPOSTA 66 PROPOSTA 67 PROPOSTA 68 PROPOSTA 69 PROPOSTA 70 PROPOSTA 71 PROPOSTA 72 PROPOSTA 73 PROPOSTA 74 PROPOSTA 75 PROPOSTA 76 PROPOSTA 77 PROPOSTA 78 PROPOSTA 79 PROPOSTA 80 PROPOSTA 81 PROPOSTA 82 PROPOSTA 83 PROPOSTA 84 PROPOSTA 85 PROPOSTA 86 PROPOSTA 87 PROPOSTA 88 PROPOSTA 89 PROPOSTA 90 PROPOSTA 91 PROPOSTA 92 PROPOSTA 93 PROPOSTA 94 PROPOSTA 95 PROPOSTA 96 PROPOSTA 97 PROPOSTA 98 PROPOSTA 99 PROPOSTA 100	