




PREFEITURA MUNICIPAL DE GARANHUNS
SECRETARIA DE PLANEJAMENTO


PRANCHA:	01/01	OBJETO: CONSTRUÇÃO DA PRAÇA FRANCISCA DE ASSIS CARDOSO, NA RUA AGOSTINHO BRANCO NO BAIRRO DO HELIÓPOLIS EM GARANHUNS/PE.
ESCALA:	1:75-1/5	
ELABORAÇÃO:	NOV/2023	
REVISÃO:	R1	TRT Nº:
DESENHO:	ENOS	
CONTEÚDO:	PRAÇA 1 e 2 - PLANTA DE LOCAÇÃO DAS ENTRADAS DE SERVIÇO E DISTRIBUIÇÃO DOS RAMAIS DE IRRIGAÇÃO	
MODIFICAÇÕES/NOVA REVISÃO DE PROJETO:	DATA	AUTOR(A) DESCRIÇÃO

RESP. TÉCNICO(A) DO PROJETO: NARCLEB. B. REZENDE DO AMARAL
ENGENHEIRO CIVIL - CREA: 1817104870

ADMINISTRAÇÃO MUNICIPAL: SIVALDO RODRIGUES ALBINO
PREFEITO

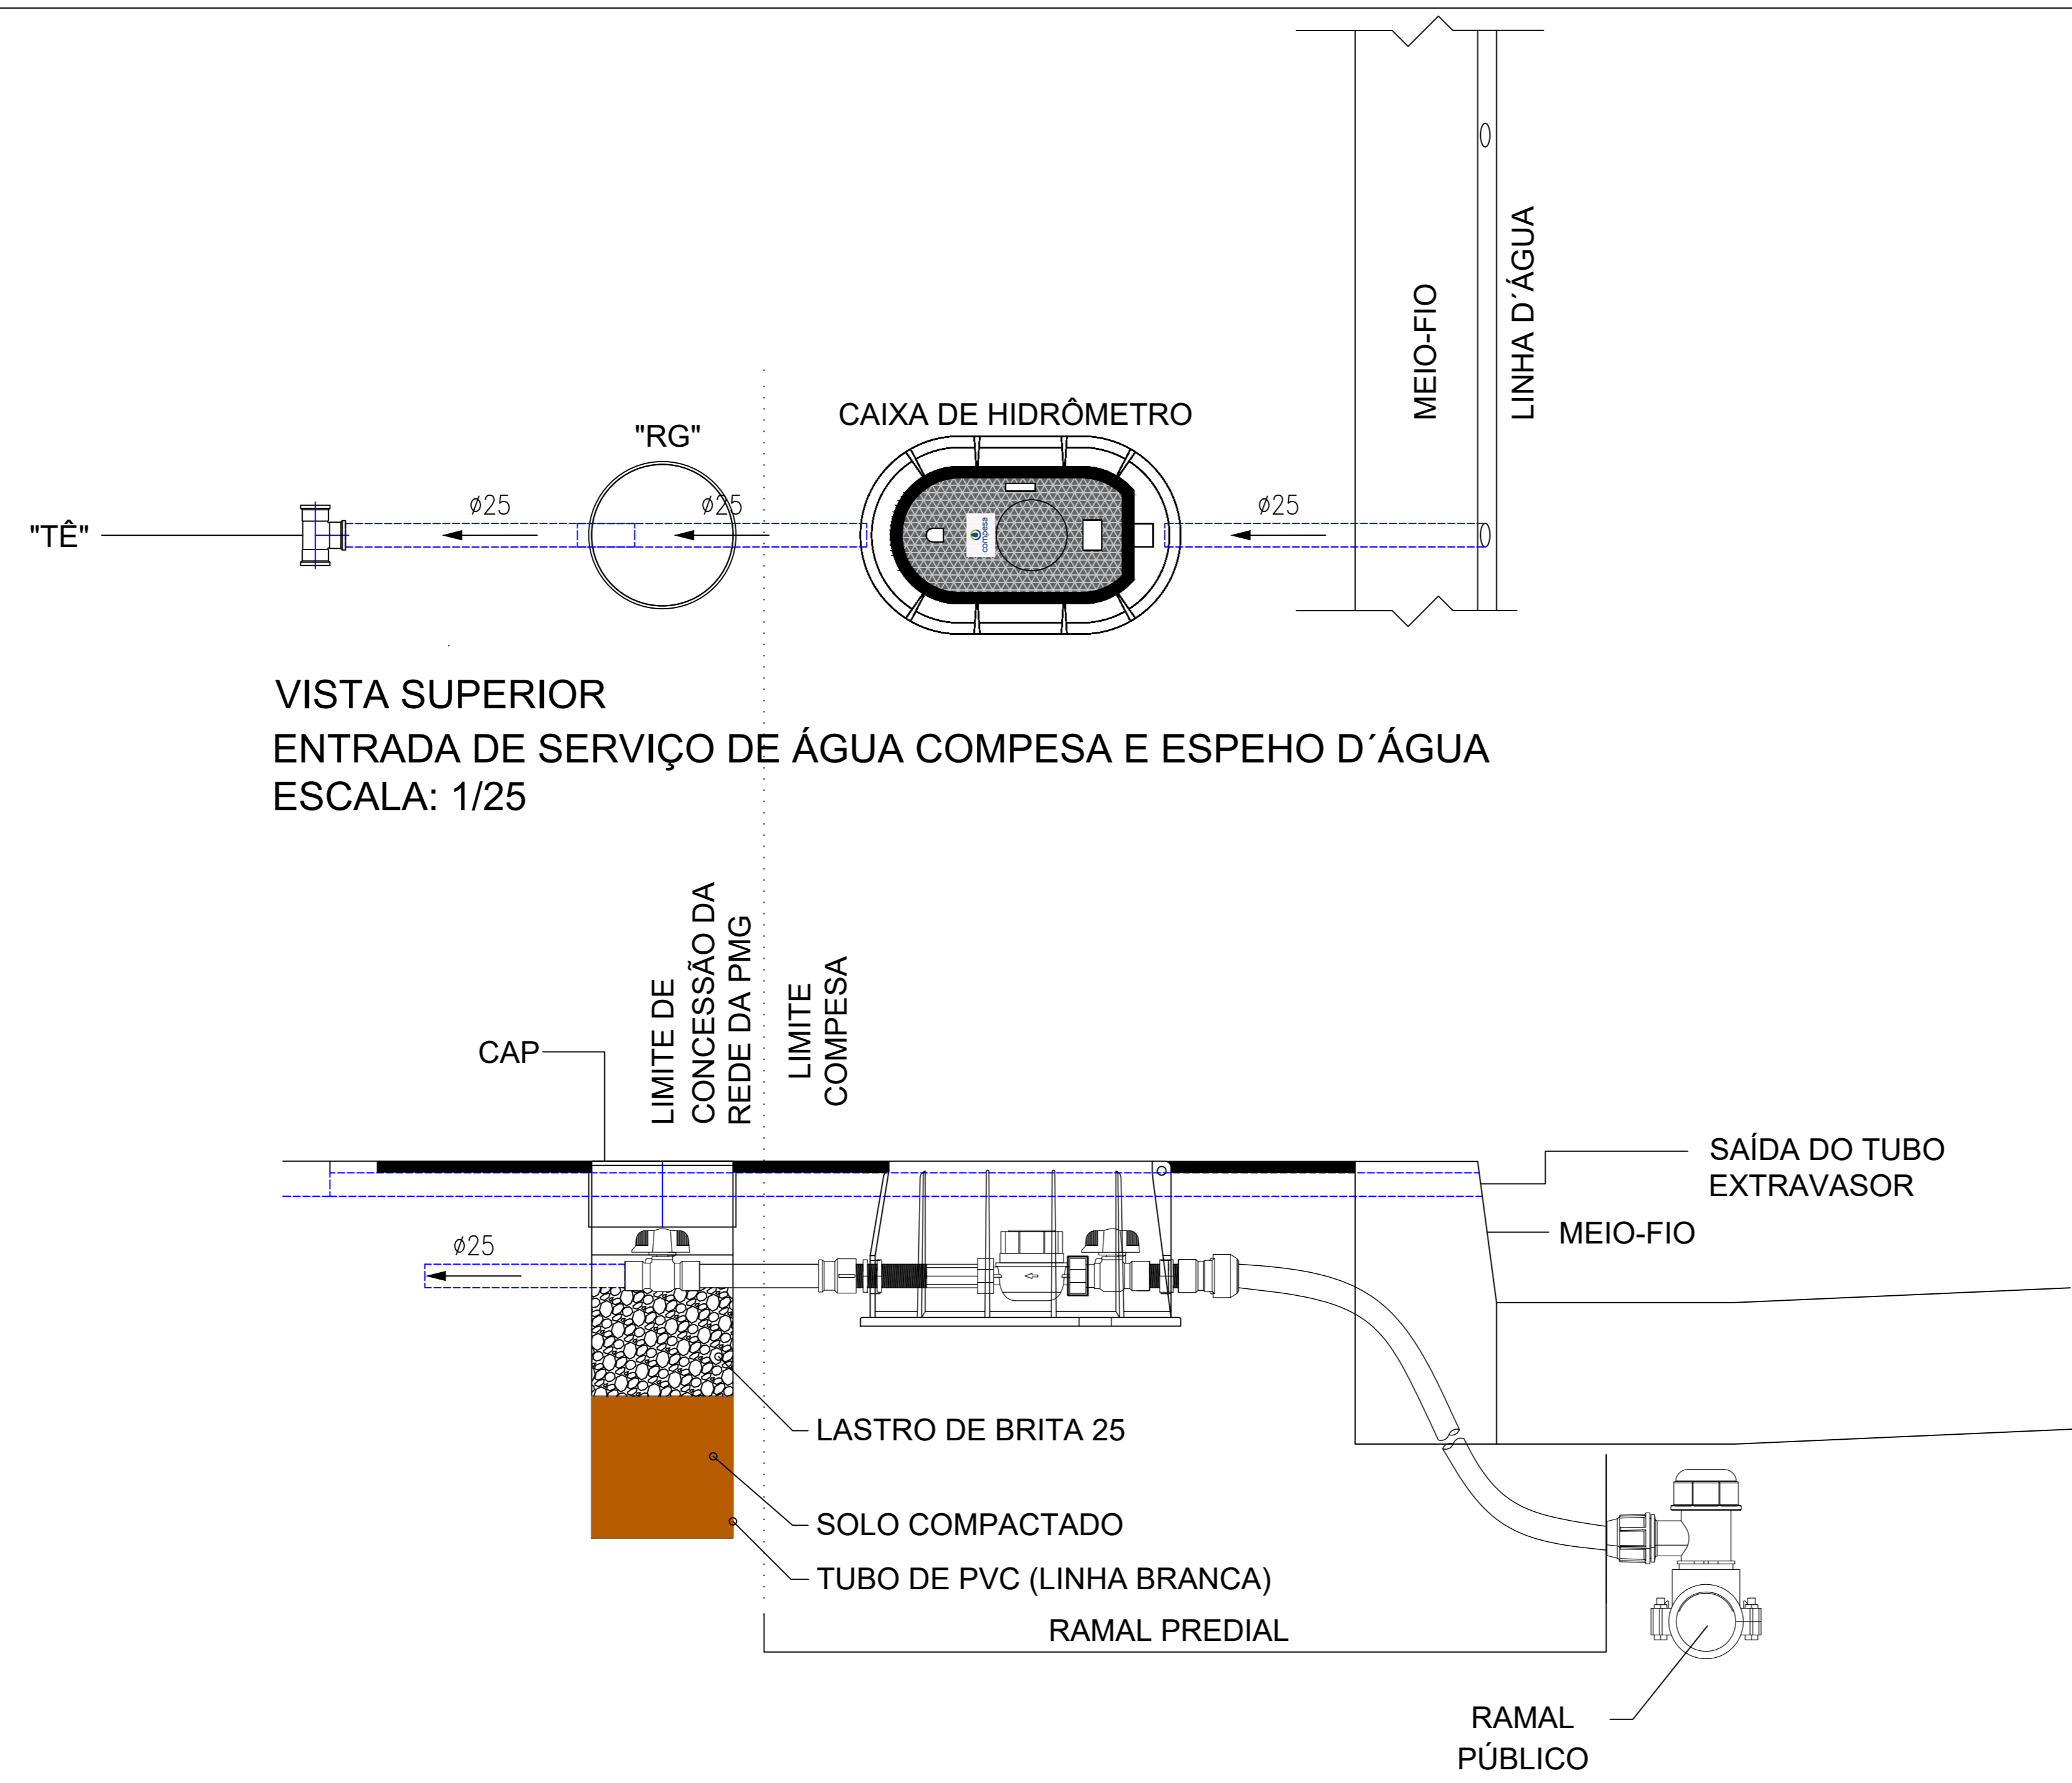

VISTA SUPERIOR
ENTRADA DE SERVIÇO DE ÁGUA COMPESA E ESPEHO D'ÁGUA
ESCALA: 1/25

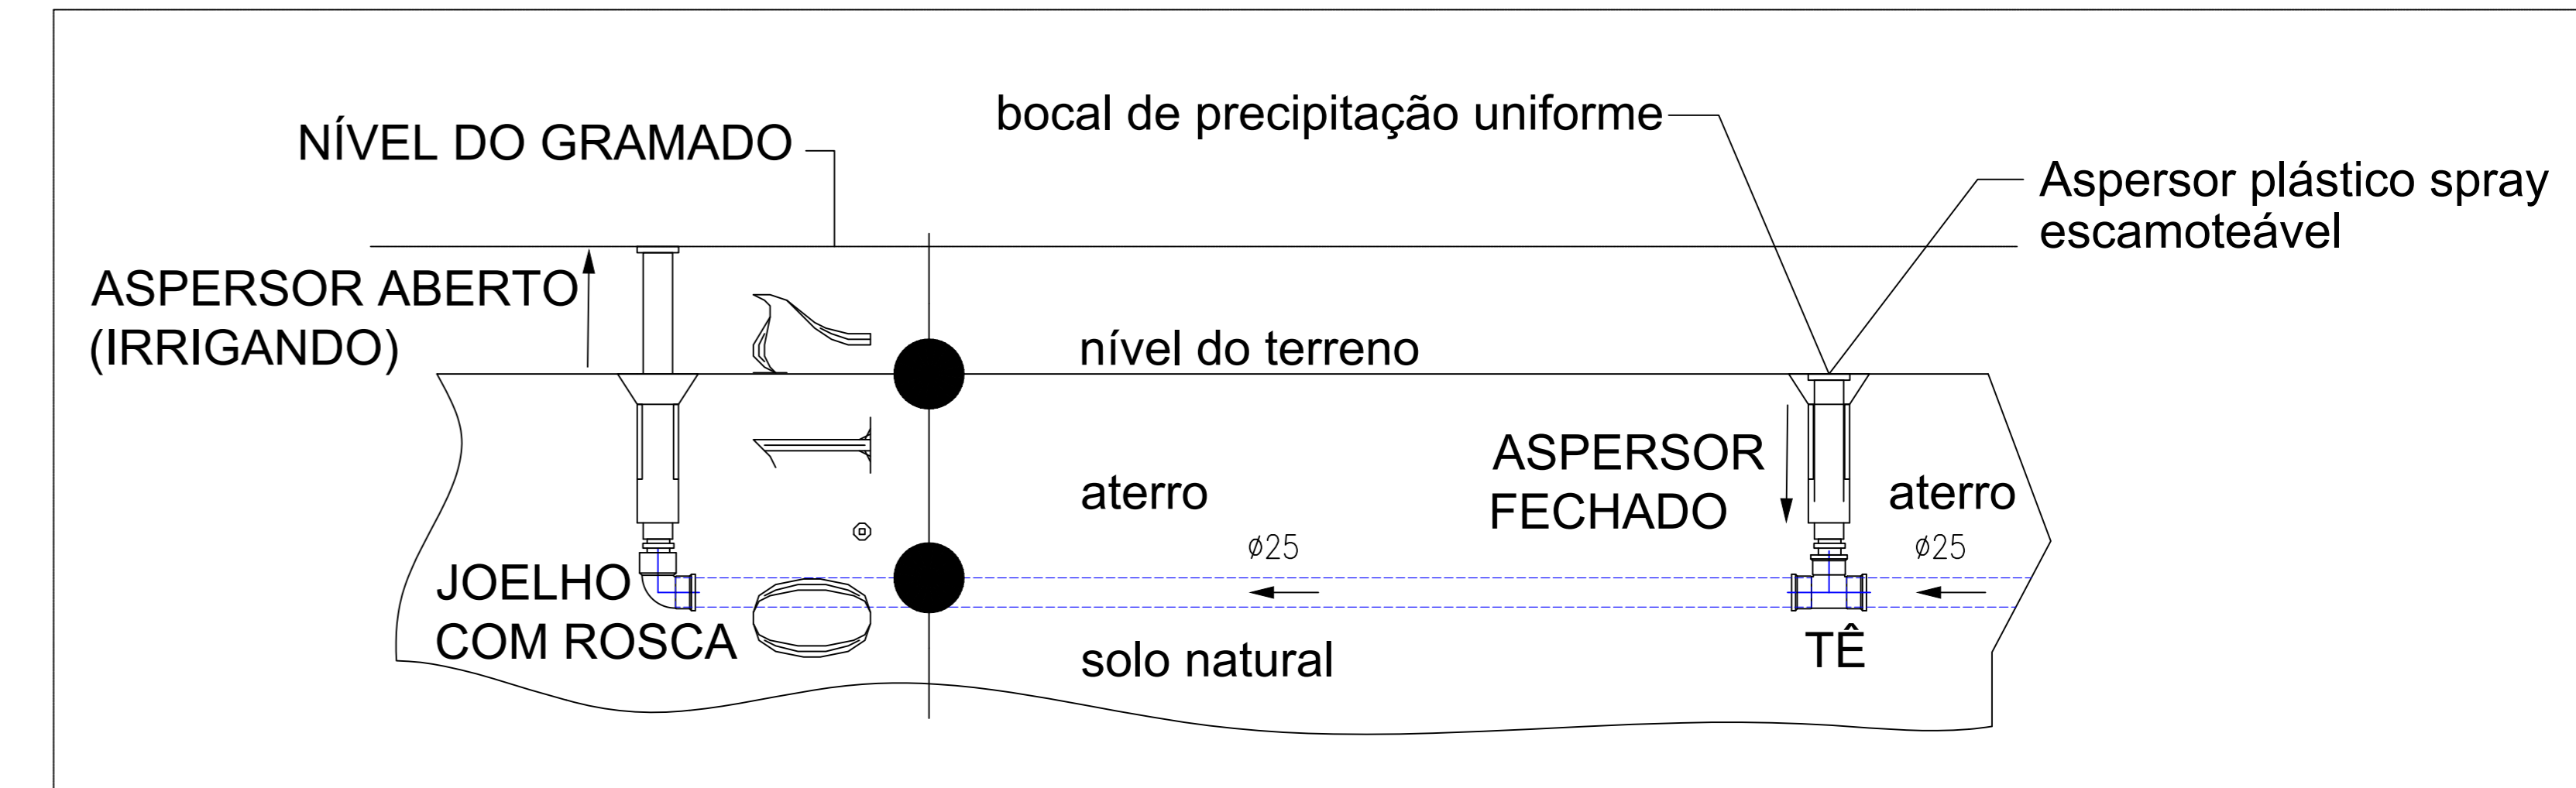


CORTE ESQUEMÁTICO DE MONTAGEM DOS ASPERORES APÓS OS JOELHOS DOS CANTEIROS
ESCALA: 1/5

LEGENDA:

PVC Soldável marrom	
•	- Joelho 45 25mm (Desativável Plano)
•	- Joelho 90 25mm (Desativável Plano)
•	- Joelho 90 25mm (Desativável Plano)
•	- Joelho 90 com rosca 25mmx3/4" (Desativável)
•	- Tê 25mm (Desativável Plano)
Registros, Valv., Hid	
•	- Hidrômetro 3/4" (Desativável Plano)
TUBULAÇÃO	
—	- Tubo PVC Soldável marrom (NBR 5648) (pe CP19) 25mm (Desativável)
—	- Tubo PVC Soldável marrom (NBR 5648) (pe CP19) 3/4" (Desativável)
—	- Tubo PVC Soldável marrom (NBR 5648) (pe CP19) 32mm (Desativável)

— PVC Soldável marrom —			
Quant.	Und.	Dimensão	Descrição
0,73	m	32mm	Tubo PVC Soldável marrom (NBR 5648/pe CP19)
0,67	m	3/4"	Tubo PVC Soldável marrom (NBR 5648/pe CP19)
79,99	m	25mm	Tubo PVC Soldável marrom (NBR 5648/pe CP19)
4	pc	25mm	Joelho 45
1	pc	32mm	Joelho 90
1	pc	25mm	Joelho 90
1,3	pc	25mmx3/4"	Joelho 90 com rosca
1,1	pc	25mm	Tê

— Registros, Valv., Hid —			
Quant.	Und.	Dimensão	Descrição
2	pc	3/4"	CAIXAS para Hidrômetros Padrão COMPESA
1,3	pc	3/4"	Aspersores escamoteáveis

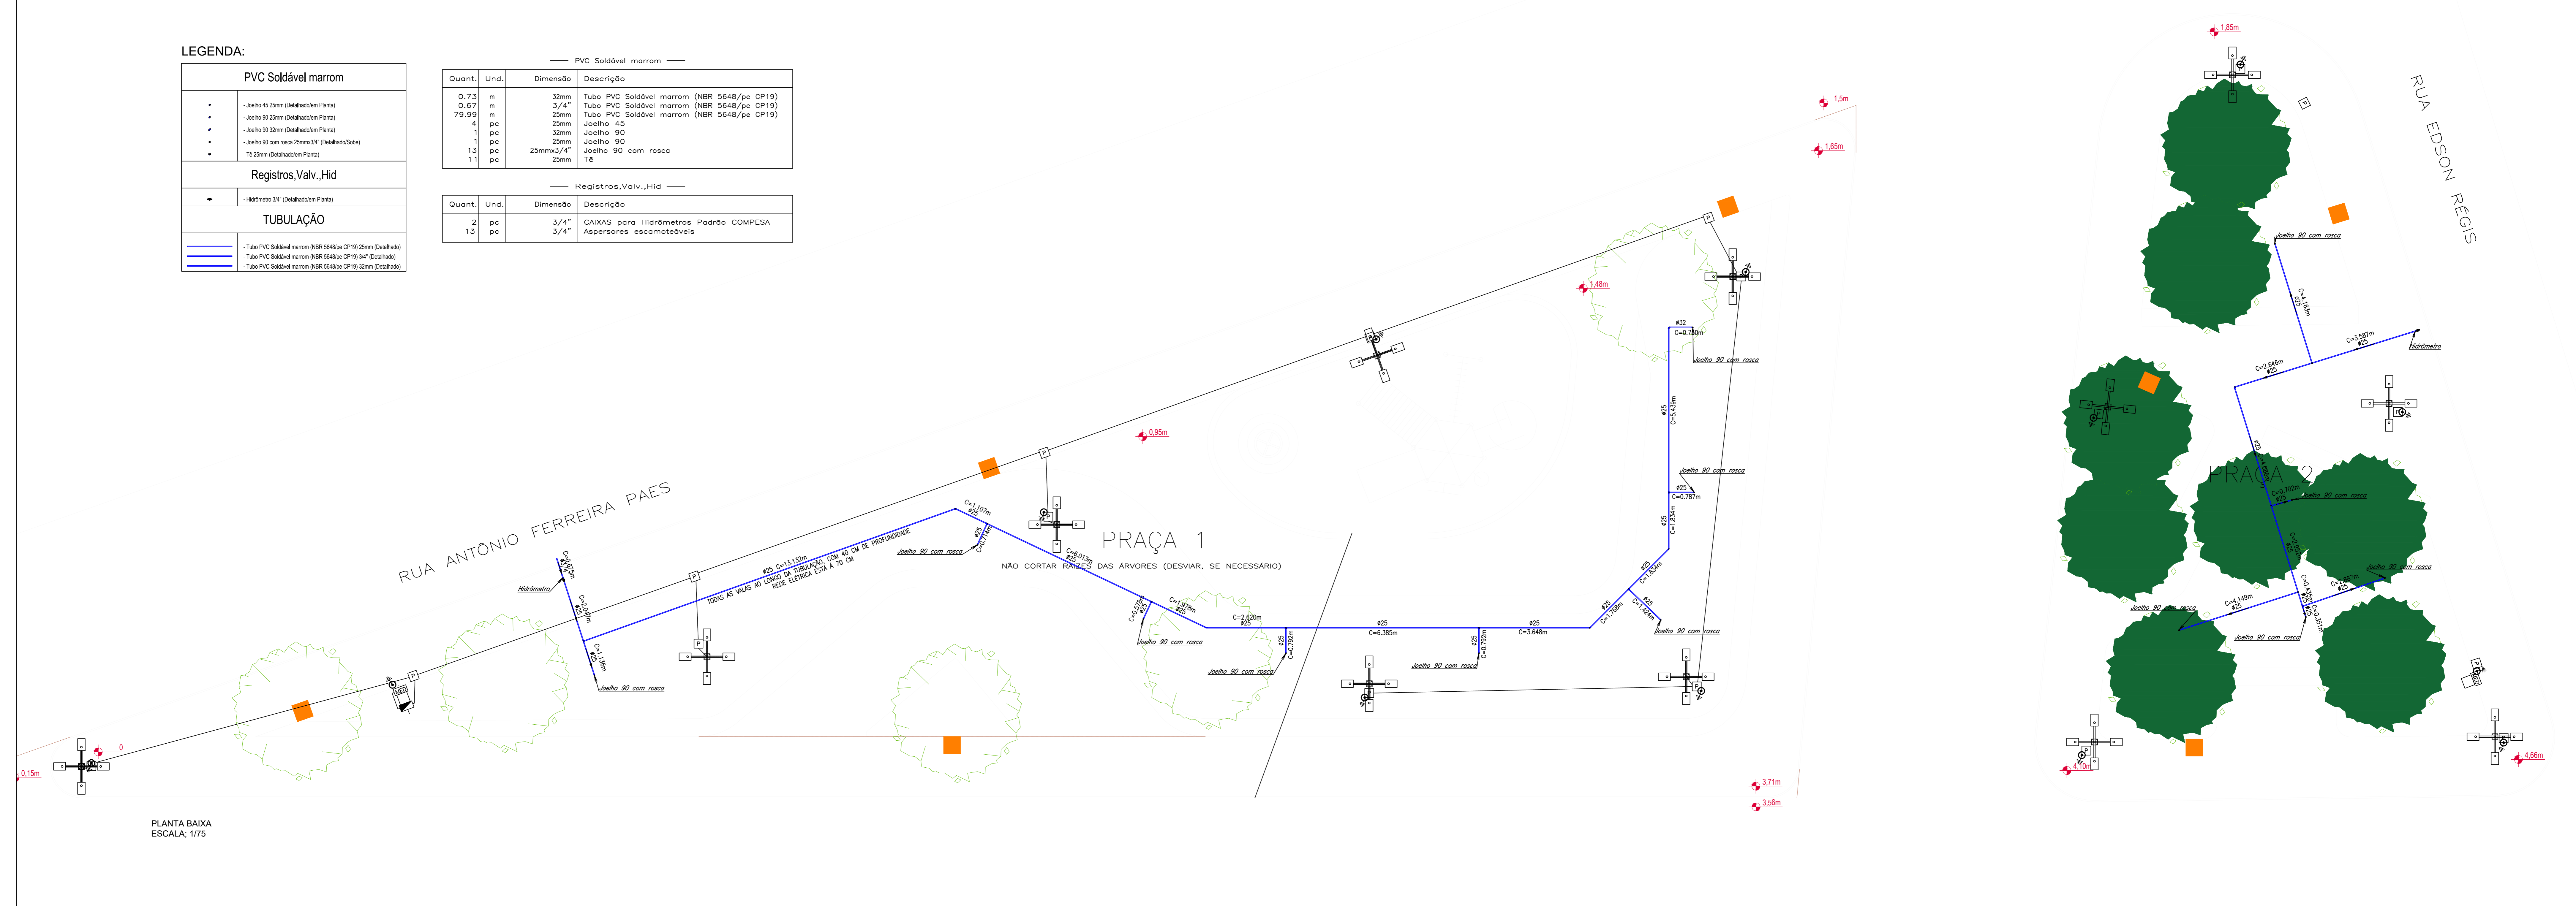

PLANTA BAIXA
ESCALA: 1/75