


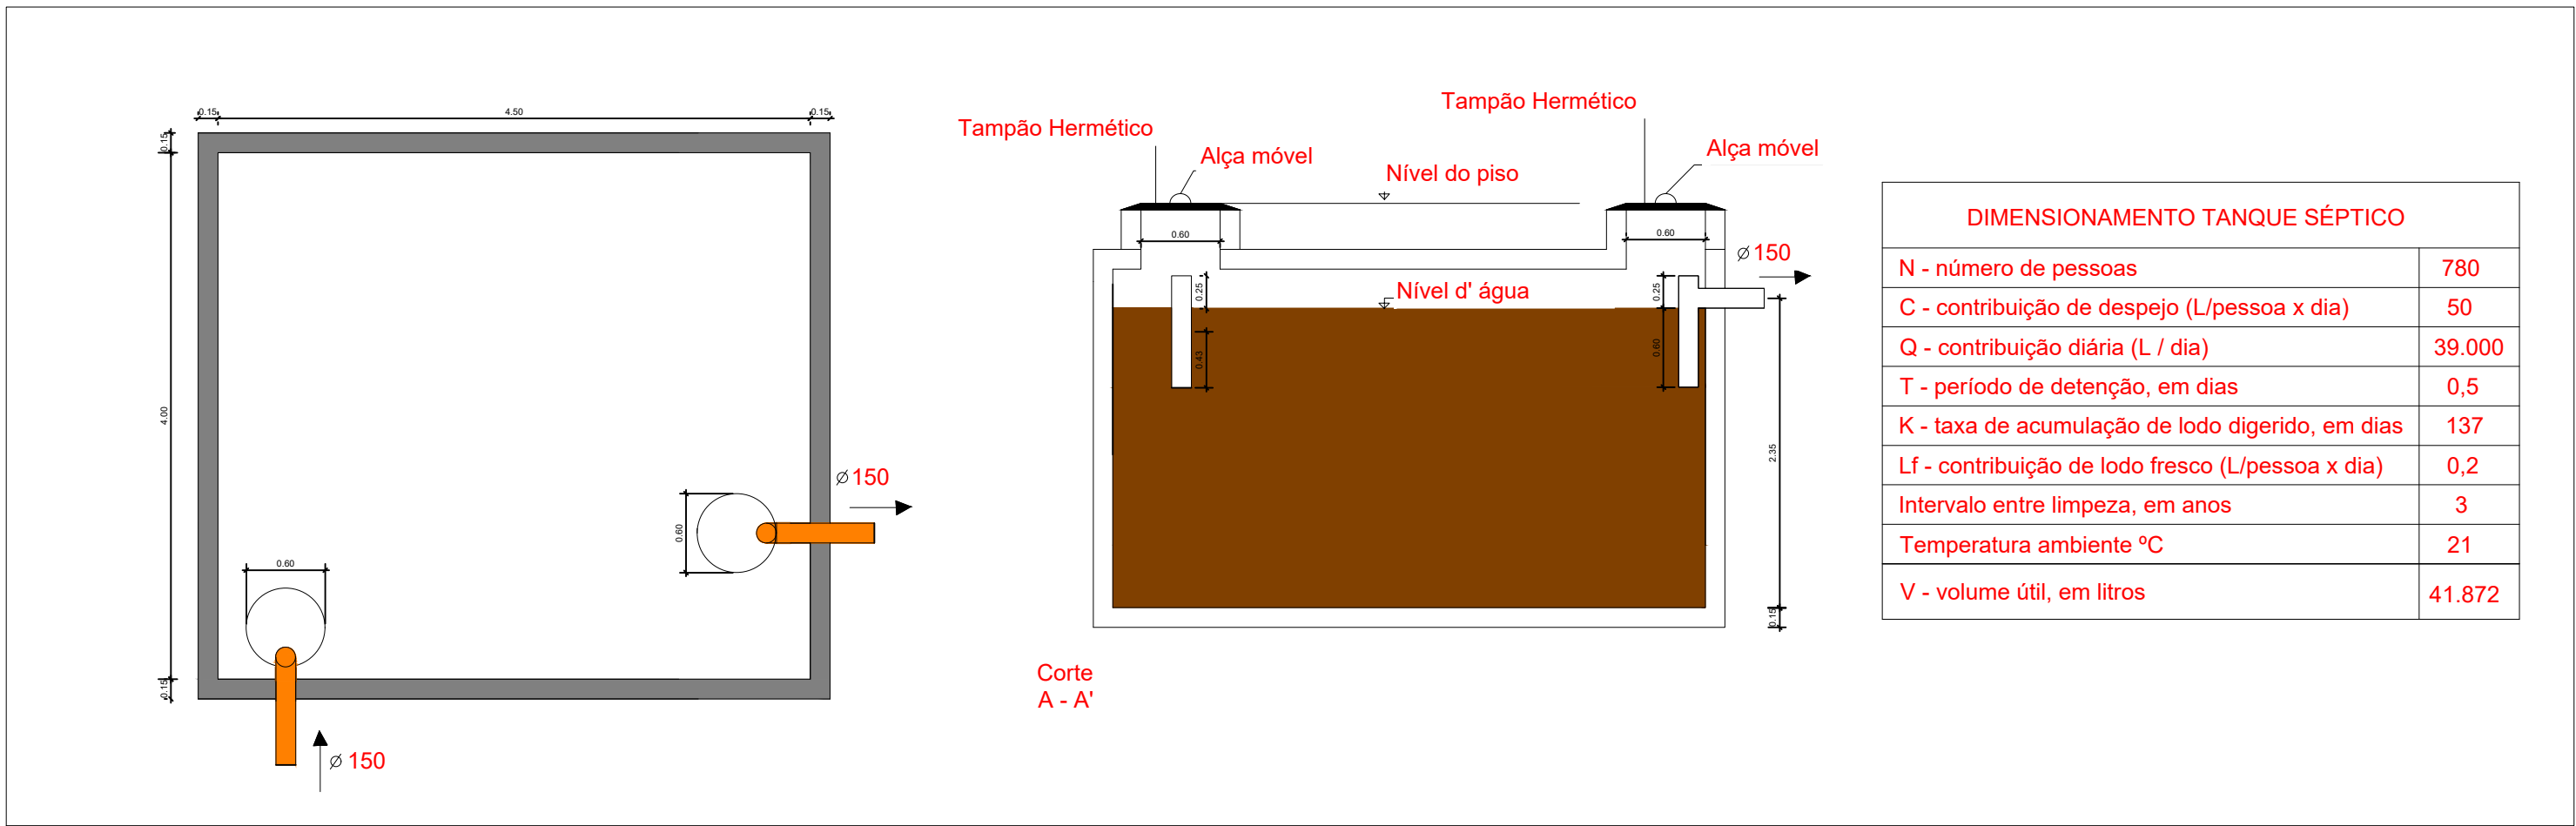


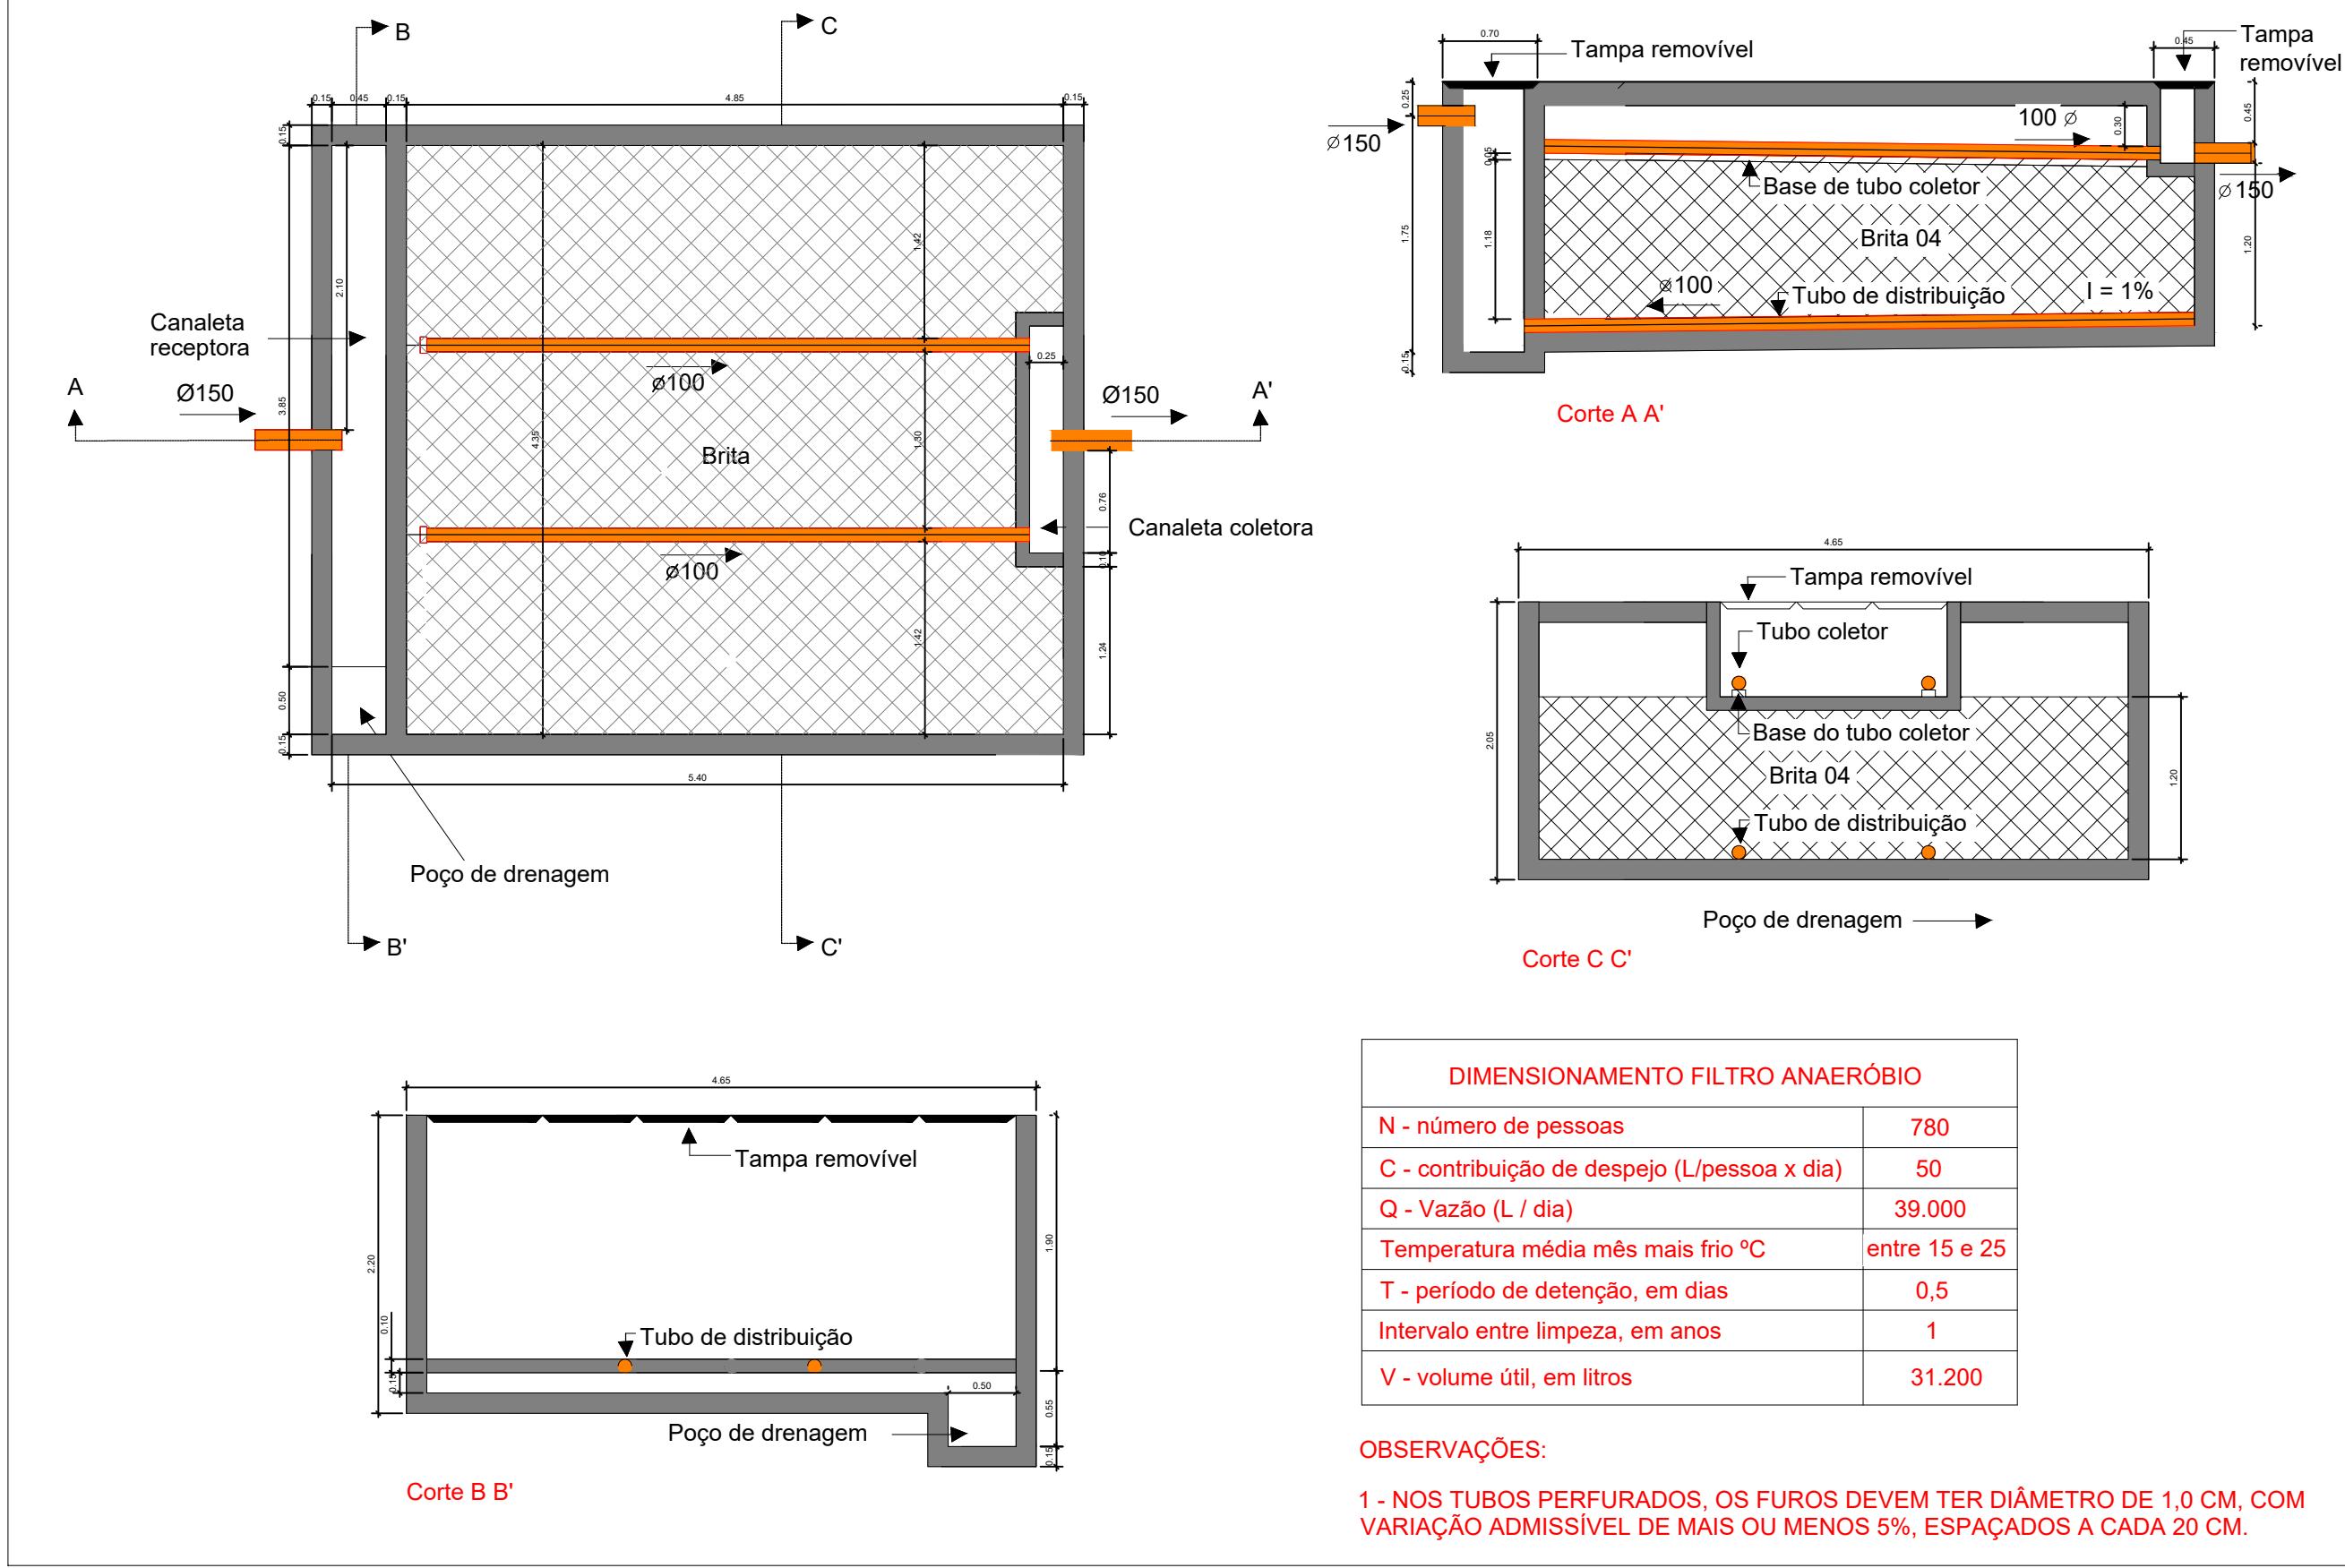

2 TANQUE SÉPTICO
ESCALA: 1/50

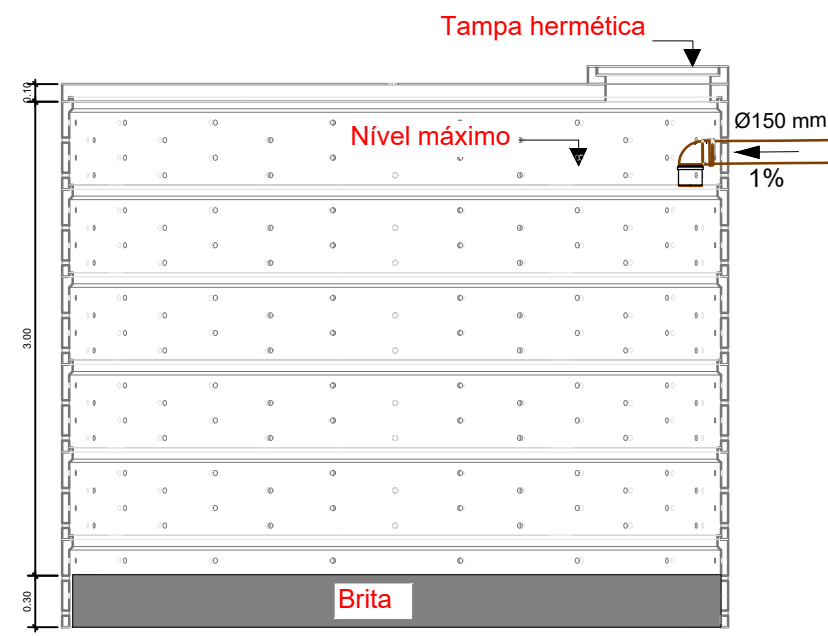

3 FILTRO ANAERÓBIO
ESCALA: 1/50

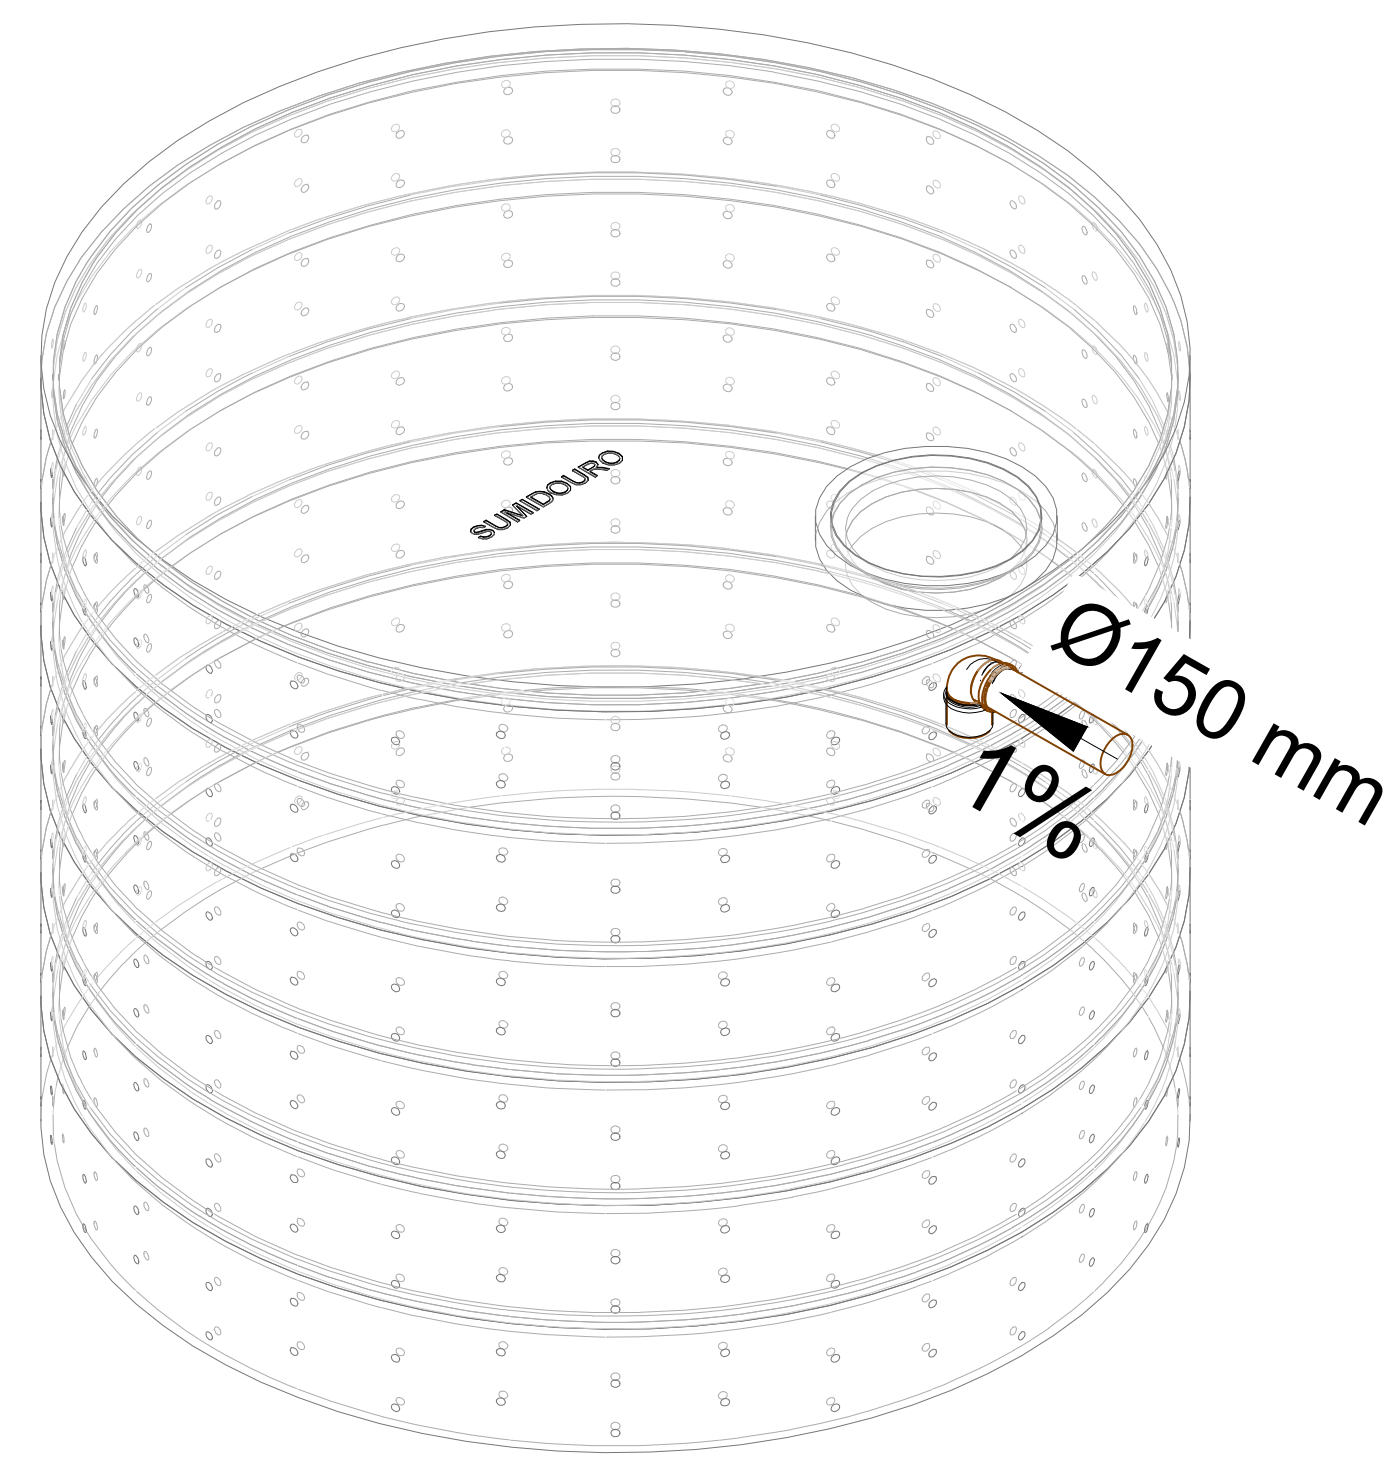

DIMENSIONAMENTO SUMIDOURO	
N - número de pessoas	780
C - contribuição de despejo (L/pessoa x dia)	50
Q - Vazão (L / dia)	39.000
Coefficiente de infiltração mínim	70
A - Área útil, em m²	90

4 SUMIDOURO
ESCALA: 1/50

NOTAS GERAIS

- 1 - CONFERIR MEDIDAS EM OBRA.
- 2 - MEDIDAS EM METRO, EXCETO QUANDO INDICADO.
- 3 - AS COTAS PREVALECEM SOBRE O DESENHO.
- 4 - ESTE PROJETO FOI DESENVOLVIDO A PARTIR DO PROJETO DE ARQUITETURA.
- 5 - PARA QUAISQUER DÚVIDAS E/OU DIVERGÊNCIAS COMUNICAR IMEDIATAMENTE.

NOTAS ESPECÍFICAS


- 1 - AS PROFUNDIDADES DAS CAIXAS DE INSPEÇÃO E POÇOS DE VISITA, PODERÁ SER AJUSTADO CONFORME O PERFIL DO TERRENO, DESDE QUE SEJAM GARANTIDAS AS INCLINAÇÕES MÍNIMAS PREVISTAS EM NORMA.
- 2 - CAIXAS DE INSPEÇÃO DE ATÉ 1,00 METRO DE PROFUNDIDADE SERÃO DE 60x60 CM. PROFUNDIDADE ACIMA DE 1,00 METRO DEVERÁ SER POÇO DE VISITA.
- 3 - TODA TUBULAÇÃO SERÁ EM PVC SÉRIE NORMAL.

QUANTITATIVO - CAIXA DE INSPEÇÃO E GORDURA

SISTEMA	DESCRIÇÃO	QUANTIDADE
Esgoto	CI - Caixa de Inspeção 60x60 cm	8
Esgoto	CG - Caixa de Gordura 60x60 cm	1


LEGENDA

TUBO DE QUEDA DE ESGOTO	TQ 100 mm
COLUNA DE VENTILAÇÃO (DEVERÁ SER PROLONGADA 15cm ACIMA DA COBERTURA)	CV 50 mm
RALO SIFONADO (diâmetro 10 cm) COM GRELHA BRANCA	RS
CAIXA DE INSPEÇÃO DE 60 x 60 cm	

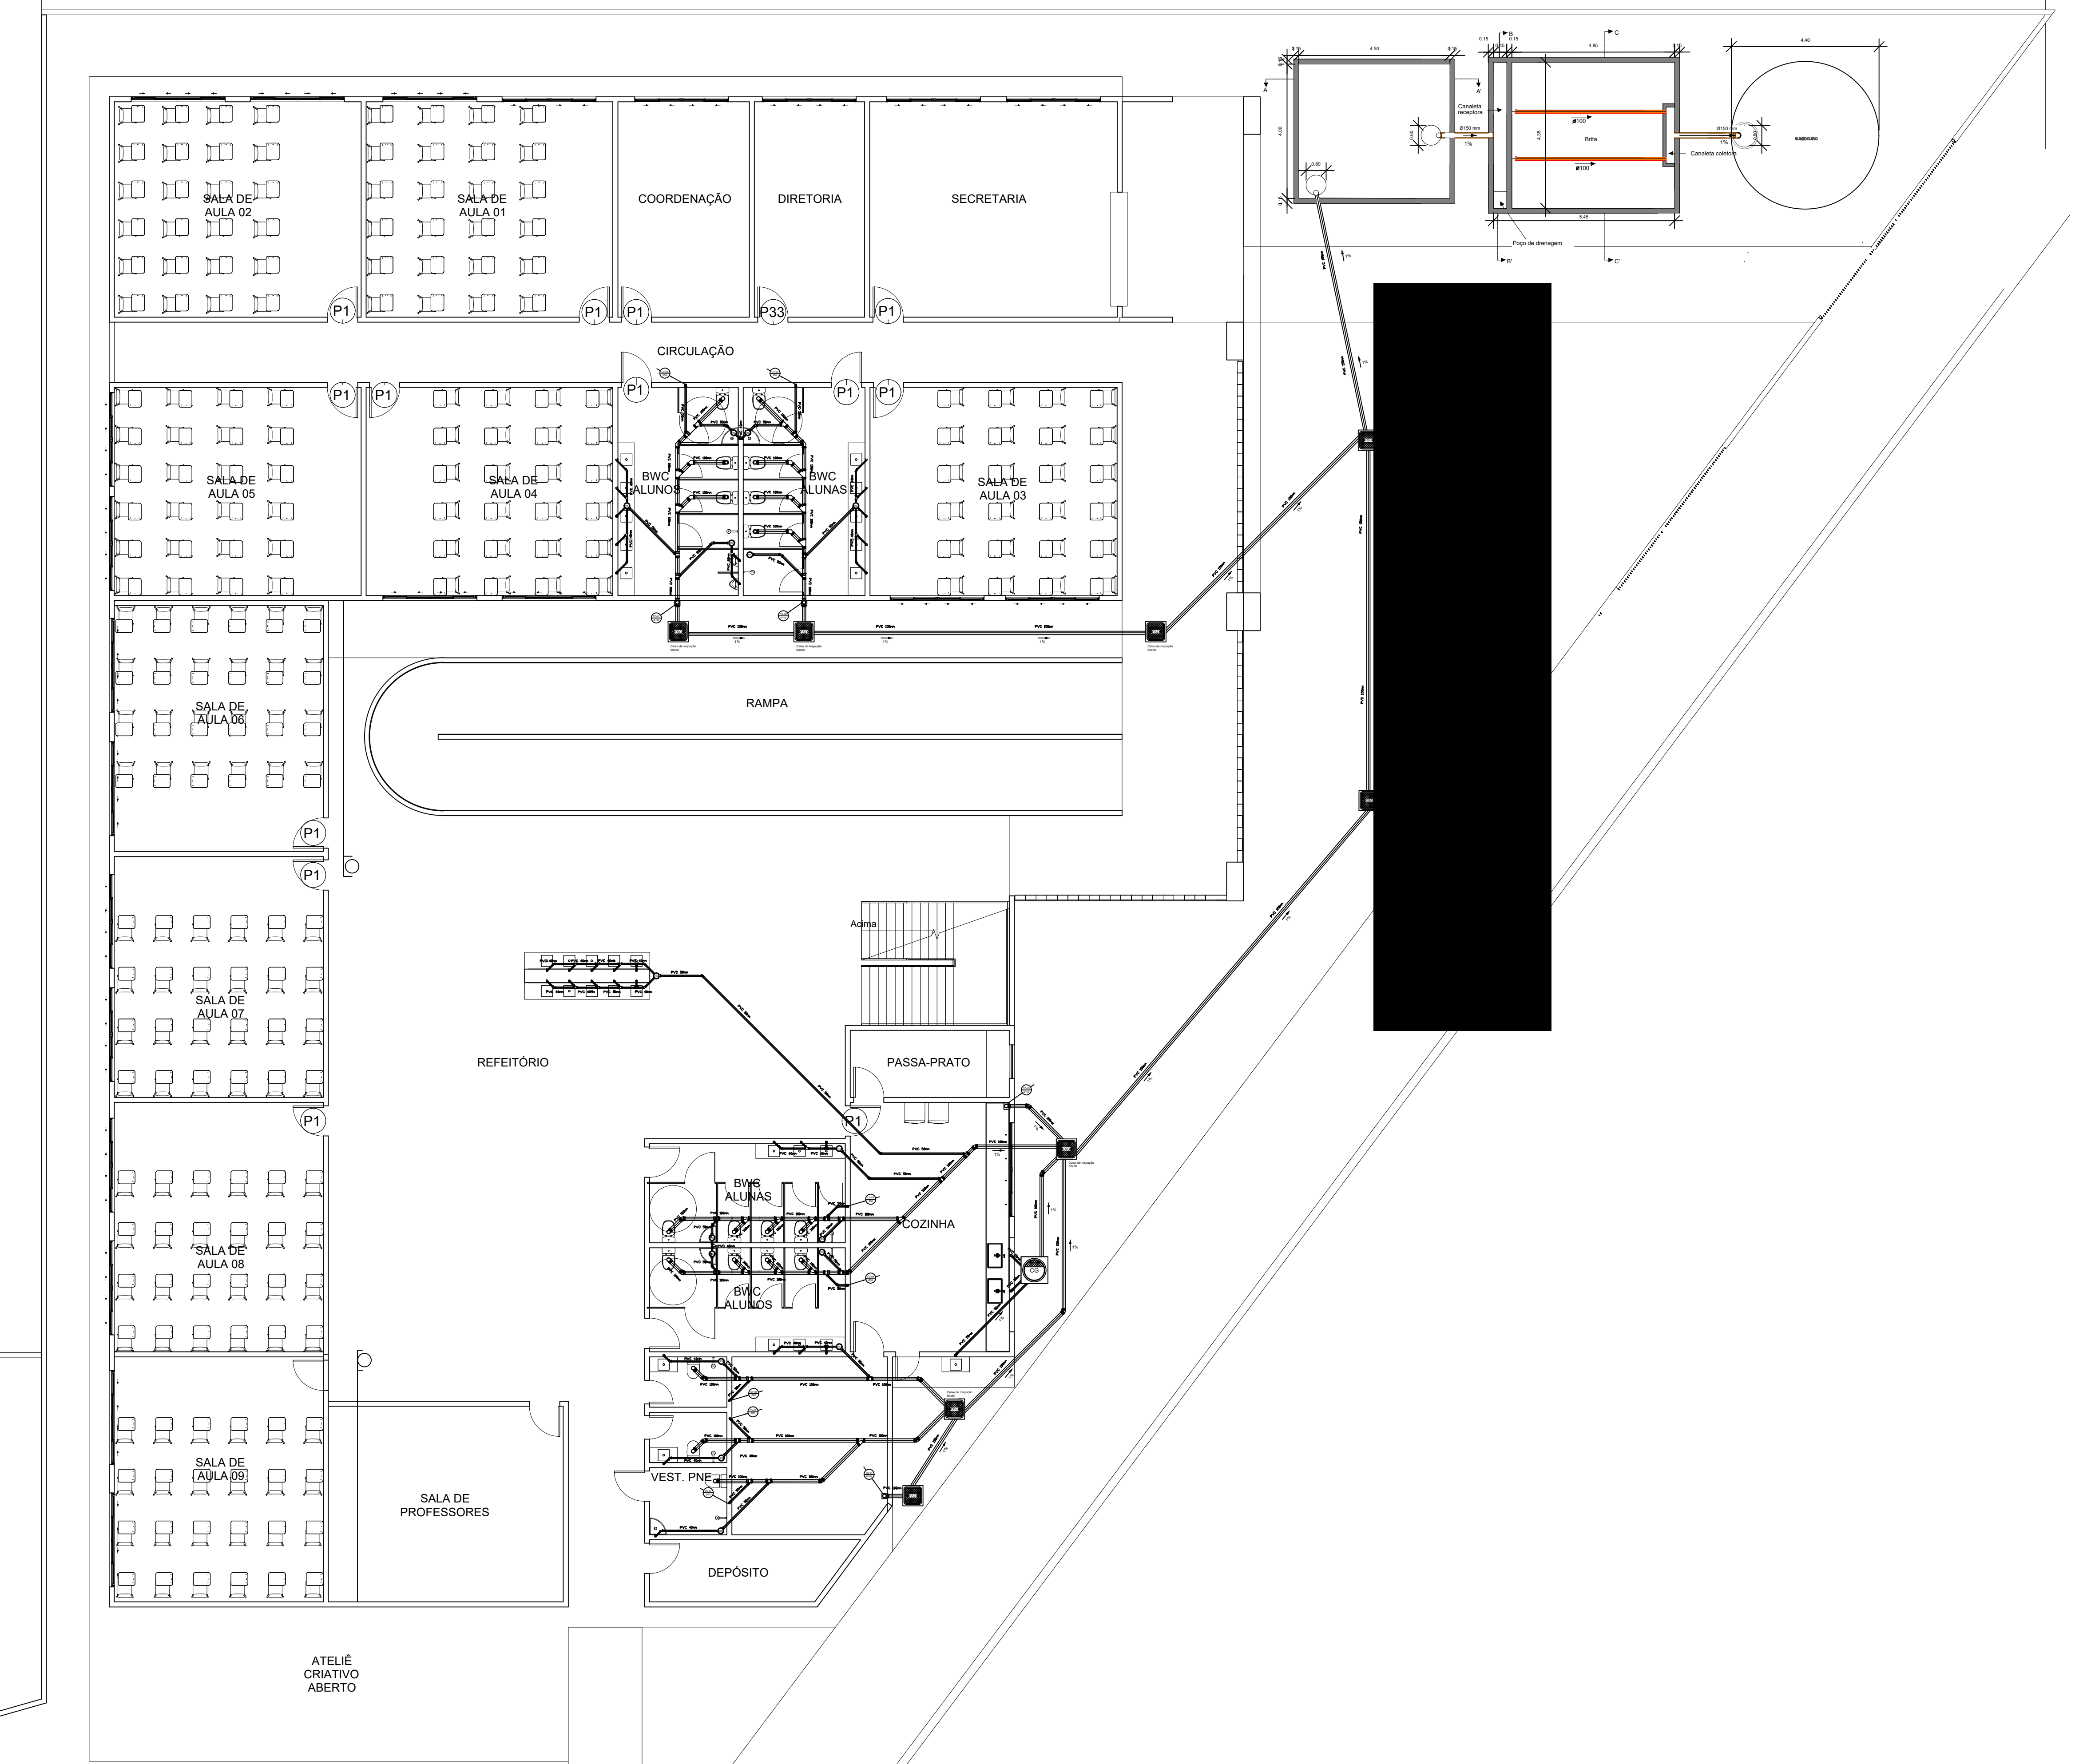


1 PLANTA BAIXA - TUBULAÇÃO SANITÁRIA TÉRREO
ESCALA: 1/100


SECRETARIA DE EDUCAÇÃO PREFEITURA DE GARANHUNS			
PREFEITURA MUNICIPAL DE GARANHUNS			
SECRETARIA DE EDUCAÇÃO			
PROJETO SANITÁRIO			
FOLHA: 01/02	DESCRIÇÃO: PROJETO SANITÁRIO DA ESCOLA SILVINO ALMEIDA		
ESCALA: INDICADA	DIAGRAMAS:	REVISÕES: 010	DATA: 13/09/2024
CONTEÚDO: TUBULAÇÃO DE ESGOTO; FOSSA; FILTRO ANAERÓBIO; SUMIDOURO			
CONTRATO Nº.:		ART Nº.:	
ADMINISTRAÇÃO: SIVALDO ALBINO RODRIGUES PREFEITO			
PROJETO: MATEUS RAMOS FRAZÃO BEZERRA ENGENHEIRO CIVIL CREA-PE Nº 150580018 SECRETARIA DE EDUCAÇÃO			
CONSTRUÇÃO			

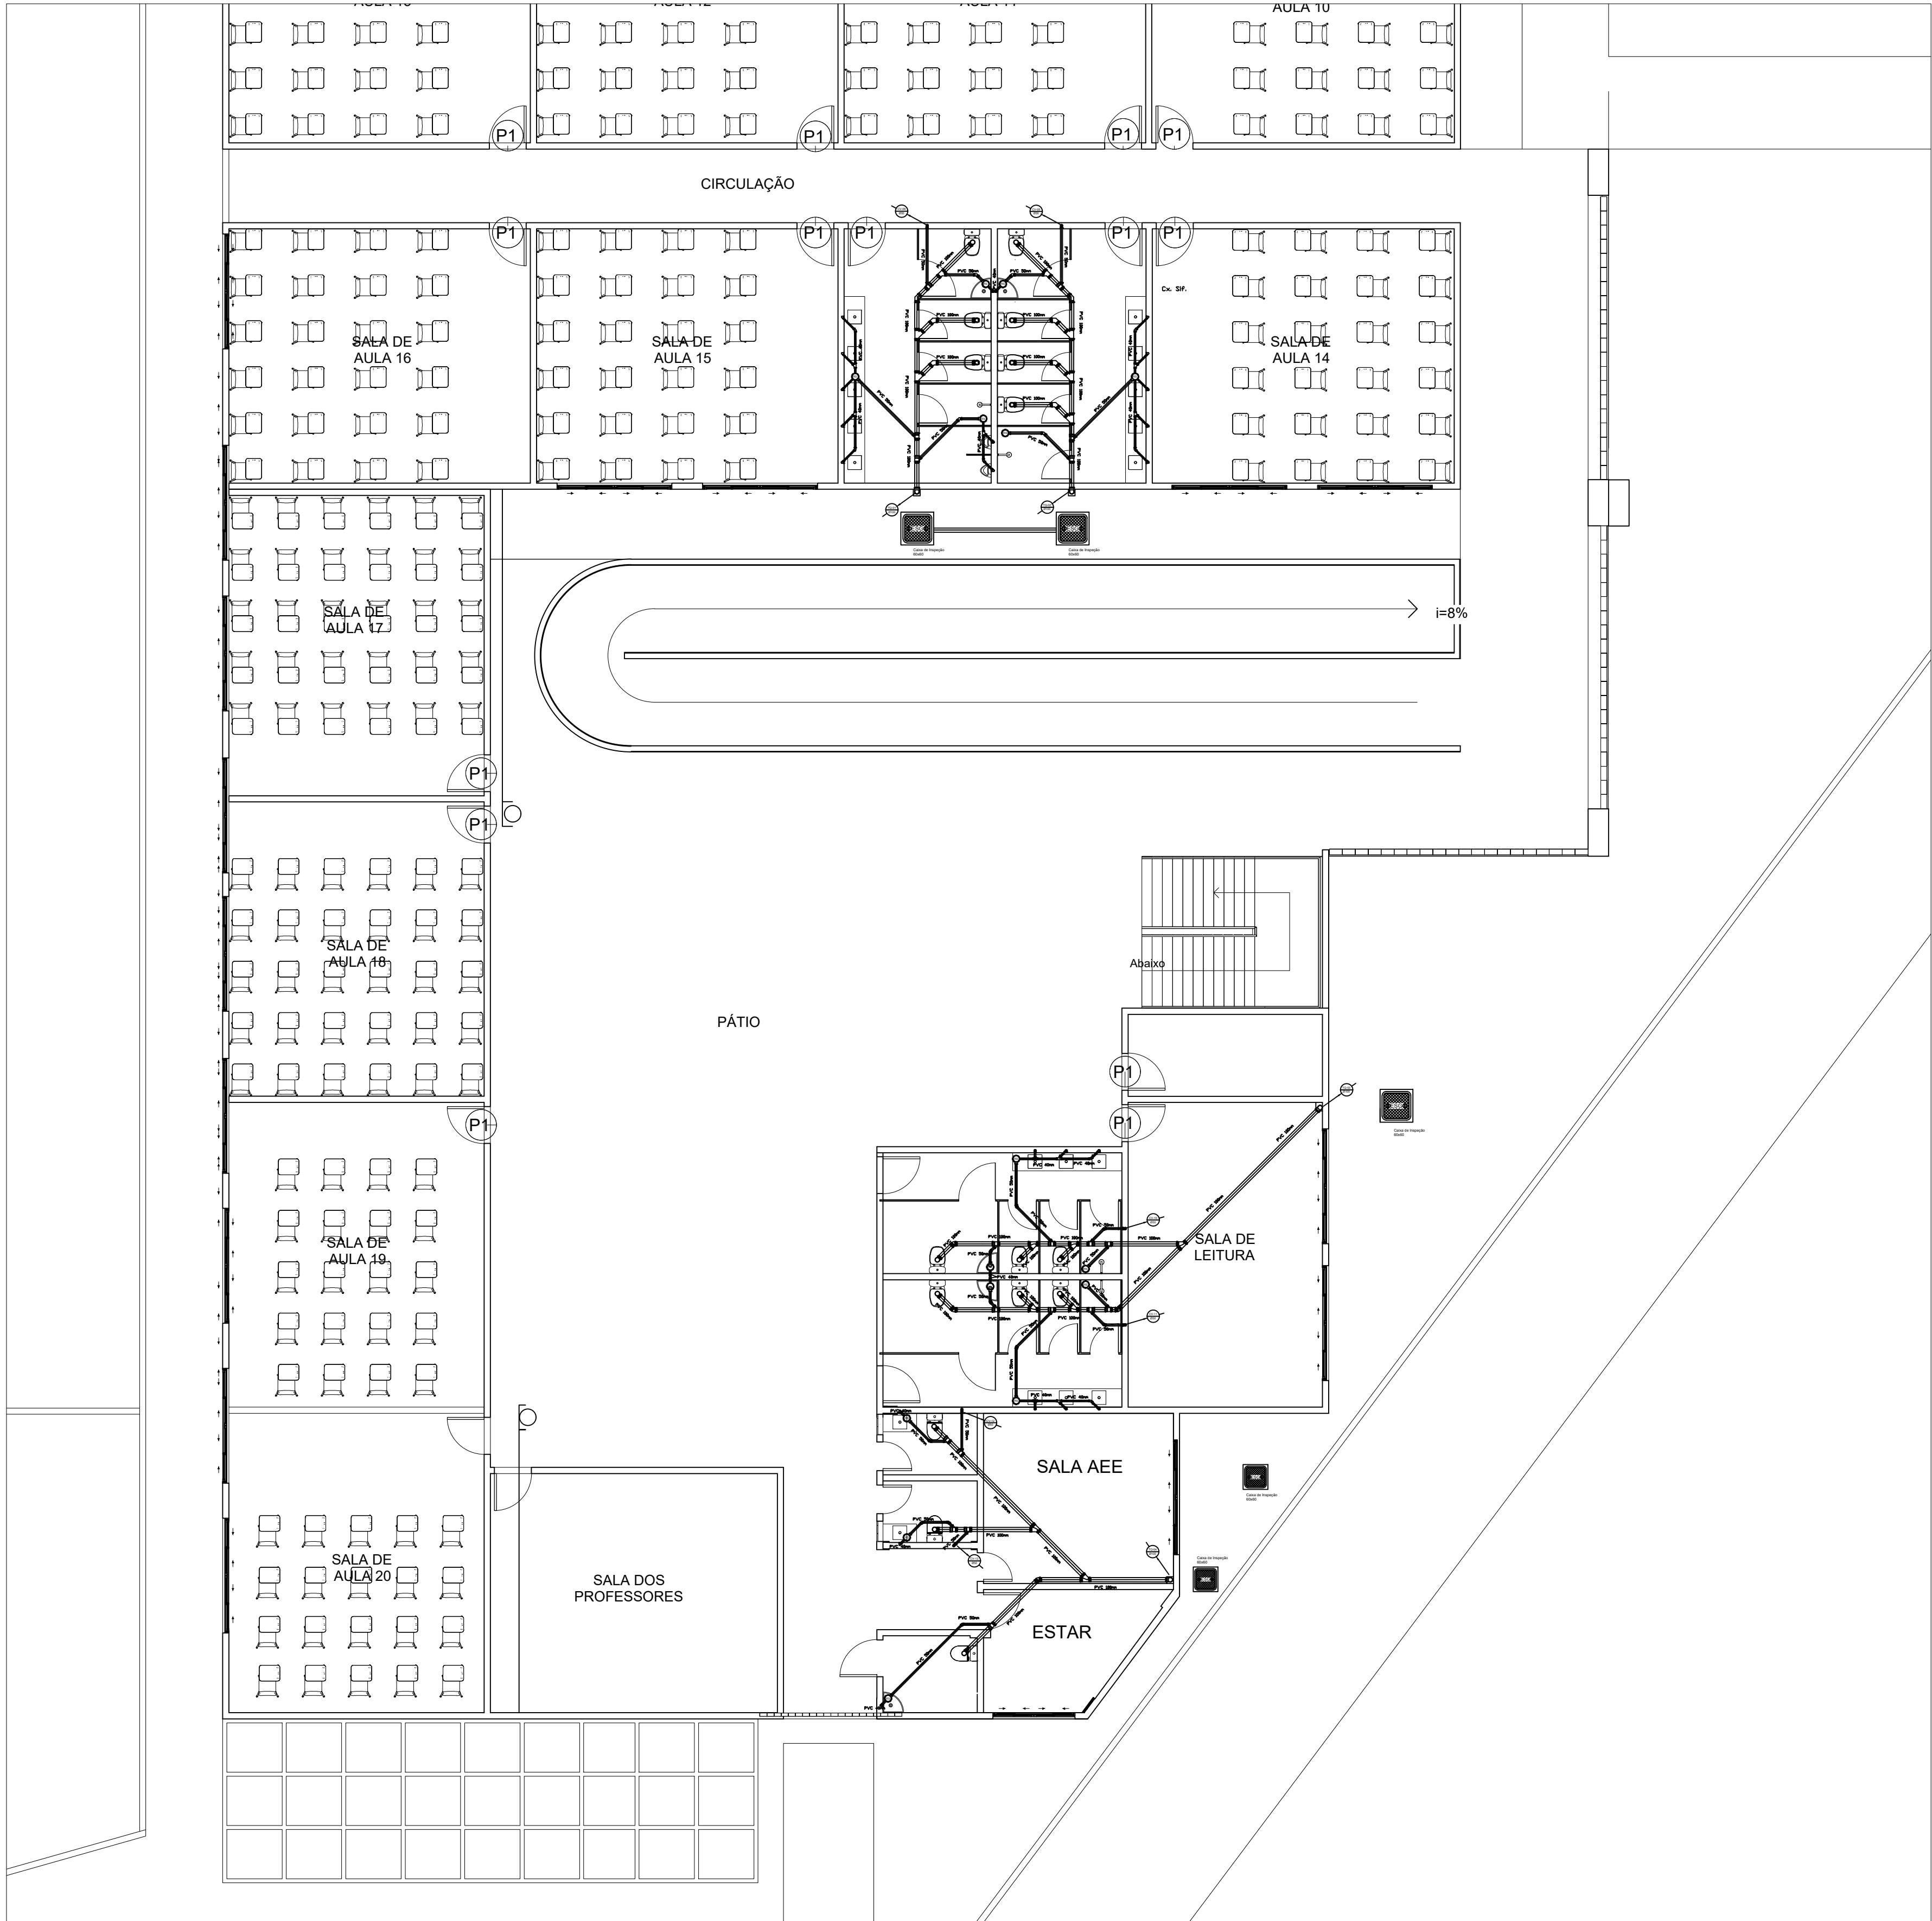


1 PLANTA BAIXA - TUBULAÇÃO SANITÁRIA 1º PAVIMENTO
ESCALA: 1/100

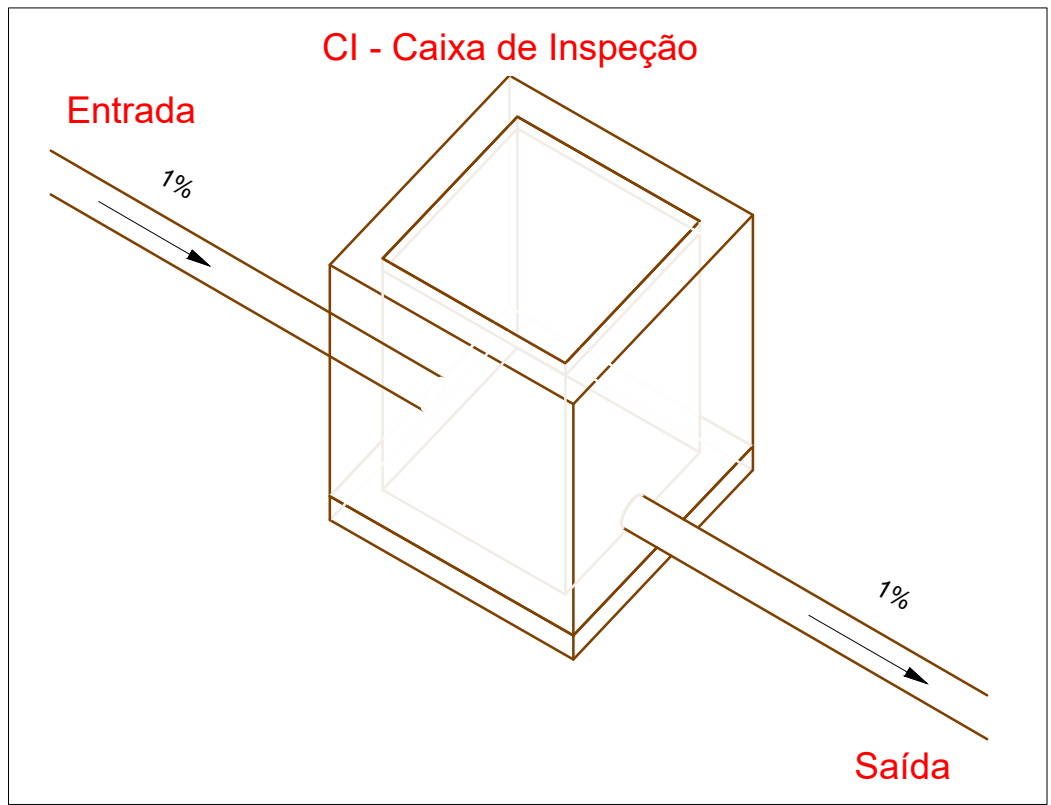


2 ISOMÉTRICA - CAIXA DE INSPEÇÃO
ESCALA: 1/20

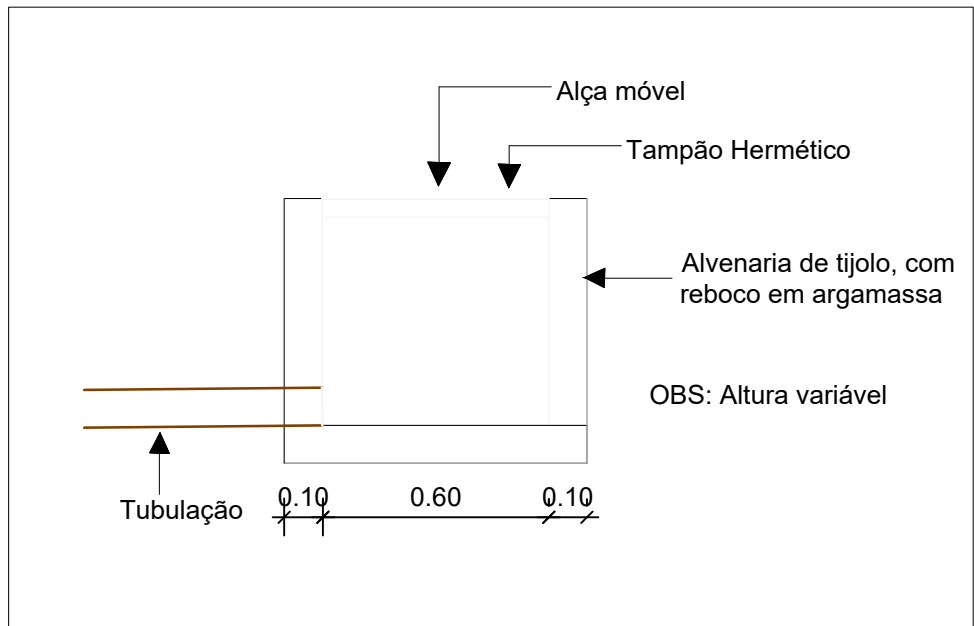

6 CORTE - CAIXA DE INSPEÇÃO
ESCALA: 1/20

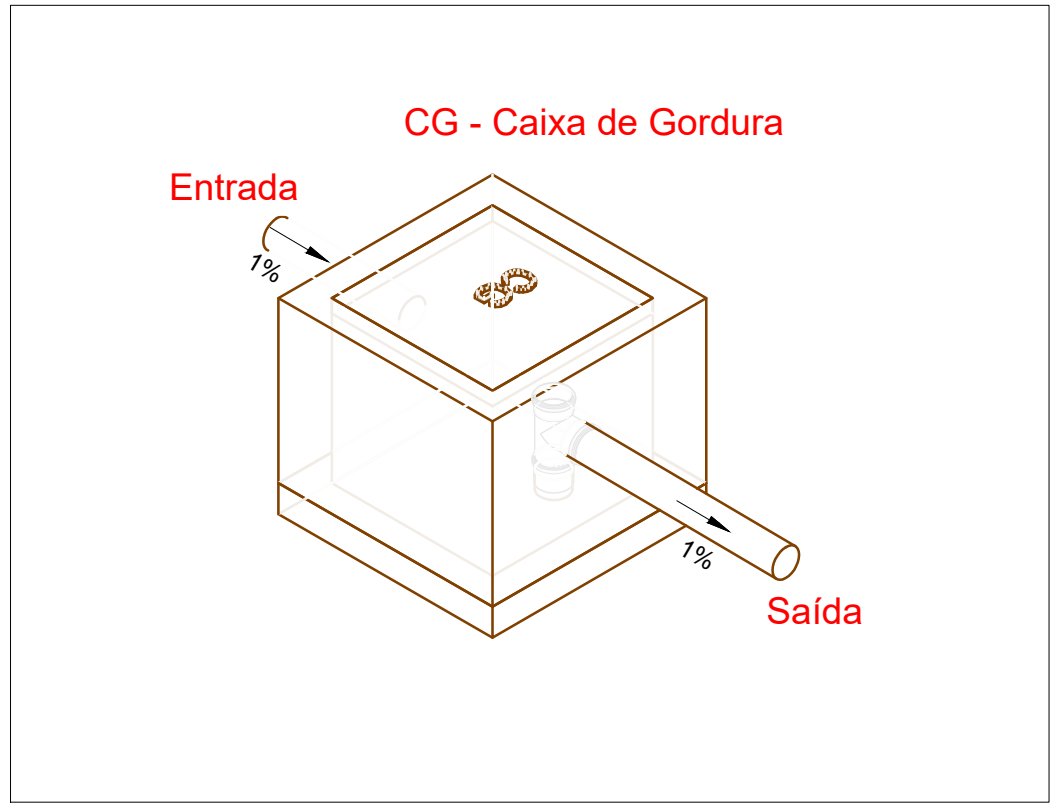

4 ISOMÉTRICA - CAIXA DE GORDURA
ESCALA: 1/20

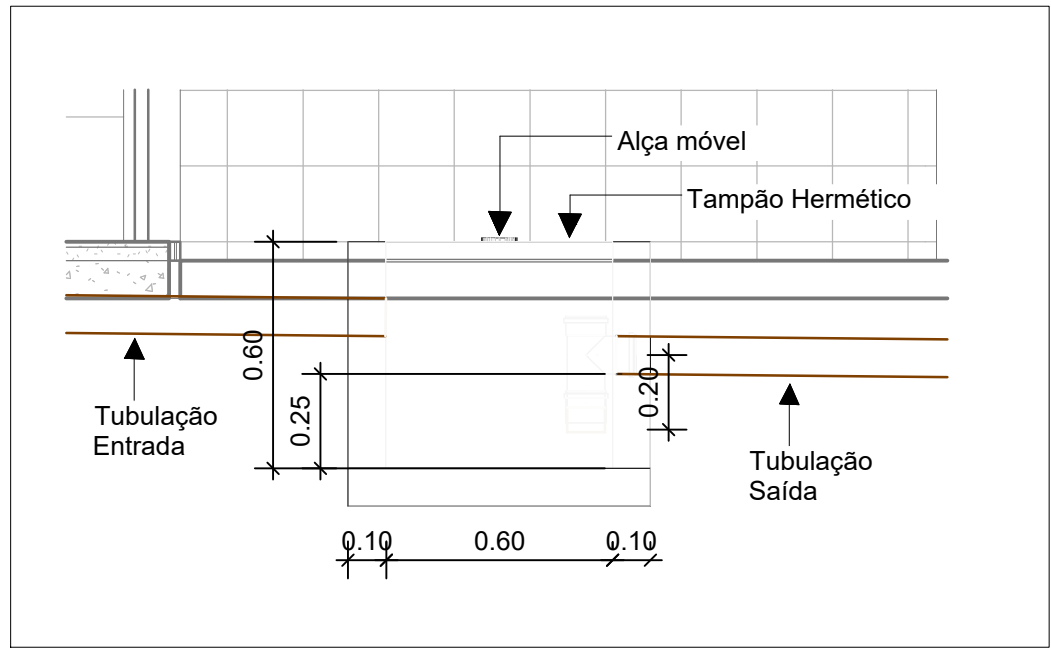

5 CORTE - CAIXA DE GORDURA
ESCALA: 1/20

SECRETARIA DE EDUCAÇÃO  PREFEITURA DE GARANHUNS			
PREFEITURA MUNICIPAL DE GARANHUNS			
SECRETARIA DE EDUCAÇÃO			
PROJETO SANITÁRIO			
FOLHA:	02/02		
DESCRIÇÃO:	PROJETO SANITÁRIO DA AMPLIAÇÃO DA ESCOLA PREFEITO AMILCAR DA MOTA VALENÇA		
ESCALA:	INDICADA	DIAGRAMAS:	-
REVISÕES:	0/0	DATA:	13/09/2024
CONTEÚDO: TUBULAÇÃO DE ESGOTO 1º PAVIMENTO; CAIXA DE INSPEÇÃO; CAIXA DE GORDURA			
CONTRATO Nº.:		ART Nº.:	

ADMINISTRAÇÃO:
SIVALDO ALBINO RODRIGUES
PREFEITO

PROJETO:
MATHEUS RAMOS FRAZÃO BEZERRA
ENGENHEIRO CIVIL
CREA-PE Nº 1820580016
SECRETARIA DE EDUCAÇÃO

CONSTRUÇÃO