



DETALHE 3 - PLANTA BAIXA -
RALO INTERNAMENTE EM BOWL

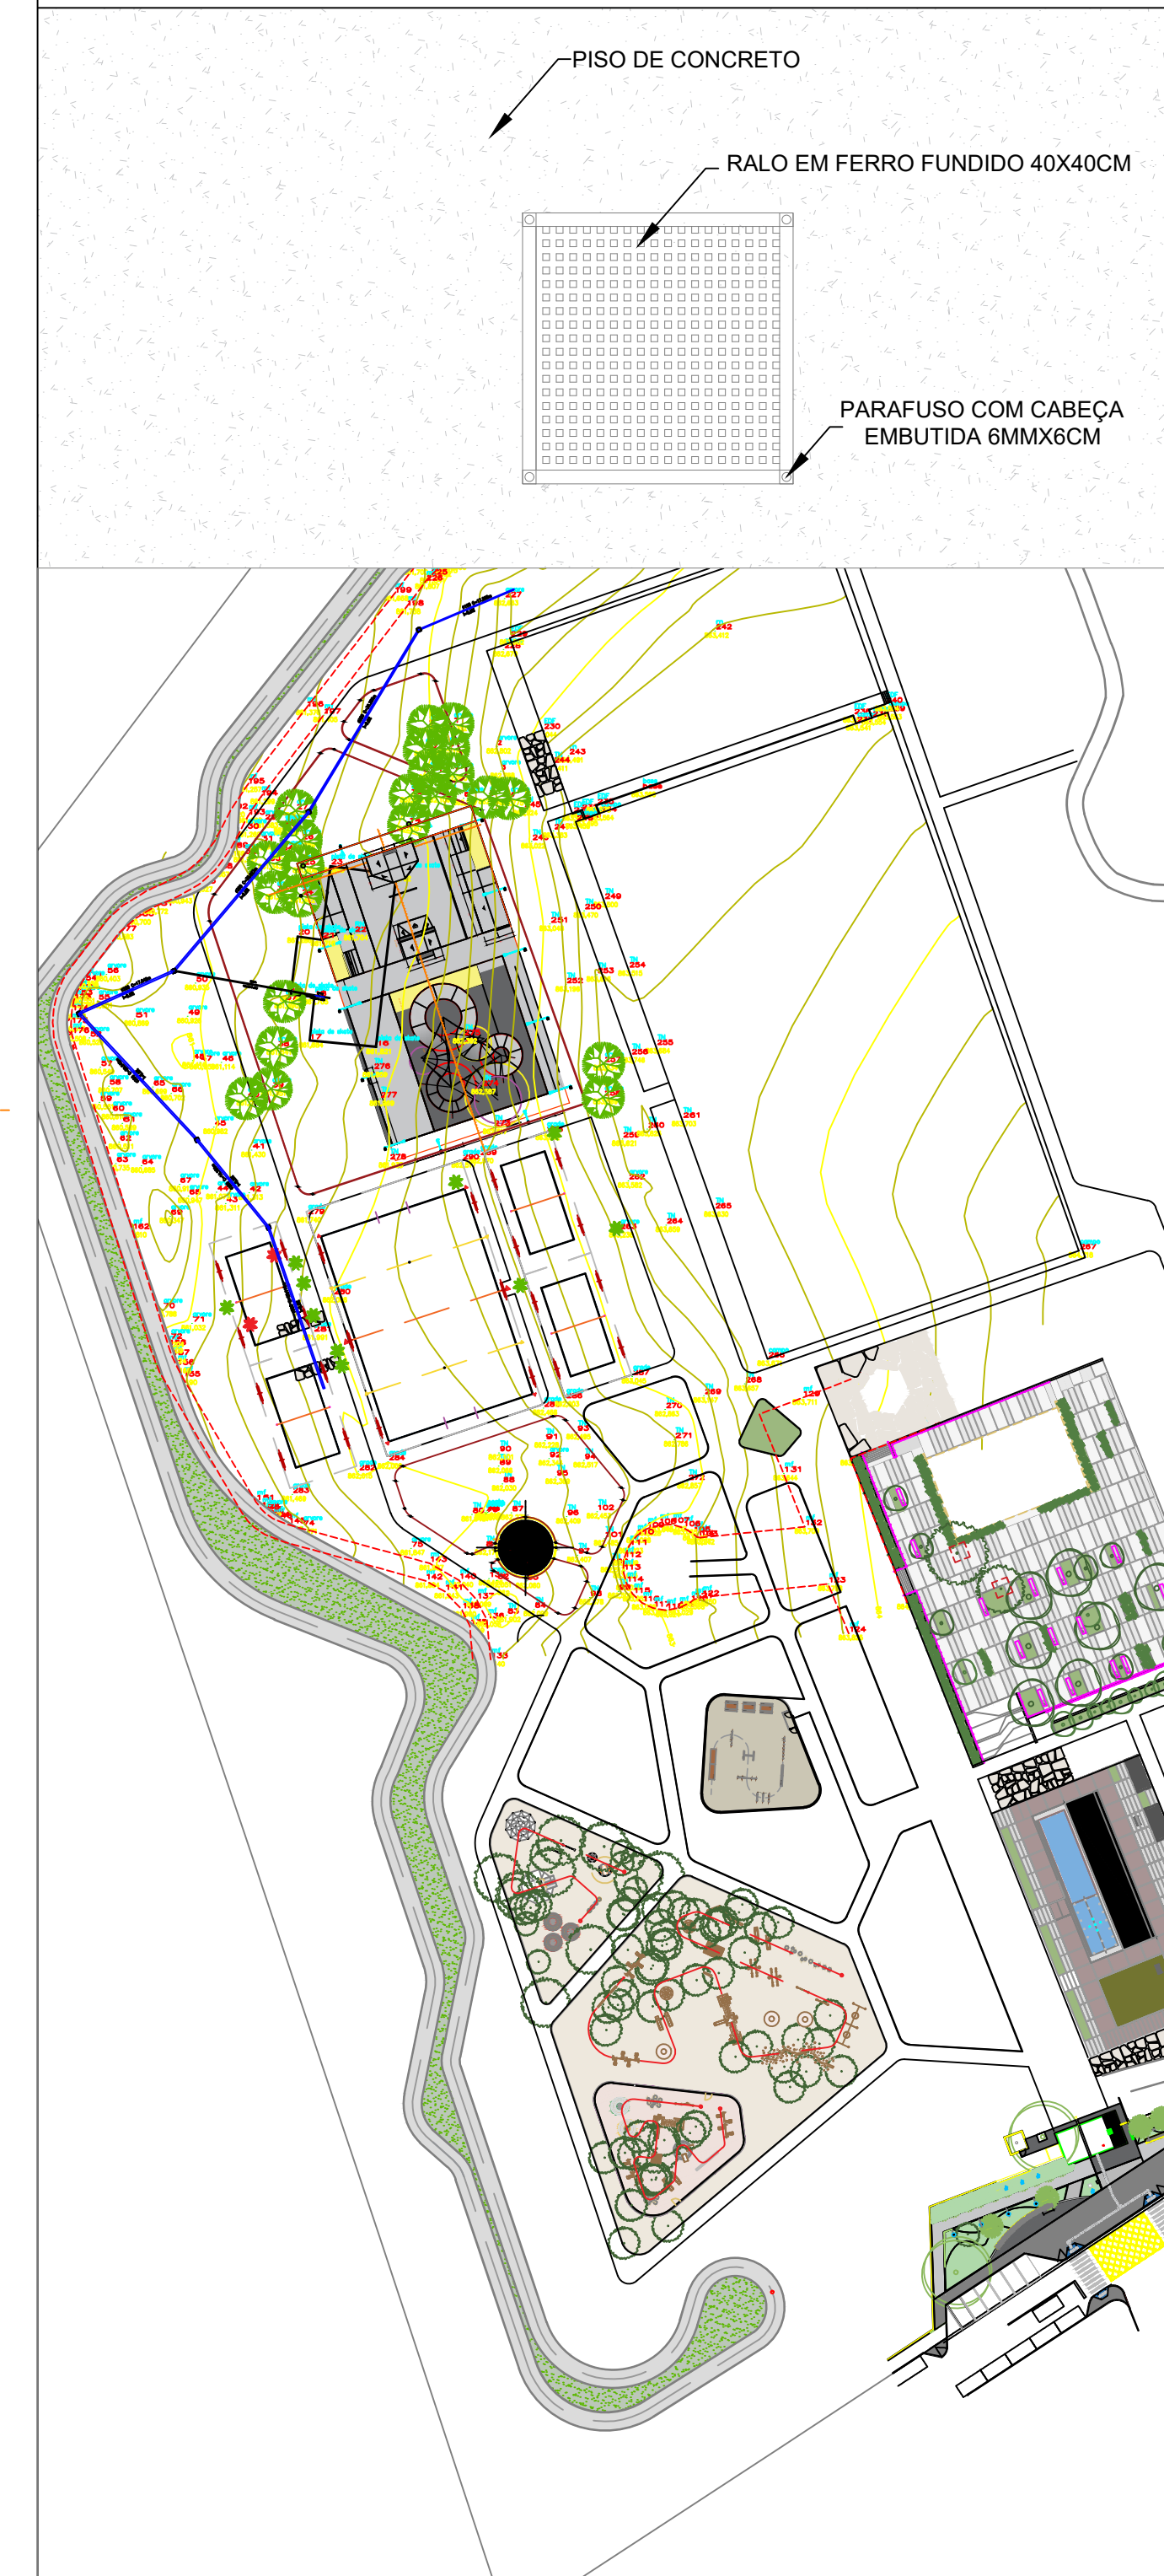


PLANTA DE LOCAÇÃO - PISTA DE SKATE
ESCALA 1/100

DETALHE 1 - CORTE - RALO
INTERNAMENTE NO BOWL

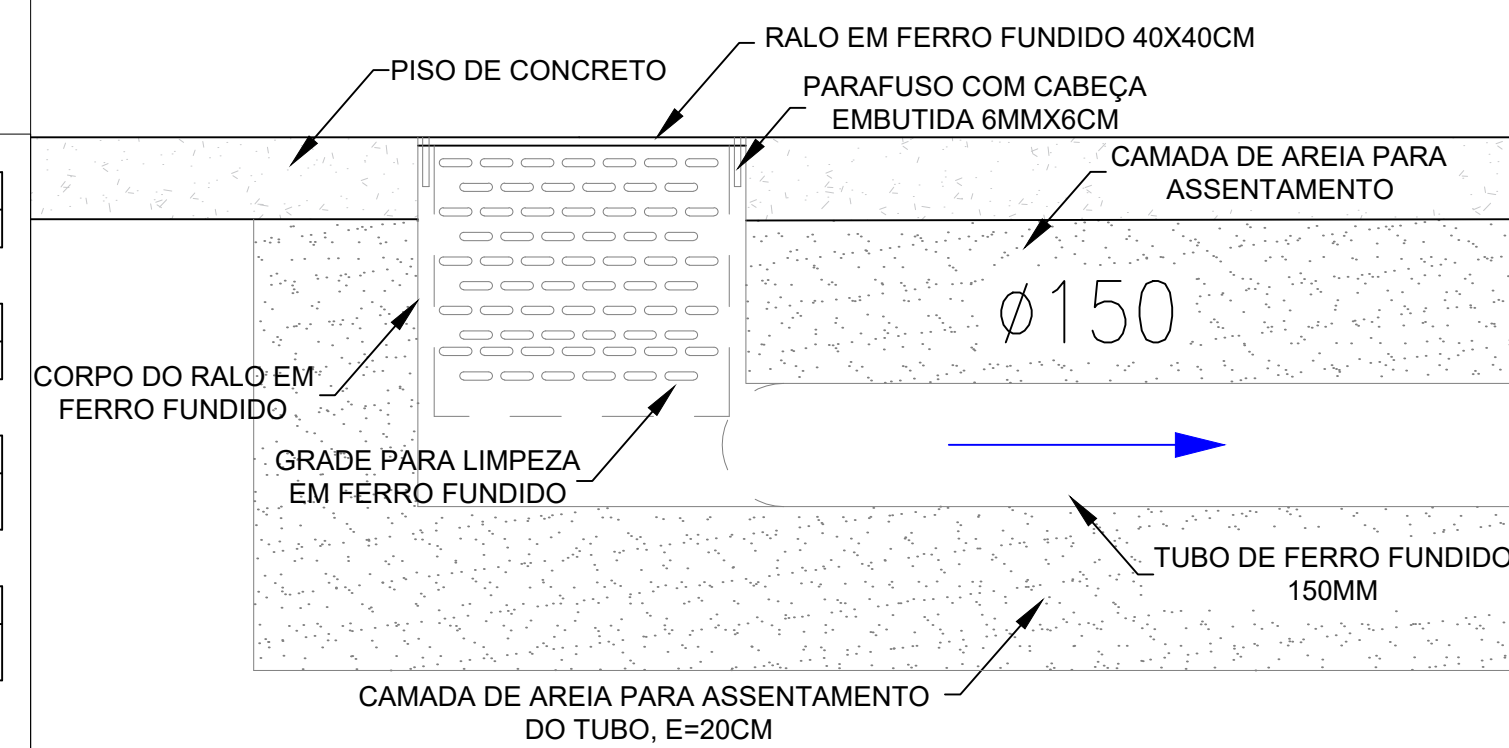

DETALHE 2 - CORTE -
CANALETA PARA CAPTAÇÃO

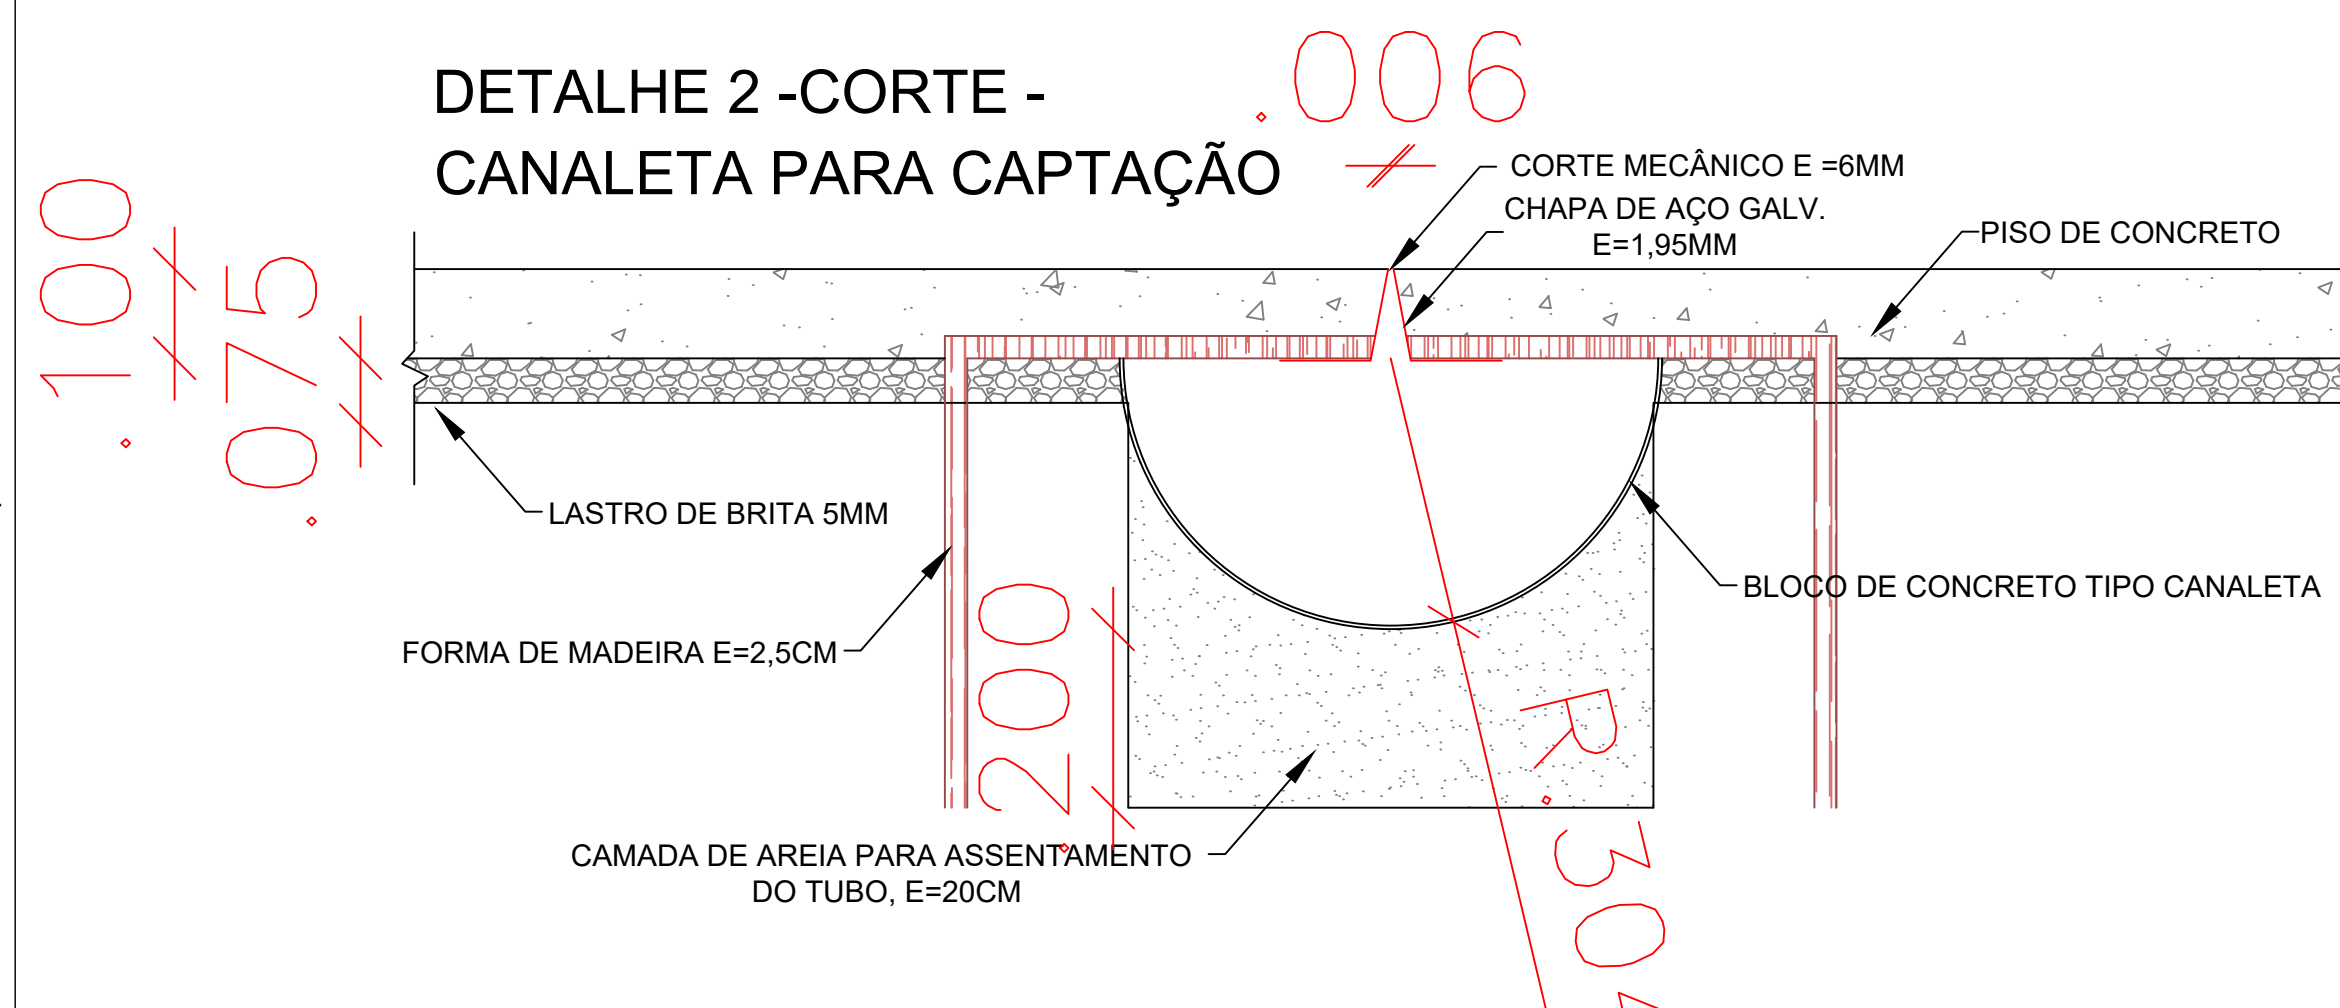

LEGENDA:

Caixas Diversas
Caixa de Inspeção 50x50 cm (Detalhado em Planta)
PVC-R Solável
Curva 45 150mm (Detalhado em Planta)
TUBULAÇÃO
Tubo Aço Galvanizado 150mm (Detalhado)
Tubo PEAD (Uso Interno e Corrugado Exter.) 150mm

