


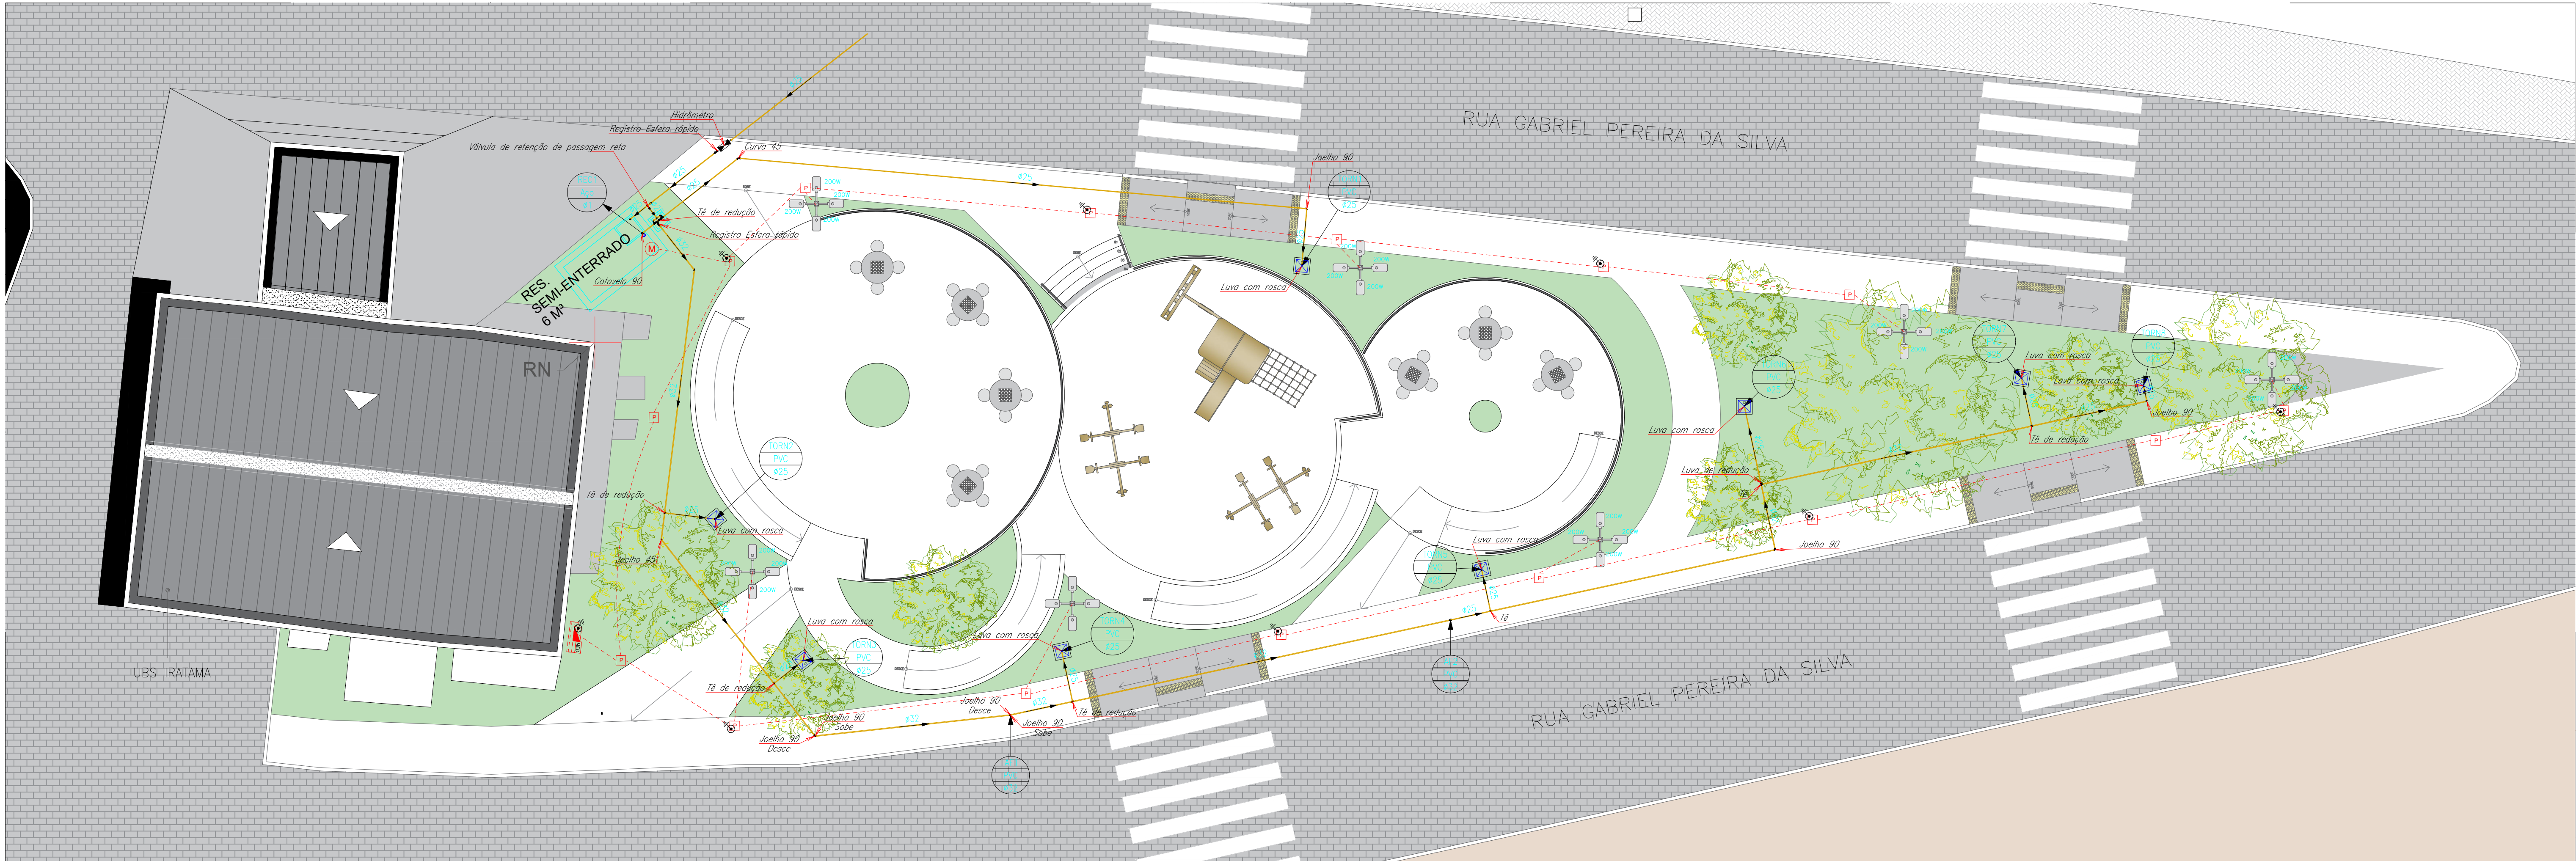

PLANTA DE ABASTECIMENTO E DISTRIBUIÇÃO DE ÁGUA
ESCALA 1:50

PVC Soldável marrom				
Quant.	Und.	Dimensão	Descrição	
82,67	m	32mm	Tubo PVC Soldável marrom (NBR 5648/pe CP19)	
55,13	m	25mm	Tubo PVC Soldável marrom (NBR 5648/pe CP19)	
1,80	m	32mmx1"	Tubo rosçável para saída do motor	
1	pc	32mm	Curva 45	
2	pc	32mm	Joelho 45	
16	pc	25mm	Joelho 90	
5	pc	32mm	Joelho 90	
1	pc	32mmx1"	Linha com rosca	
8	pc	25mmx3/4"	Linha com rosca	
1	pc	32mmx25mm	Linha de redução	
2	pc	32mm	Tê	
3	pc	25mm	Tê	
6	pc	32mmx25mm	Tê de redução	

Aço Galvanizado				
Quant.	Und.	Dimensão	Descrição	
2	pc	1"	Cotovelo 90	

Motor, Registros,Valv.,Hid				
Quant.	Und.	Dimensão	Descrição	
1	pc	3/4"	Hidrômetro	
1	pc	3/4"	Registro Esfera rápido	
2	pc	1"	Registro Esfera rápido	
3	m	1,7 m x ø8mm	Corrente para suporte do motor	
4	pc	ø25x3/4"	Torneira de jardim	
5	pc	ø3/4"x25mm	Válvula de retenção de passo reto	

PVC Soldável marrom	
•	- Curva 45 32mm (Detalhado/em Planta)
•	- Joelho 45 32mm (Detalhado/em Planta)
•	- Joelho 90 25mm (Detalhado/Desce)
•	- Joelho 90 25mm (Detalhado/em Planta)
•	- Joelho 90 25mm (Detalhado/Sobe)
•	- Joelho 90 32mm (Detalhado/Desce)
•	- Joelho 90 32mm (Detalhado/em Planta)
•	- Joelho 90 32mm (Detalhado/Sobe)
•	- Linha com rosca 25mmx3/4" (Detalhado/Sobe)
•	- Linha com rosca 32mmx1" (Detalhado/em Planta)
•	- Linha de redução 32x25mm (Detalhado/em Planta)
•	- Tê 25mm (Detalhado/em Planta)
•	- Tê 32mm (Detalhado/em Planta)
•	- Tê de redução 32x25mm (Detalhado/em Planta)
•	- União 25mm (Detalhado/em Planta)
Aço Galvanizado	
•	- Cotovelo 90 1" (Detalhado/Desce)
•	- Cotovelo 90 1" (Detalhado/Sobe)
Registros,Valv.,Hid	
▼	- Registro Esfera rápido 1" (Detalhado/em Planta)
▼	- Registro Esfera rápido 3/4" (Detalhado/em Planta)
★★	- Hidrômetro 3/4" (Unificar/em Planta)
PRUMADAS	
○	TORNEIRAS DE ABASTECIMENTO
○	Água Fria
○	REC
TUBULAÇÃO	
—	- Tubo PVC Soldável marrom (NBR 5648/pe CP19) 25mm (Detalhado)
—	- Tubo PVC Soldável marrom (NBR 5648/pe CP19) 32mm (Detalhado)
—	- Tubo PVC Soldável marrom (NBR 5648/pe CP19) (Unificar)

EMISSÃO INICIAL		ENOS		PREFEITURA		11/02/2026		R00	
DESCRICAÇÃO		EXECUTADO		SOLICITANTE		DATA		REVISÃO	
PREFEITURA DE GARANHUNS SECRETARIA DE PLANEJAMENTO									
OBRA									
Endereço									
ART		Contrato		Processo		Área			
ART		CONTRATO		PROCESSO		ÁREA			
Desenho									
INSTALAÇÕES HIDRÁULICAS									
PE.HID.2026.01.005-001-R00_									
Administração									
PLANTA E LOCAÇÃO DOS RAMAIS DE ABASTECIMENTO									
PLANTA BAIXA									
DETALHES									
Administração									
Res. Técnico									
SILVALDO RODRIGUES ALBINO									
PREFEITO									
11.303.986/0001-00									
Isaac Rodrigues									
ENGENHEIRO CIVIL									
CREA-PE: 18216474-1									
ISAC DA SILVA RODRIGUES									
ENGENHEIRO CIVIL									
CREA-PE: 18216474-1									
ARQUIVO PE.HID.2026.01.005-001-R00_ _DWG									