







1 PLANTA BAIXA - TUBULAÇÃO SANITÁRIA
ESCALA: 1/50

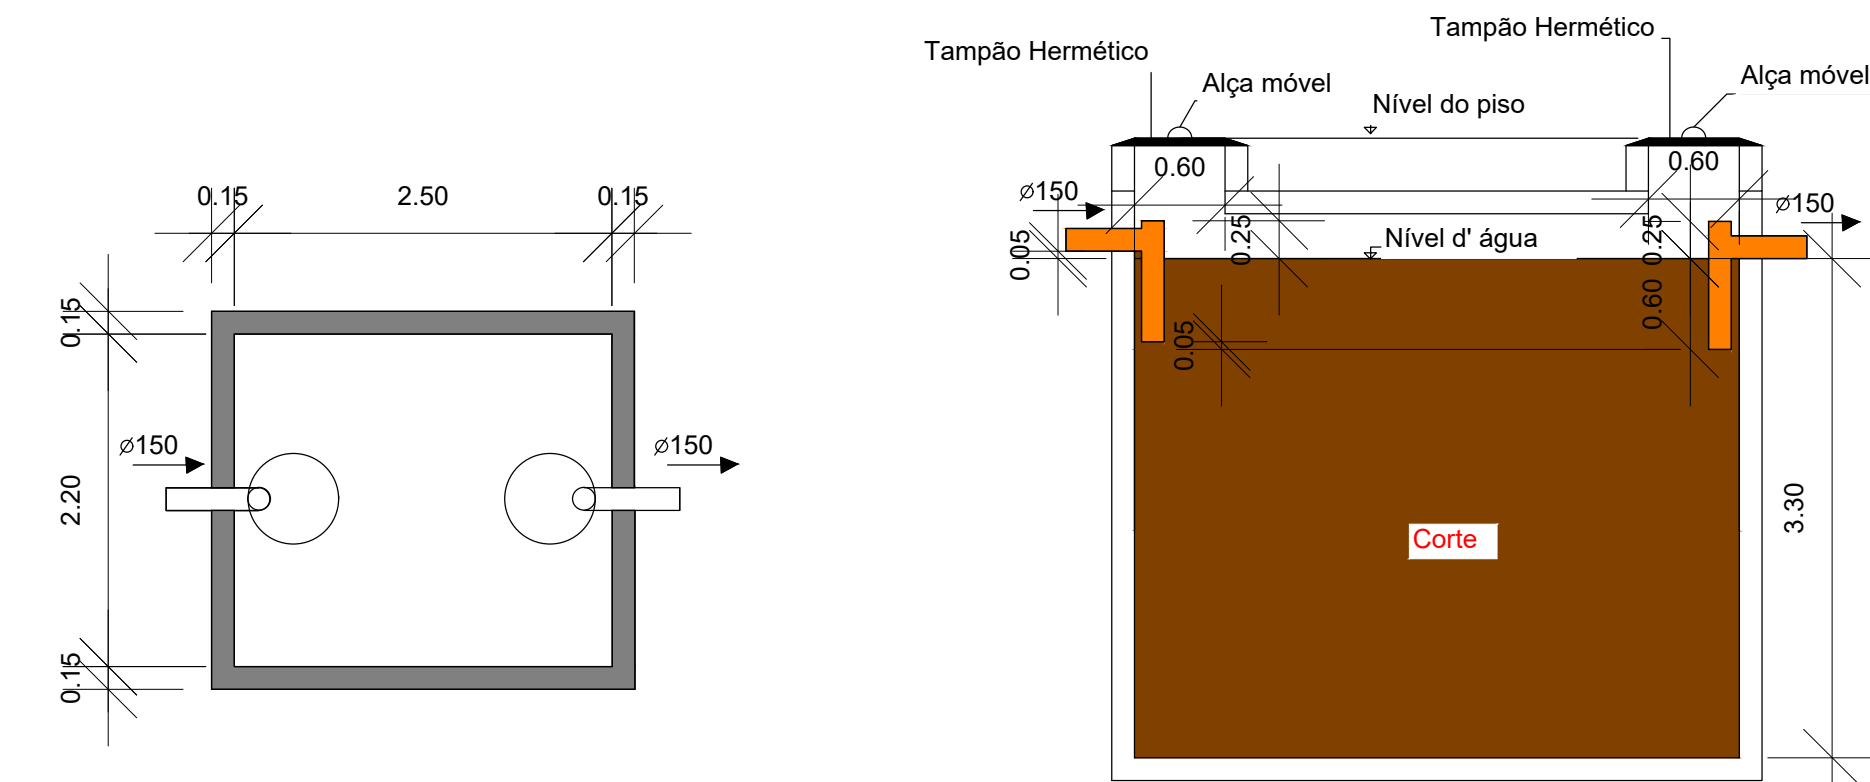



2 TANQUE SÉPTICO
ESCALA: 1/50

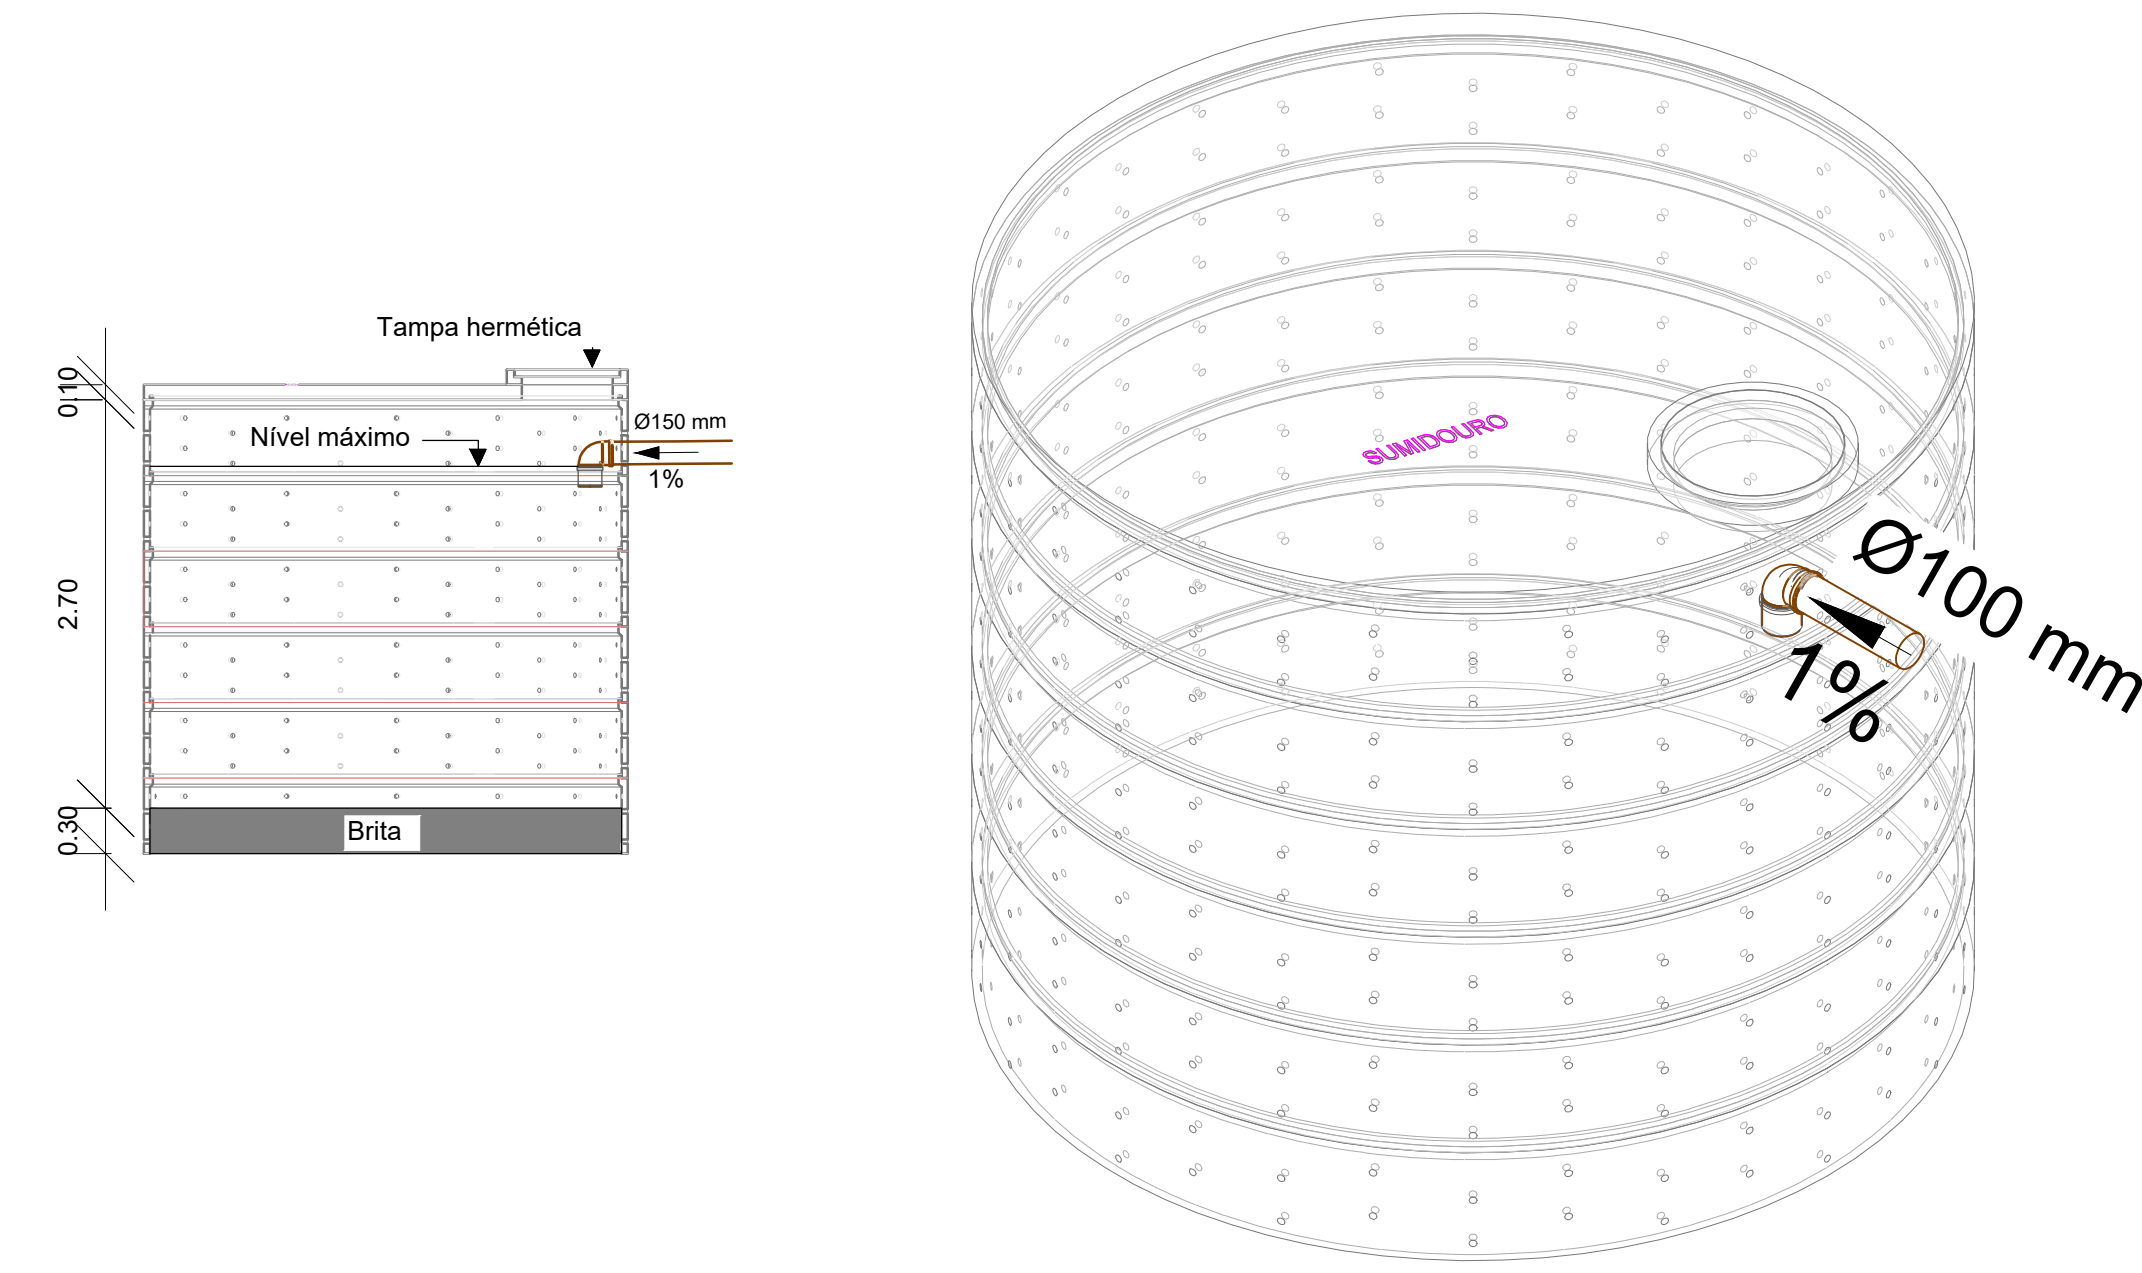

3 SUMIDOURO
ESCALA: 1/50

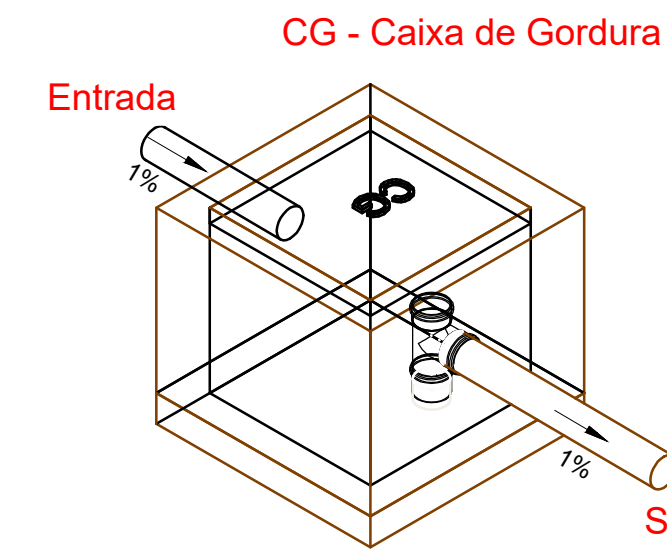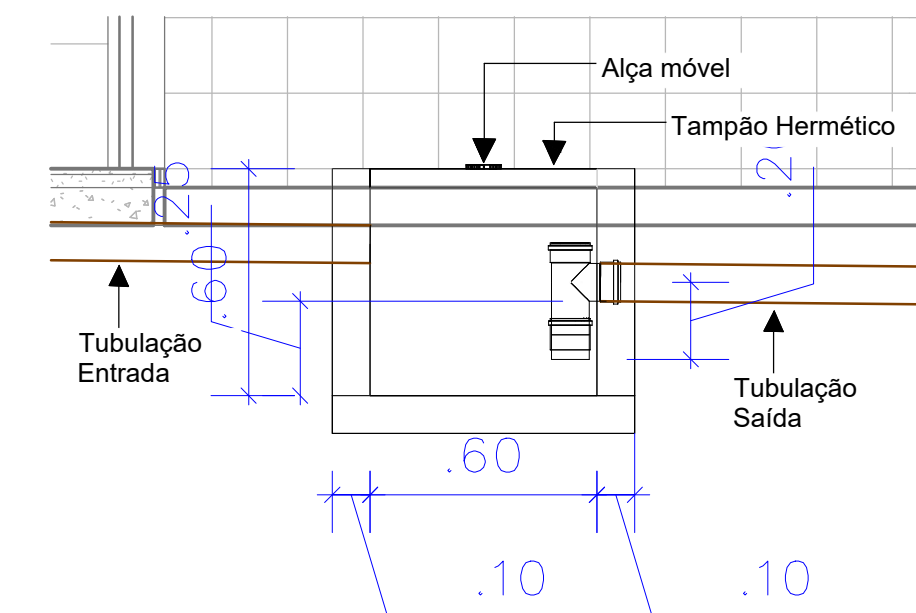

4 CAIXA DE GORDURA - CORTE E ISOMÉTRICO
ESCALA: 1/20

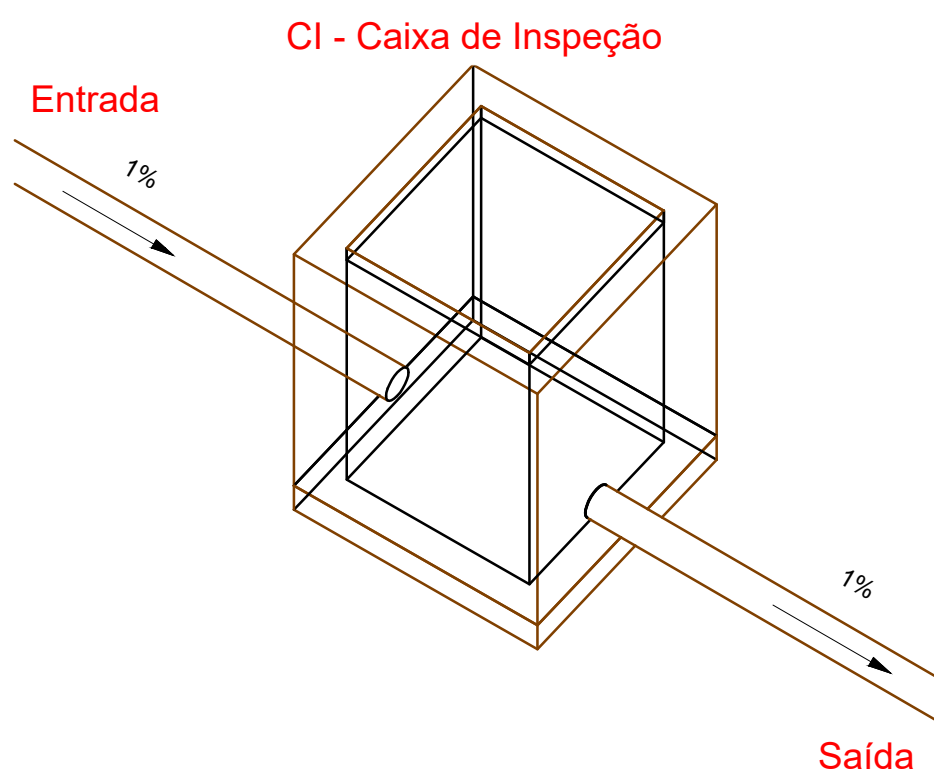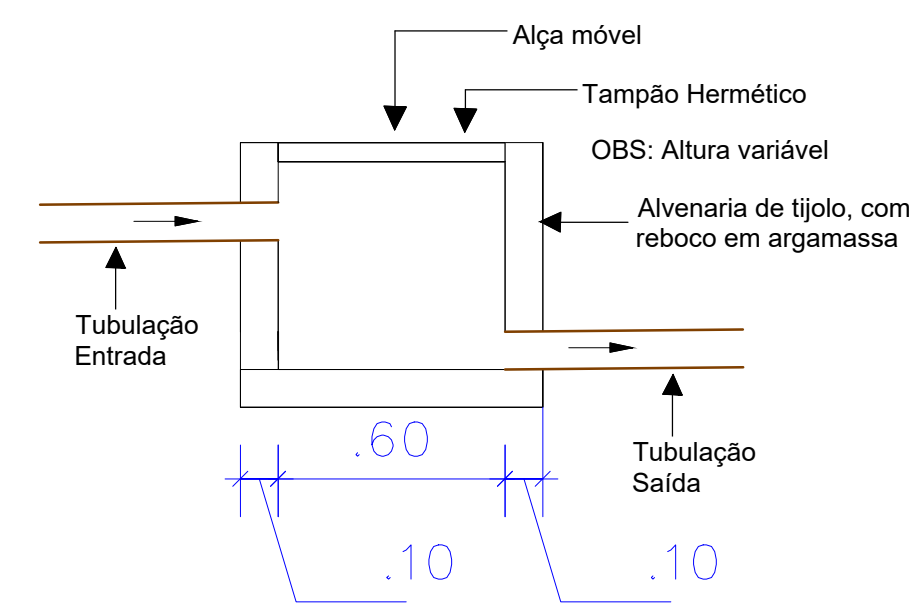

5 CAIXA DE INSPEÇÃO - CORTE E ISOMÉTRICO
ESCALA: 1/20

- NOTAS GERAIS
- 1 - CONFERIR MEDIDAS EM OBRA.
 - 2 - MEDIDAS EM METRO, EXCETO QUANDO INDICADO.
 - 3 - AS COTAS PREVALECEM SOBRE O DESENHO.
 - 4 - ESTE PROJETO FOI DESENVOLVIDO A PARTIR DO PROJETO DE ARQUITETURA.
 - 5 - PARA QUALQUER DÚVIDAS E/OU DIVERGÊNCIAS COMUNICAR IMEDIATAMENTE.
- NOTAS ESPECÍFICAS
- 1 - AS PROFUNDIDADES DAS CAIXAS DE INSPEÇÃO E POÇOS DE VISITA, PODERÁ SER AJUSTADO CONFORME O PERFIL DO TERRENO, DESDE QUE SEJAM GARANTIDAS AS INCLINAÇÕES MÍNIMAS PREVISTAS EM NORMA.
 - 2 - CAIXAS DE INSPEÇÃO DE ATÉ 1,00 METRO DE PROFUNDIDADE SERÃO DE 60X60 CM. PROFUNDIDADE ACIMA DE 1,00 METRO DEVERÁ SER POÇO DE VISITA.
 - 3 - TODA TUBULAÇÃO SERÁ EM PVC SÉRIE NORMAL.

LEGENDA		
COLUNA DE VENTILAÇÃO (DEVERÁ SER PROLONGADA 15cm ACIMA DA COBERTURA)		
RAIO SIFONADO COM GRELHA BRANCA	CV	50 mm
CAIXA DE INSPEÇÃO DE 60 x 60 cm	RS	
CG - Caixa de Gordura 40x40 cm	CG	

QUANTITATIVO - CONEXÕES		
Sistema	Descrição	Quantidade
Esgoto	Junção 45° Diâmetro de PVC Rígido Branco Série Normal, conforme NBR 5626	10
	Junção 45° Diâmetro de PVC Rígido Branco Série Normal, conforme NBR 5626	5
	Junção 45° Diâmetro de PVC Rígido Branco Série Normal, conforme NBR 5626	1
	Junção 45° Diâmetro de PVC Rígido Branco Série Normal, conforme NBR 5626	50
	Junção 45° Diâmetro de PVC Rígido Branco Série Normal, conforme NBR 5626	10
	Junção 45° Diâmetro de PVC Rígido Branco Série Normal, conforme NBR 5626	10
	Junção 45° Diâmetro de PVC Rígido Branco Série Normal, conforme NBR 5626	8
	Junção 45° Diâmetro de PVC Rígido Branco Série Normal, conforme NBR 5626	5
	Junção 45° Diâmetro de PVC Rígido Branco Série Normal, conforme NBR 5626	1
	Base Sifonada Redutora, PVC, DN 100 X 50MM, Junta Soldada	10

QUANTITATIVO - CAIXAS DE INSPEÇÃO E GORDURA		
SISTEMA	DESCRIÇÃO	QUANTIDADE
Esgoto	CI - Caixa de Inspeção 60x60 cm	2
Esgoto	CG - Caixa de Gordura 40x40 cm	1
Esgoto	CI - Caixa de Inspeção 60x60 cm	7

QUANTITATIVO - TUBOS RÍGIDOS		
Tipos de sistema	Diâmetro	Comprimento
Esgoto	100 mm	22,30
Esgoto	50 mm	44,60
Esgoto	150 mm	30,00

QUADRO DE ÁREAS

TERRENO: 1.571m²
TOTAL CONSTRUÍDO: 942,62m²
ÁREA DA COBERTURA: 942,62m²
TAXA DE OCUPAÇÃO: 60%
COEF. DE UTILIZAÇÃO: 1,85
SOLO NATURAL: 628,35m²

PREFEITURA DE Garanhuns

JUNTOS, CONSTRUINDO O FUTURO.

SECRETARIA DE EDUCAÇÃO

PROPRIETÁRIO: PREFEITURA MUNICIPAL DE GARANHUNS - PE

PROJETO: MATHEUS RAMOS FRAZÃO BEZERRA - CREA/PE: 1820580016

DESCRIÇÃO: PROJETO SANITÁRIO DA ESCOLA MANOEL CORREIA EVANGELISTA

CONTEÚDO DA PRANCHA: PLANTA BAIXA - ESGOTO SANITÁRIO

RESPONSÁVEIS TÉCNICOS

APROVAÇÃO

MATHEUS RAMOS FRAZÃO BEZERRA
ENGENHEIRO CIVIL
CREA/PE: 1820580016
CPF: 099.818.894-82

WILZA ALEXANDRA DE CARVALHO RODRIGUES VICTORINO
SECRETARIA DE EDUCAÇÃO
CPF: 000.448.184-40

ÁREA TÉCNICA:

DATA:

ESCALA:

PRANCHA:

ENGENHARIA CIVIL

FEVEREIRO 2026

COMO INDICADA

01/01