






1 PLANTA BAIXA
ESCALA 1/100

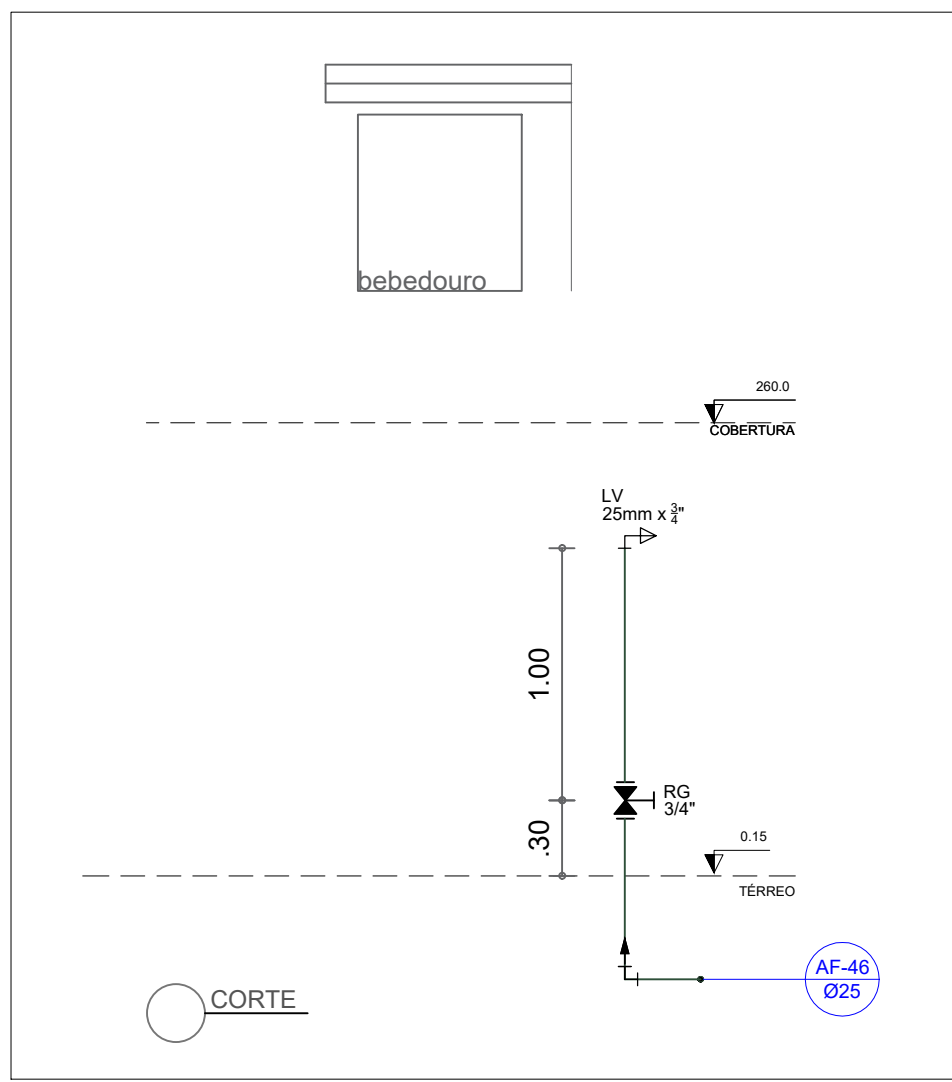


4 CORTE DOS DOIS BEBEDOUROS
1/40

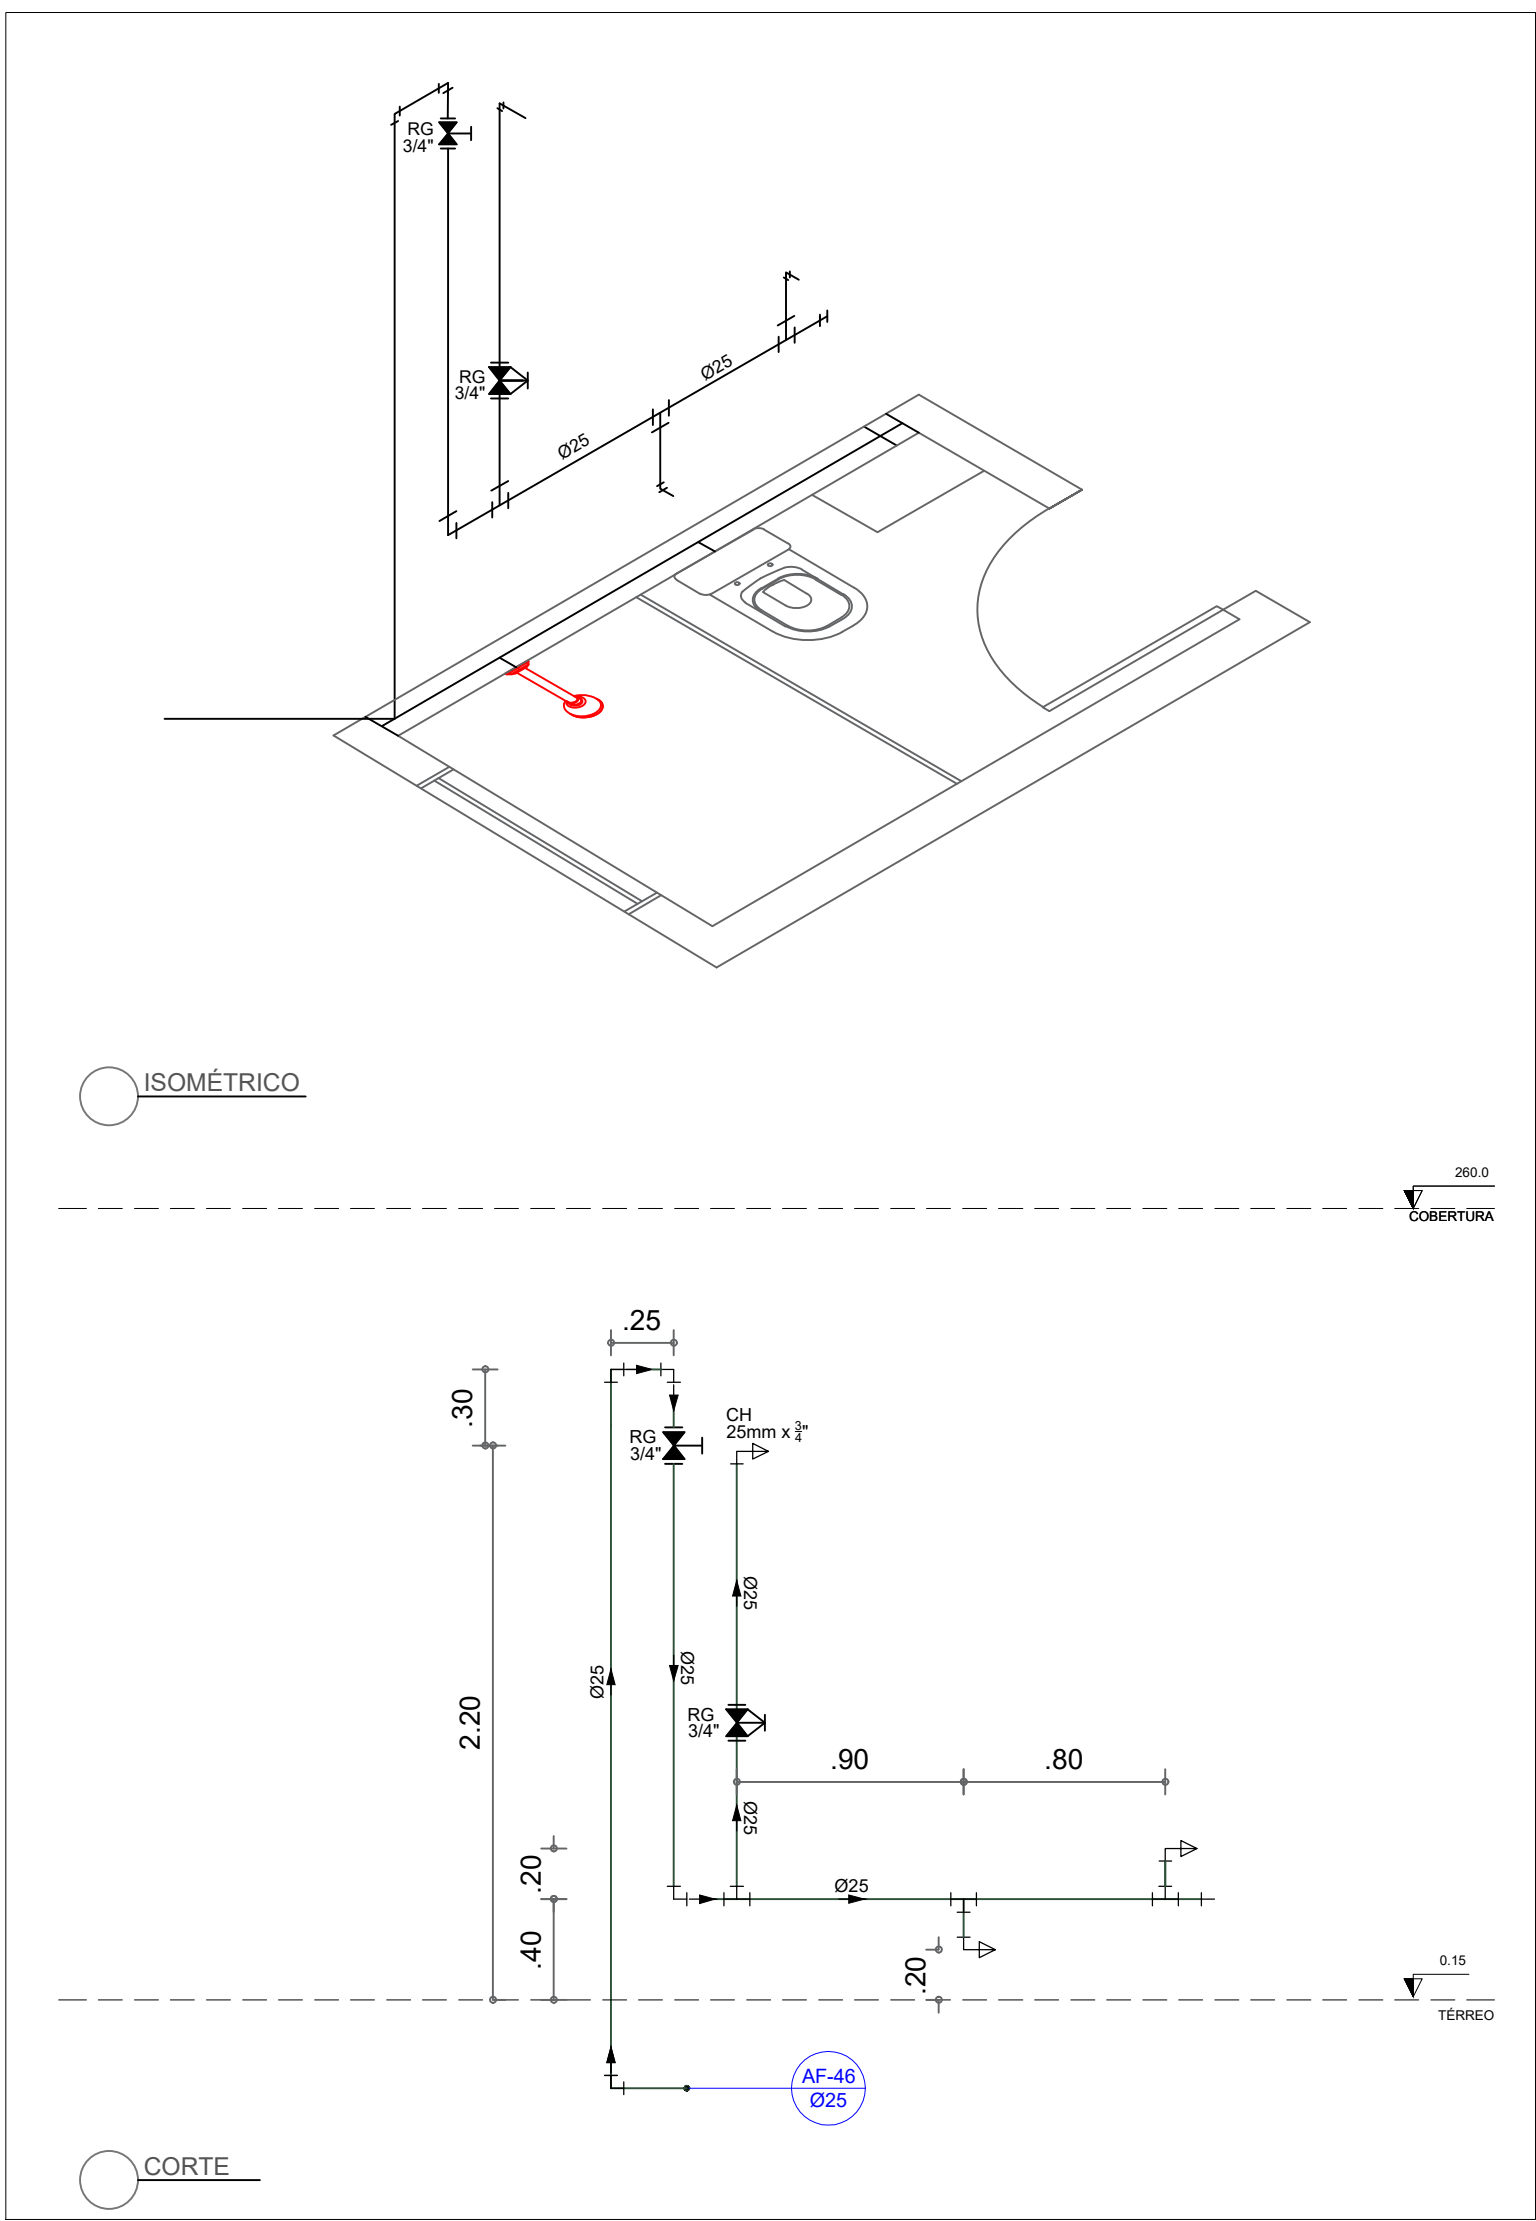


5 CORTE E ISOMÉTRICO DO BANHEIRO DA SECRETARIA
ESCALA 1/30

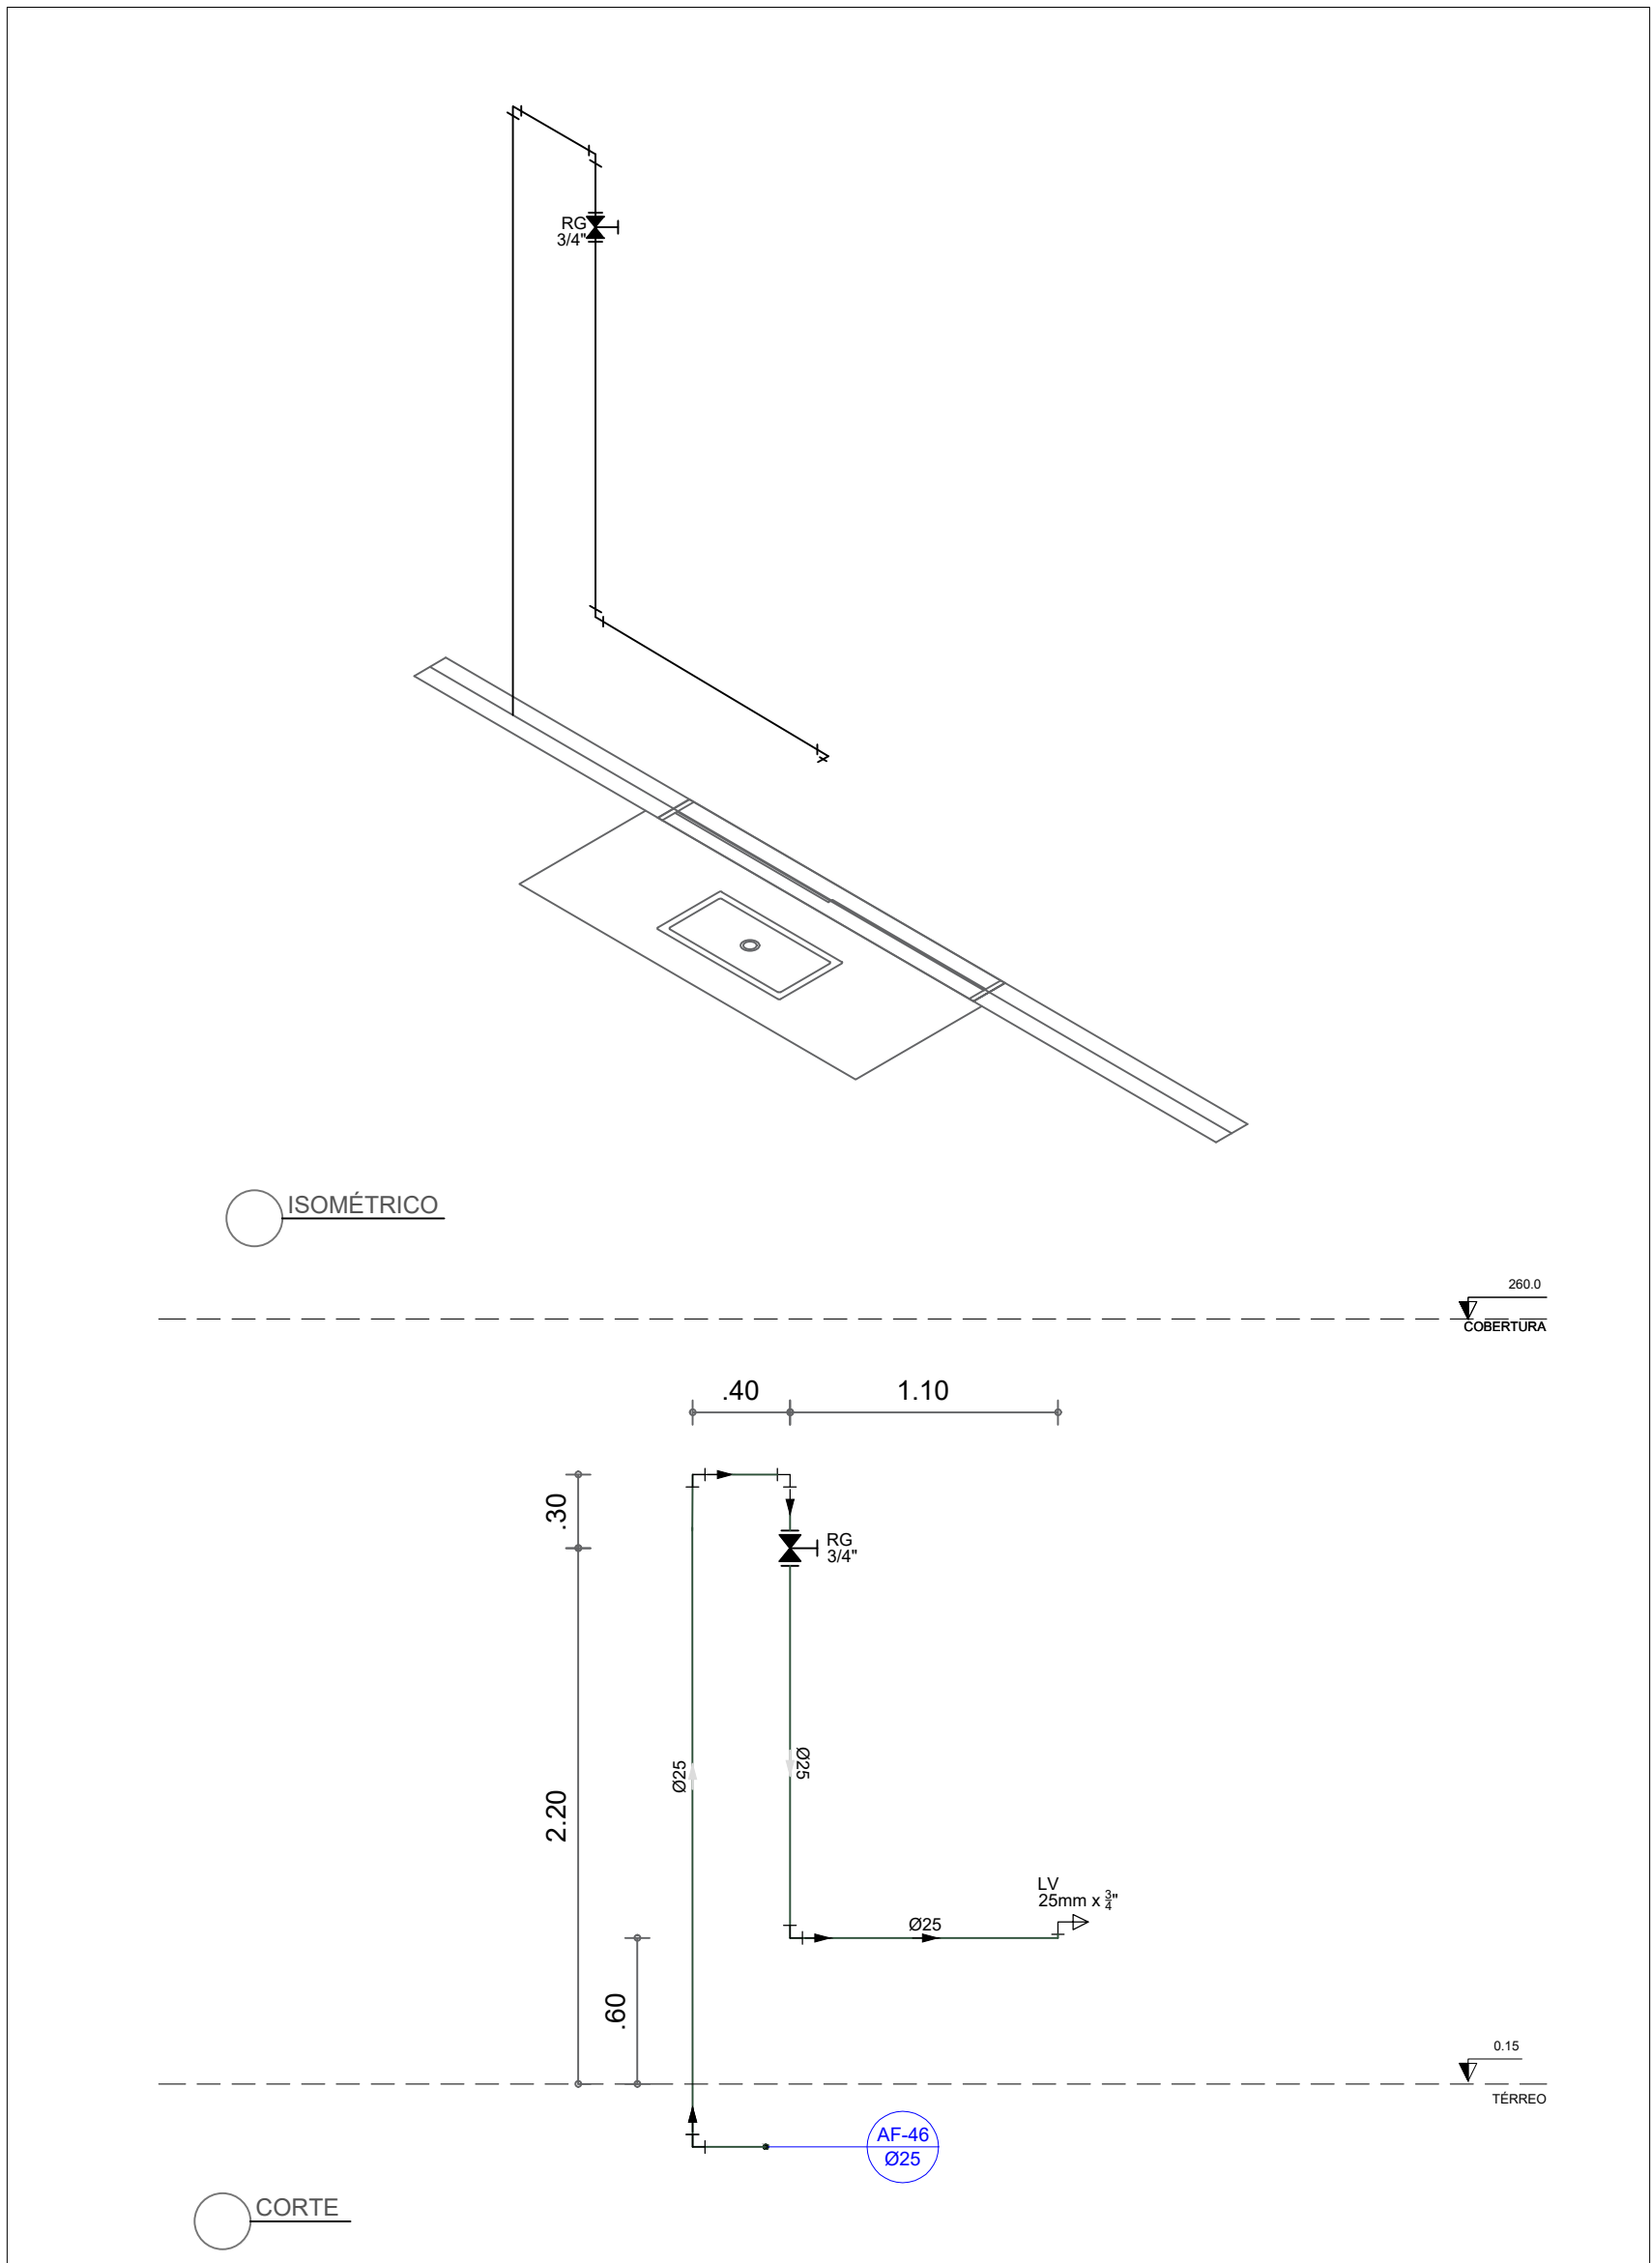


6 CORTE E ISOMÉTRICO DA COZINHA
ESCALA 1/30

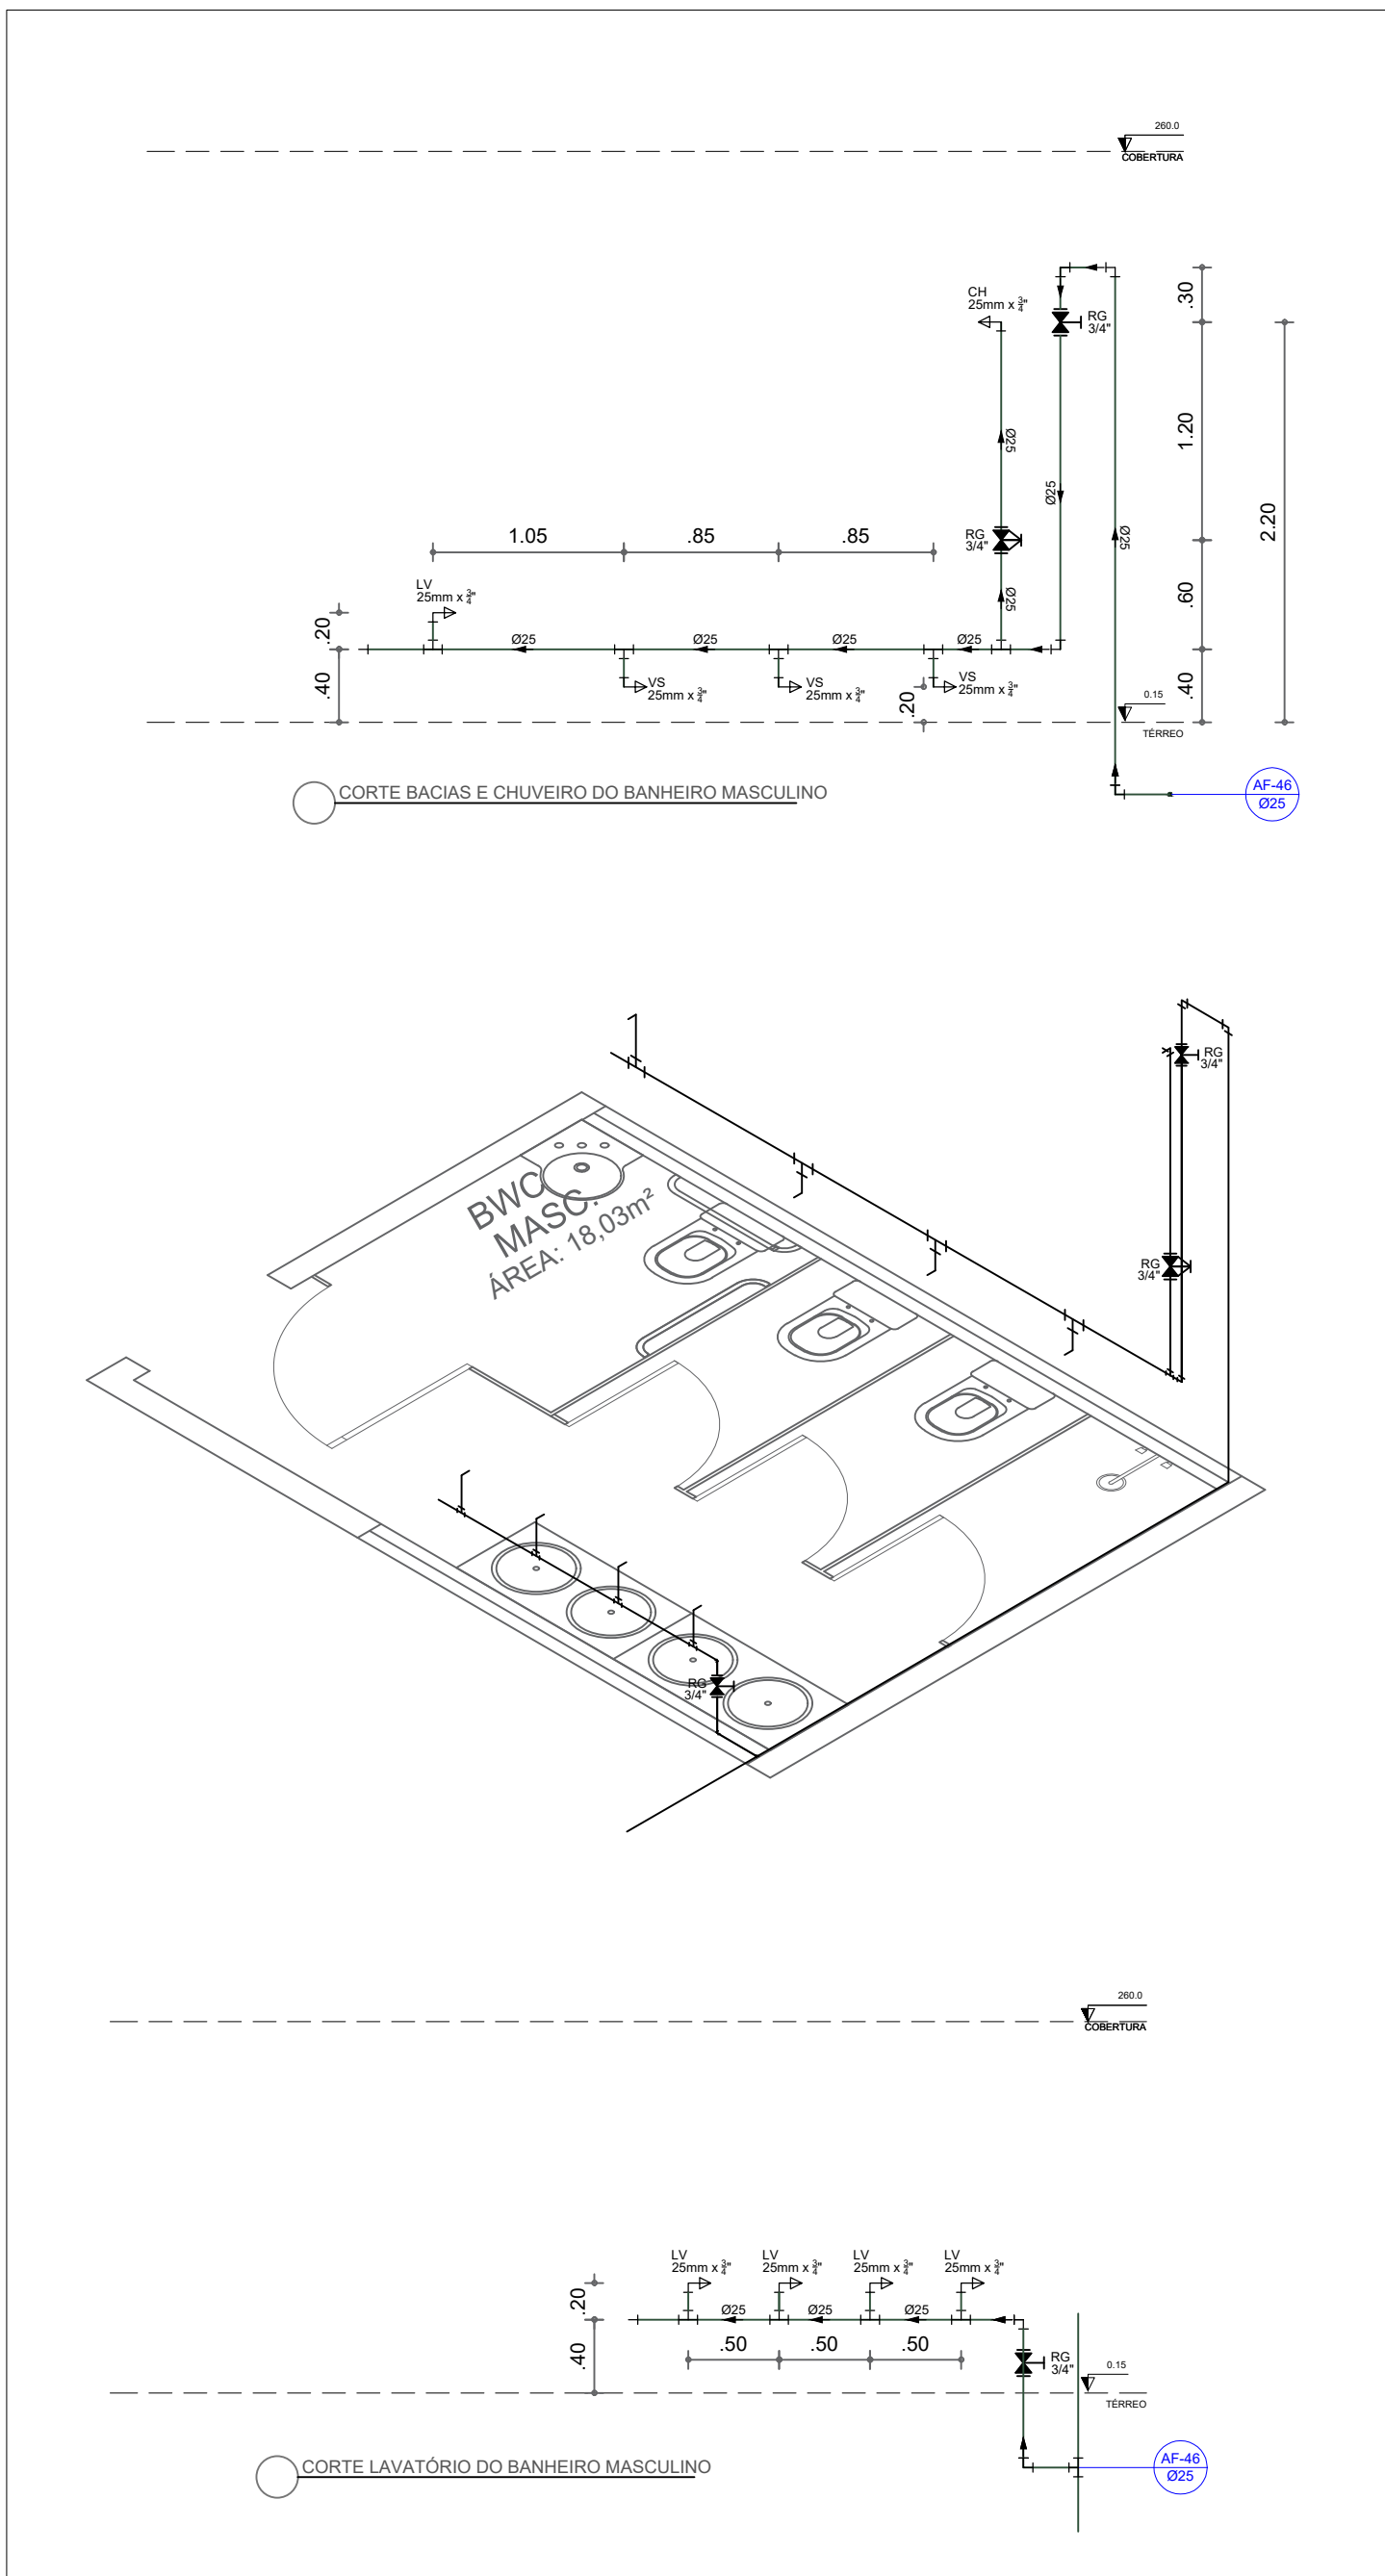

2 CORTES E ISOMÉTRICO DO BANHEIRO MASCULINO
ESCALA 1/40

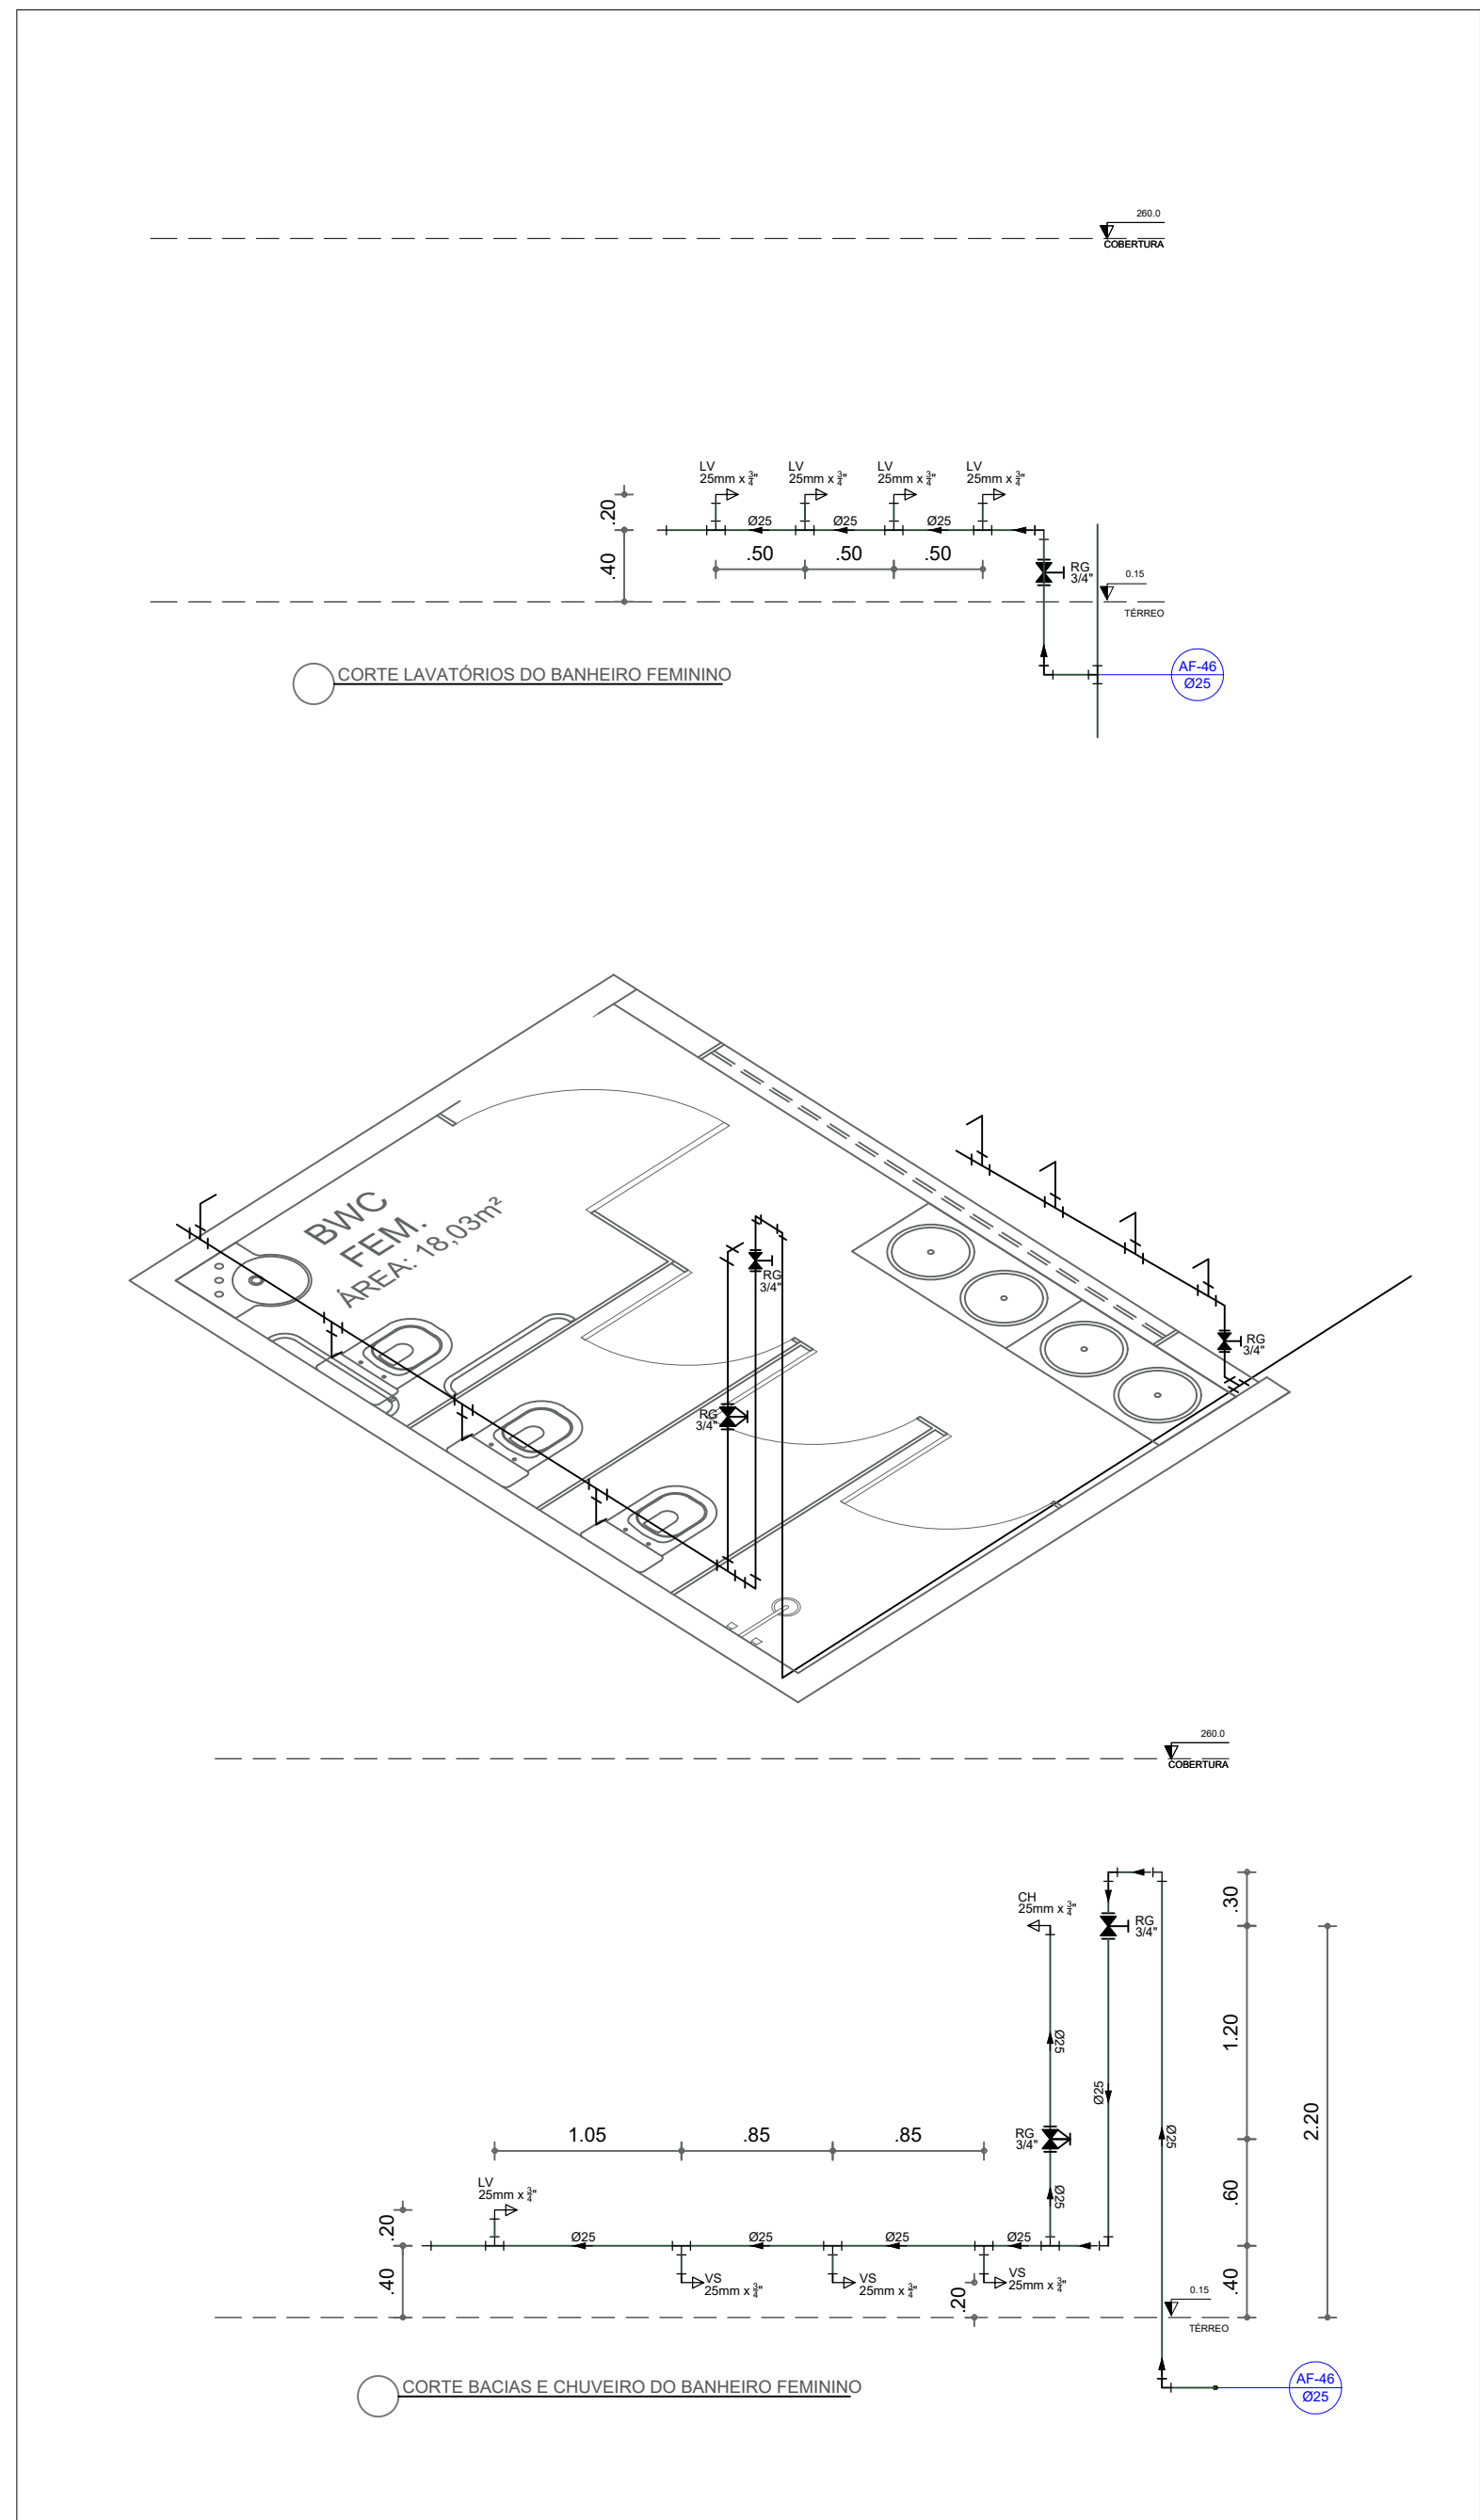

3 CORTES E ISOMÉTRICO DO BANHEIRO FEMININO
ESCALA 1/40

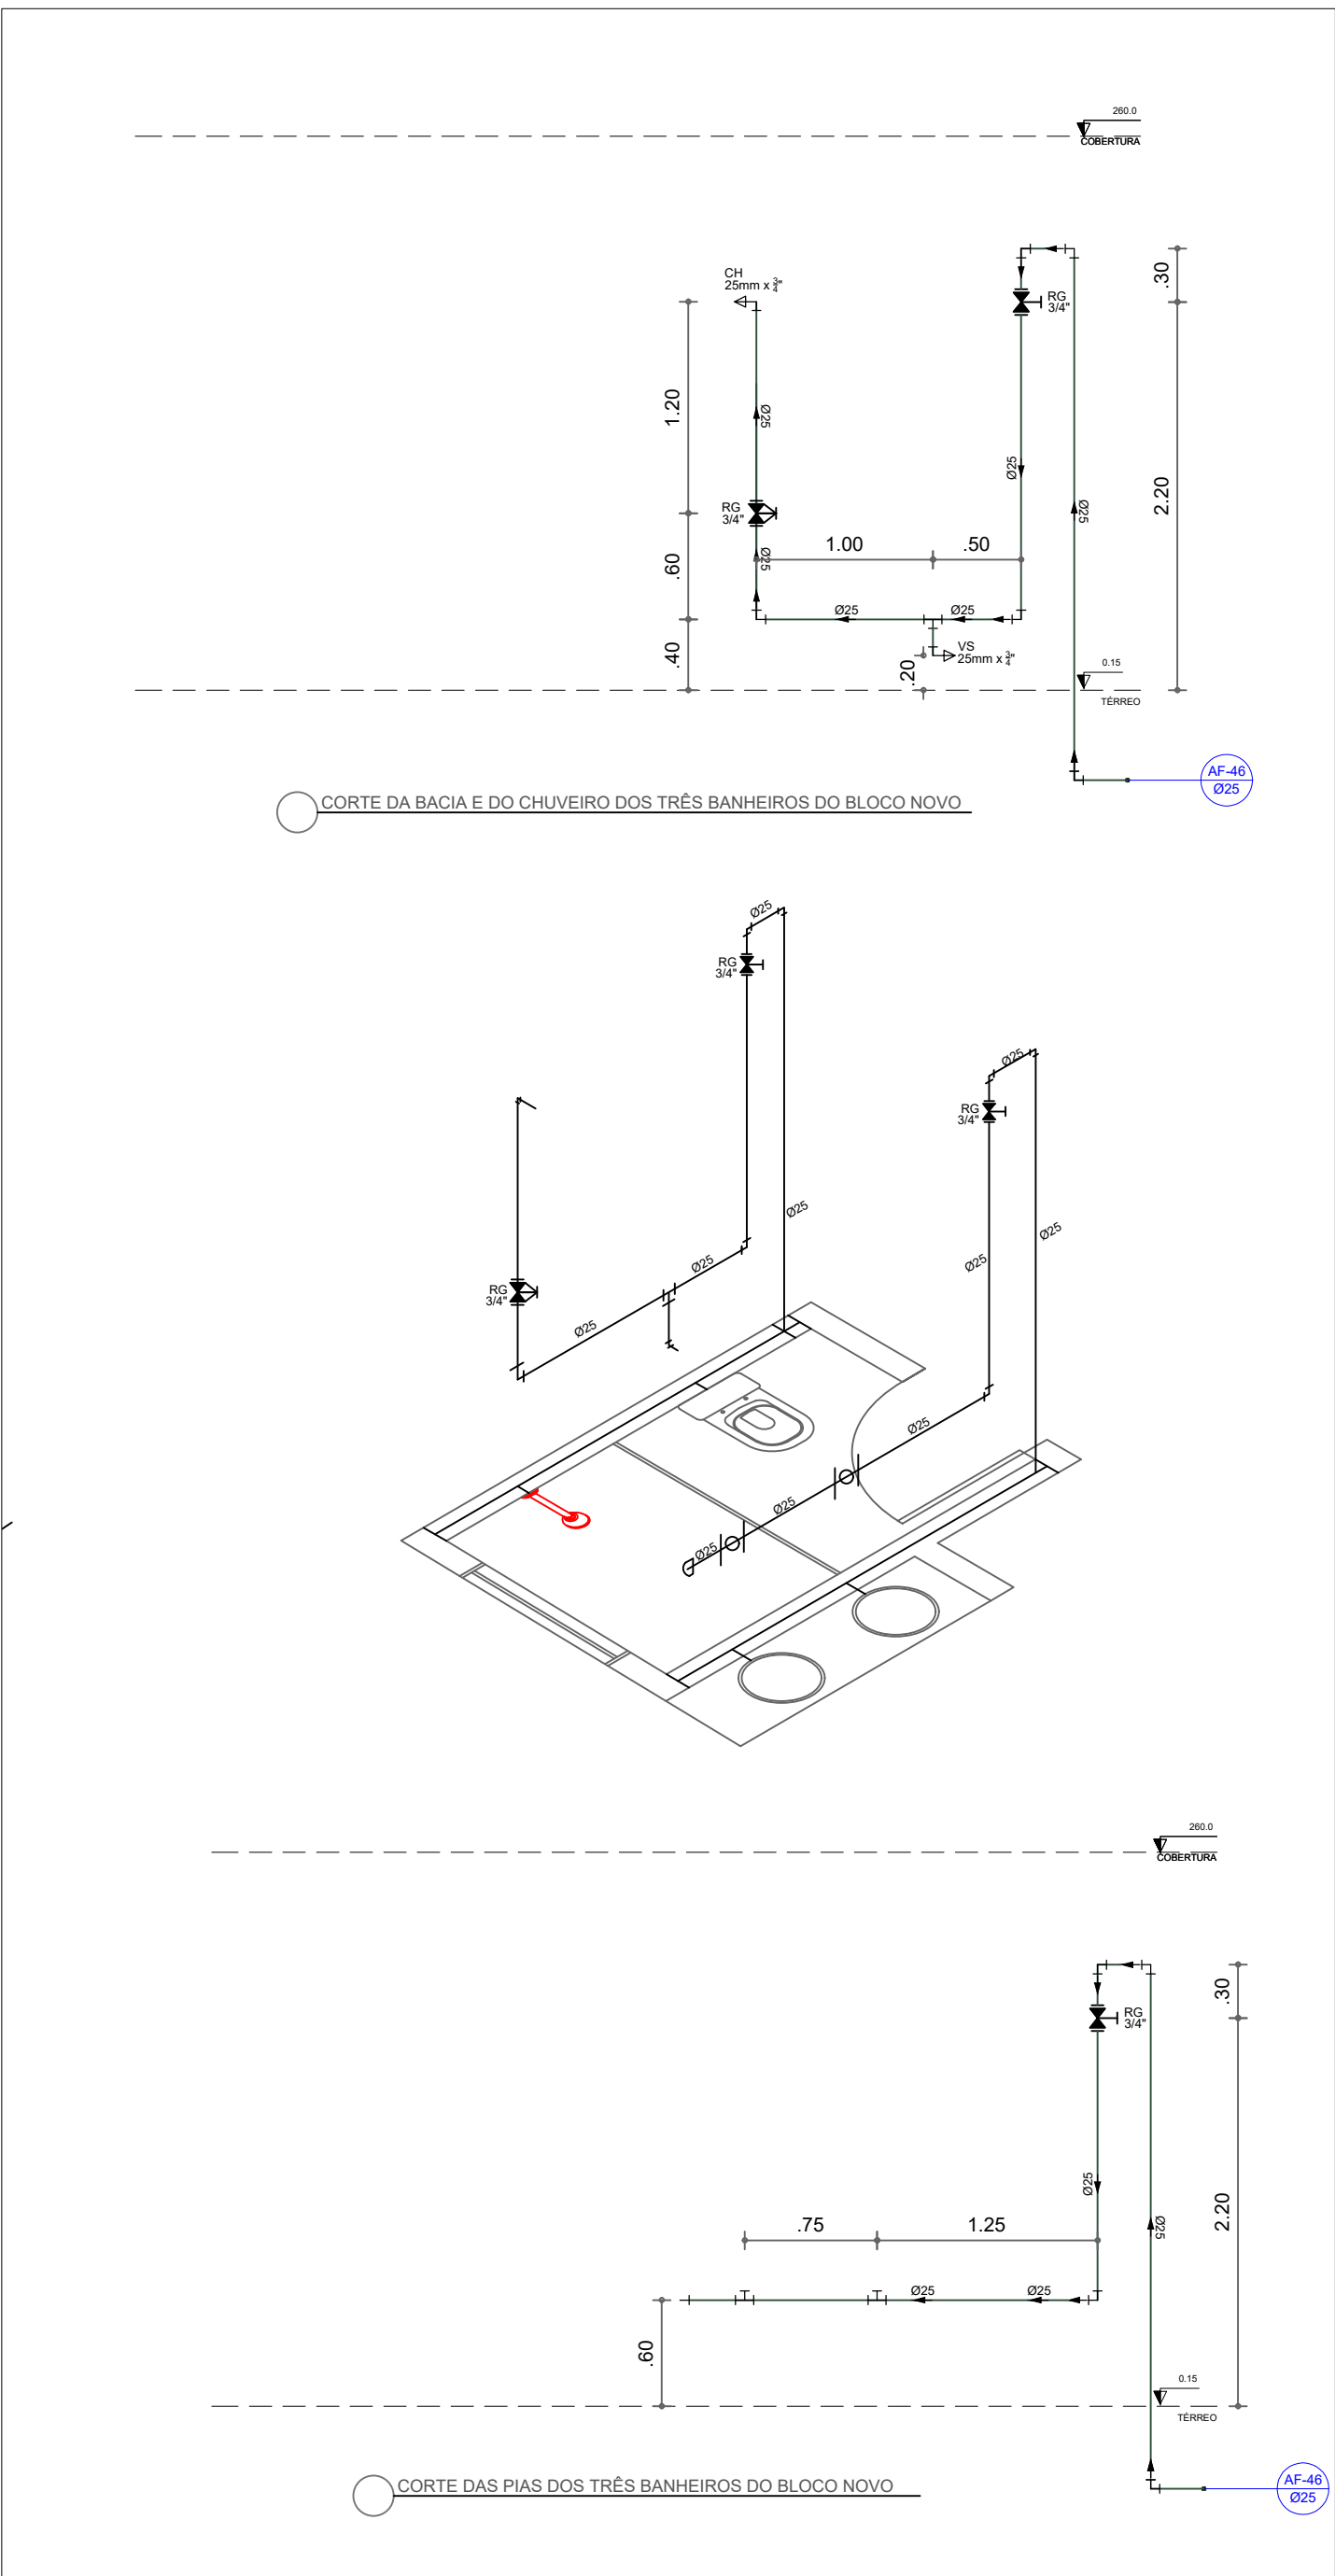

7 CORTES E ISOMÉTRICO DOS TRÊS BANHEIROS DO BLOCO NOVO
ESCALA 1/40

QUANTITATIVOS	
DESCRIÇÃO	QUANT.
Cap 50 mm	1
Cap 32 mm	3
Cap 25 mm	10
Chuveiro Elétrico	6
Luva de 50 mm	8
Luva de 32 mm	18
Luva de 25 mm	22
Te de redução 50 x 32 mm	5
Te de redução 32 x 25 mm	9
Joelho 90 graus c/ redução 32 x 25 mm	2
Joelho 90 graus 25 mm	45
Joelho 90 graus com rosca 25 mm	31
Te com rosca central 25 mm	6
Registro de pressão c/ canopla cromada	6
Registro de gaveta c/canopla cromada c/PVC soldavel	14
Vaso Sanitário	10
Acento para bacia	10
Te pvc 25 mm	30
Joelho 90 graus 50 mm	2
Registro de gaveta em PVC 50 mm	1

TUBOS	
Diâmetro (mm)	Comprimento (metros)
50	50
32	130
25	250

LEGENDA	
	Jelho 90 graus pvc
	Joelho 90 graus pvc com bucha de latão
	Tê
	CAP
	Registro de gaveta
	Registro de pressão
	Joelho 90
	Joelho 90- coluna
	Tê
	CAP
	ENTRADA DE ÁGUA



PROPRIETÁRIO: PREFEITURA MUNICIPAL DE GARANHUNS - PE

PROJETO: ANDERSON MONTEIRO MARTINS - CREAPE: 182150771-1

DESCRIÇÃO:
PROJETO DE ÁGUA FRIA DA REFORMA E AMPLIAÇÃO
DA ESCOLA MANOEL CORREIA EVANGELISTA

CONTEUDO DA PRANCHA:
PLANTA BAIXA - CORTES - ISOMÉTRICOS

RESPONSÁVEIS TÉCNICOS		APROVAÇÃO	
ANDERSON MONTEIRO MARTINS ENGENHEIRO CIVIL CREA-PE: 181150771-1		WILZA ALEXANDRA DE CARVALHO RODRIGUES VICTORINO SECRETÁRIA DE EDUCAÇÃO	

ÁREA TÉCNICA:	DATA:	ESCALA:	PRANCHA:
HIDRÁULICO	MARÇO 2026	COMO INDICADA	01/01